

**CENTRO DE SERV. INFONAVIT Y DELEGACIÓN  
CESI / DELEGACIÓN / AGUASCALIENTES**

**CALLE BALNEARIOS FRACC. EJIDO DE OJO CALIENTE  
MUNICIPIO DE AGUASCALIENTES EDO. DE AGUASCALIENTES**

**PROYECTO EJECUTIVO  
INSTALACIÓN ESPECIALES**



**INSTALACION CCTV  
(DELEGACION)**

NUMERO DEL PLANO: **AC-E-PL-ES-03-01** NORTE:

FECHA: 00-00-00 ACOTACION: **MTS** ESCALA: **1:125**

UBICACION DEL ARCHIVO:



**USO ESPECIFICO  
DEL PREDIO:**

**TIPO DE TRAMITE:**

**DATOS DEL PROPIETARIO**

NOMBRE: No.:  
CALLE:  
COLONIA:  
DELEGACION:  
TELEFONO:  
FIRMA:

**DATOS DEL D.R.O**

NOMBRE: XX  
CEDULA PROFESIONAL: XX  
DIRECCION: XX  
Y LA CALLE:  
COLONIA:  
DELEGACION:  
TELEFONO: XX  
FIRMA:

**CORRESPBLE. INGENIERIAS**

NOMBRE: XX  
CEDULA PROFESIONAL: XX  
DIRECCION: XX  
DELEGACION: XX  
TELEFONO: XX  
FIRMA:

**DATOS DEL D.R.O**

NOMBRE: ..  
CEDULA PROFESIONAL: .. COL.  
DIRECCION: ..  
DELEGACION:  
TELEFONO:  
FIRMA:

**DATOS DEL PREDIO**

**CLAVE CATASTRAL:**  
CONDominio: AREA: M2.  
MEDIDA DEL FRENTE: LOTE: FONDO: m  
DIRECCION: No OFICIAL:  
CALLE:  
ENTRE LA CALLE:  
Y LA CALLE:  
COLONIA:  
DELEGACION:  
DICTAMEN DE USO DE SUELO  
No. DE FOLIO: FECHA:

**NORMATIVIDAD**

CONCEPTO	NORMA	PROYECTO	DF
ALTURA MAXIMA PERMITIDA			
COEFICIENTE DE OCUPACION DEL SUELO			
COEFICIENTE DE UTILIZACION DEL SUELO			
COEFICIENTE DE ABSORCION DEL SUELO			
PORCENTAJE DEL AREA LIBRE			
RESTRICCION AL FRENTE			
CALONES DE ESTACIONAMIENTO			
RESTRICCIONES DIC. USO DE SUELO			

**RIVERO BORRELL - GUTIERREZ  
ARQUITECTOS ingenor**

**DATOS DE LA CONSTRUCCION**

CONCEPTO	A. CONSTRUIDA	OBRA NUEVA	REGULARIZACION	LICENCIA ANTERIOR	NO. LIC.	FECHA	METROS
SOTANO							
PLANTA BAJA							
1er NIVEL							
MEZANINE							
2do. NIVEL							
3er NIVEL							
VOLADOS							
ESTACIONAMIENTO							
OTROS							
TOTAL DE M <sup>2</sup>							
BARDEO ML							
ALINEAMIENTO ML							
DEMOLICION							

ESCALA: **1:125**

**SELLO**

COTAS: **METROS**


CLAVE: **ES-03**

Este plano sustituye a los anteriores

**REVISIÓN - 00 21 febrero 2018**



**CROQUIS DE UBICACION  
ESC: 5:1**

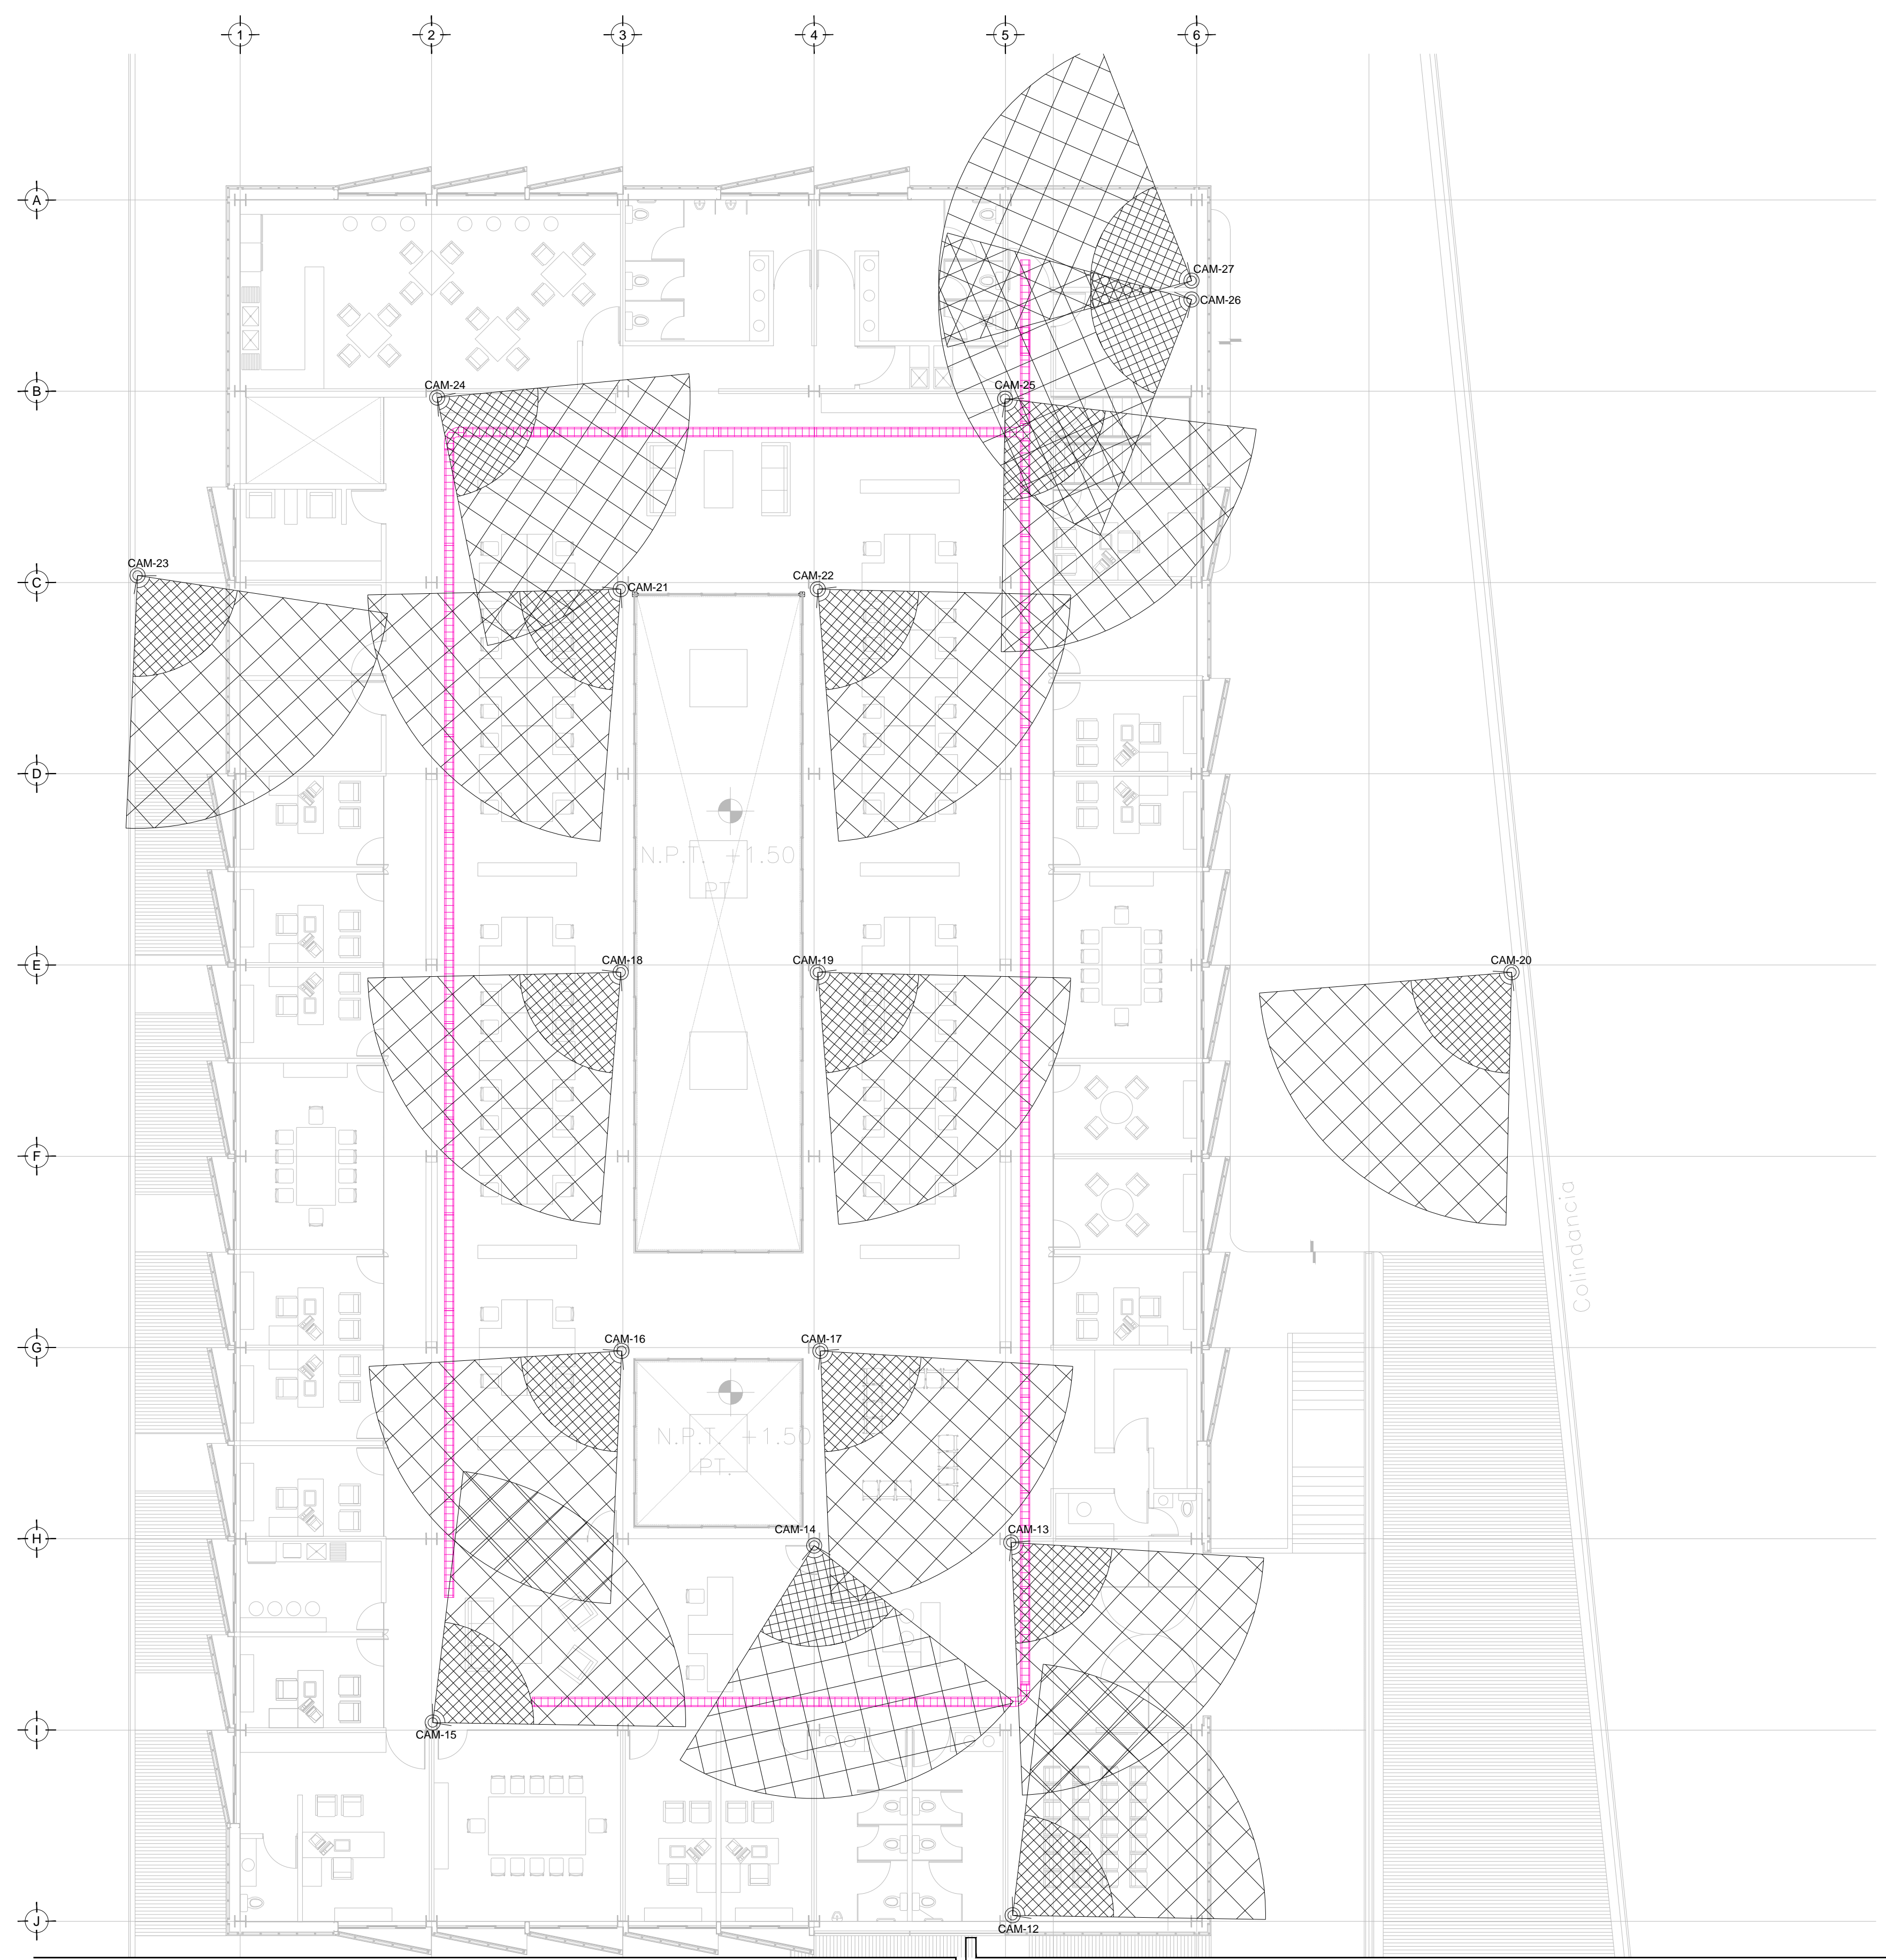

**TENDIDO DE INSTALACIÓN CCTV (DELEGACION). N.P.T +1.50 mts.  
ESC: 1:125**

Continúa en plano ES-02

**SIMBOLOGÍA CCTV**

- CÁMARA MINIDOMO PARA INTERIORES IP 2MP WISENET III ANTIVAN LEN FUJO
- CÁMARA TIPO BULLET PARA ÁREAS DE SERVICIO IP 2MP WISENET III LEDS LENTE FUJO
- CABLE COAXIAL RG6 PARA TRANSMISIÓN DE VIDEO
- CONTACTO REGULADO PARA ALIMENTACIÓN DE EQUIPOS (VER PLANOS ELÉCTRICOS)
- APERTURA DE CÁMARA
- SERVIDOR DE GRABACIÓN DE CÁMARAS
- SWITCH NECESARIO PARA CÁMARAS
- CHAROLA TIPO MALLA. 10 CMS PROFUNDIDAD. MARCA TECNOTRAY O SIMILAR
- N.L.B. NIVEL DE LECHO BAJO DE CHAROLA

**NOTAS ADICIONALES**

EN AUSENCIA DE CHAROLA. SE USARÁ TUBERÍA CONDUIT PDG 21MM (3/4") COMO CANALIZACIÓN A MENOS QUE SE INDIQUE LO CONTRARIO EN CEDULA.

LA CEDULA INDICA CANTIDAD DE CABLES EN CANALIZACIÓN DEL TIPO ESPECIFICADO EN LA SIMBOLOGÍA DE ACUERDO AL TIPO DE INSTALACIÓN.

**CANTIDAD DE EQUIPOS**

--	--

PLANO APTO PARA CONSTRUCCIÓN