


**CENTRO DE SERV. INFONAVIT Y DELEGACIÓN
CESI / DELEGACIÓN / AGUASCALIENTES**

**CALLE BALNEARIOS FRACC. EJIDO DE OJO CALIENTE
MUNICIPIO DE AGUASCALIENTES EDO. DE AGUASCALIENTES**

**PROYECTO EJECUTIVO
INSTALACIÓN PCI**

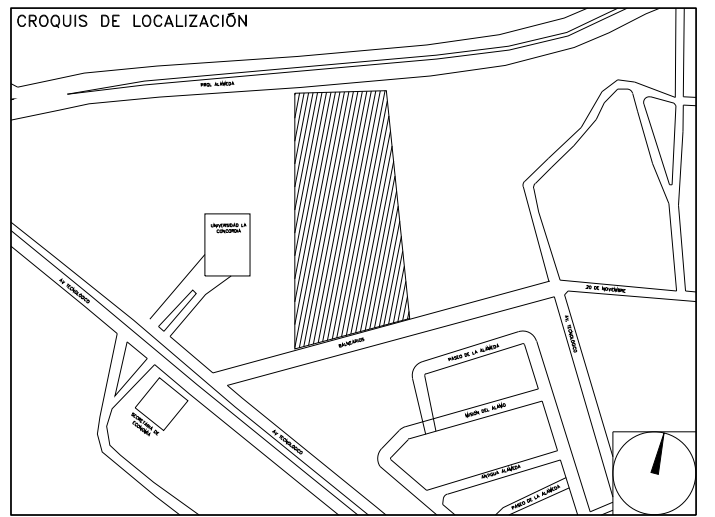


**SISTEMA DE CONTRA INCENDIOS
PLANO LLAVE**

NUMERO DEL PLANO:
AC-E-PL-PCI-000-00

FECHA: 00-00-00 ACOTACION: MTS ESCALA: 1:250

UBICACION DEL ARCHIVO:

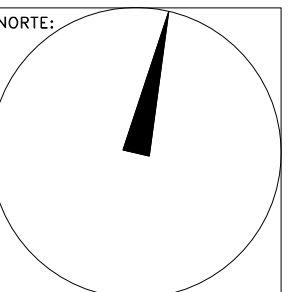

USO ESPECIFICO DEL PREDIO:

TIPO DE TRAMITE:

| DATOS DEL PROPIETARIO | | DATOS DEL PREDIO | | USO |
|------------------------|------|------------------------------------|-------------|---|
| NOMBRE: | No.: | CLAVE CATASTRAL: | AREA: M2 | HABITACIONAL <input type="checkbox"/> |
| COLONIA: | | CONDominio: | LOTE: | UNIFAMILIAR <input type="checkbox"/> |
| DELEGACION: | | MEDIDA DEL FRENTE: | FONDO: m | PLURIFAMILIAR (CONDominio) <input type="checkbox"/> |
| TELEFONO: | | DIRECCION: | No OFICIAL: | COMERCIAL <input type="checkbox"/> |
| FIRMA: | | CALLE: | | SERVICIOS <input type="checkbox"/> |
| DATOS DEL D.R.O | | ENTRE LA CALLE Y LA CALLE: | | INDUSTRIAL <input type="checkbox"/> |
| NOMBRE: XX | | COLONIA: | | |
| CEDULA PROFESIONAL: XX | | DELEGACION: | | |
| DIRECCION: XX | | TELEFONO: XX | | |
| DELEGACION: XX | | FIRMA: | | |
| TELEFONO: XX | | CORRESPBLE. INGENIERIAS | | |
| FIRMA: | | NOMBRE: XX | | |
| | | CEDULA PROFESIONAL: XX | | |
| | | DIRECCION: XX | | |
| | | DELEGACION: XX | | |
| | | TELEFONO: XX | | |
| | | FIRMA: | | |
| | | DATOS DEL D.R.O | | |
| | | NOMBRE: .. | | |
| | | CEDULA PROFESIONAL: .. | COL. | |
| | | DIRECCION: .. | | |
| | | DELEGACION: | | |
| | | TELEFONO: | | |
| | | FIRMA: | | |
| | | NORMATIVIDAD | | |
| | | CONCEPTO | NORMA | PROYECTO |
| | | ALTURA MAXIMA PERMITIDA | | DEF. |
| | | COEFICIENTE DE OCUPACION DEL SUELO | | |
| | | COEFICIENTE DE ABSORCION DEL SUELO | | |
| | | PORCENTAJE DE AREA LIBRE | | |
| | | RESTRICCION AL FRENTE | | |
| | | CAJONES DE ESTACIONAMIENTO | | |
| | | RESTRICCIONES DIC. USO DE SUELO | | |

RIVERO BORRELL - GUTIERREZ
ARQUITECTOS

| DATOS DE LA CONSTRUCCION | | | | |
|--------------------------|-----------------|------------|----------------|----------------------|
| CONCEPTO | A. CONSTRUCCION | OBRA NUEVA | REGULARIZACION | LICENCIA ANTERIOR |
| | | | | Nº LIC. FECHA METROS |
| SOTANO | | | | |
| PLANTA BAJA | | | | |
| 1er NIVEL | | | | |
| MEZZANINE | | | | |
| 2do. NIVEL | | | | |
| 3er NIVEL | | | | |
| VOLADOS | | | | |
| ESTACIONAMIENTO | | | | |
| OTROS | | | | |
| TOTAL DE M ² | | | | |
| BARDEO ML | | | | |
| ALINEAMIENTO ML | | | | |
| DEMOLICION | | | | |

ESCALA: 1:250

COTAS: METROS


CLAVE: **PC-00**

Este plano sustituye a los anteriores


REVISION - 00 21 febrero 2018

SELLO

SELLO

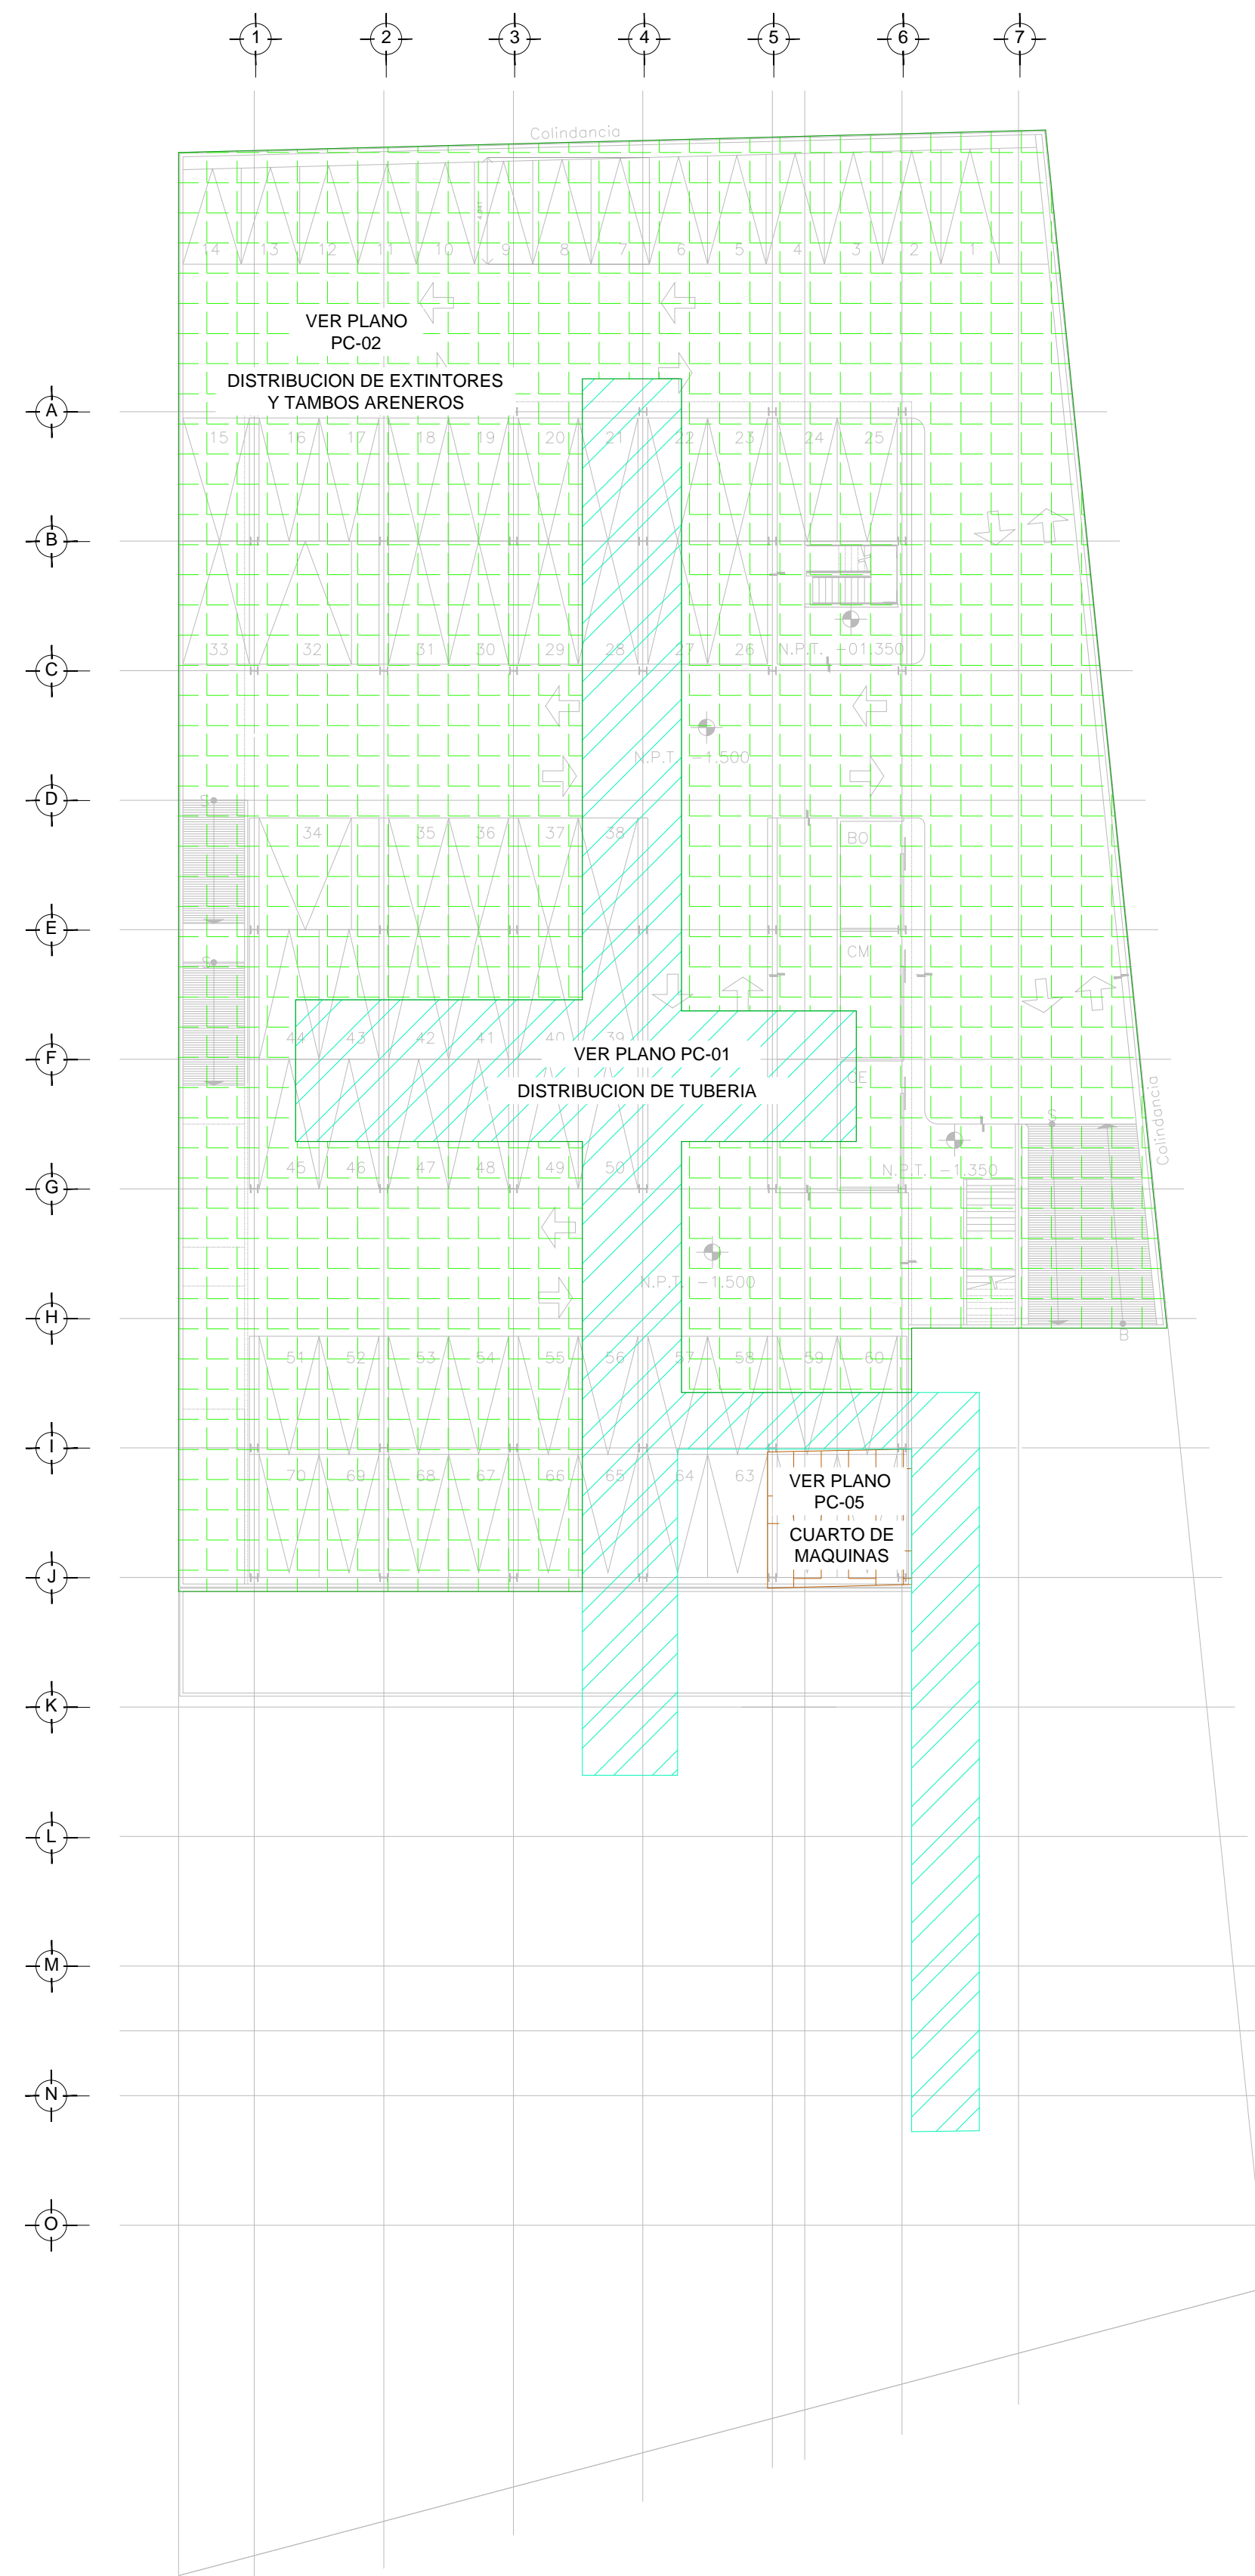

PLANTA DE ESTACIONAMIENTO- NIVEL -1.50
ESC. 1:250

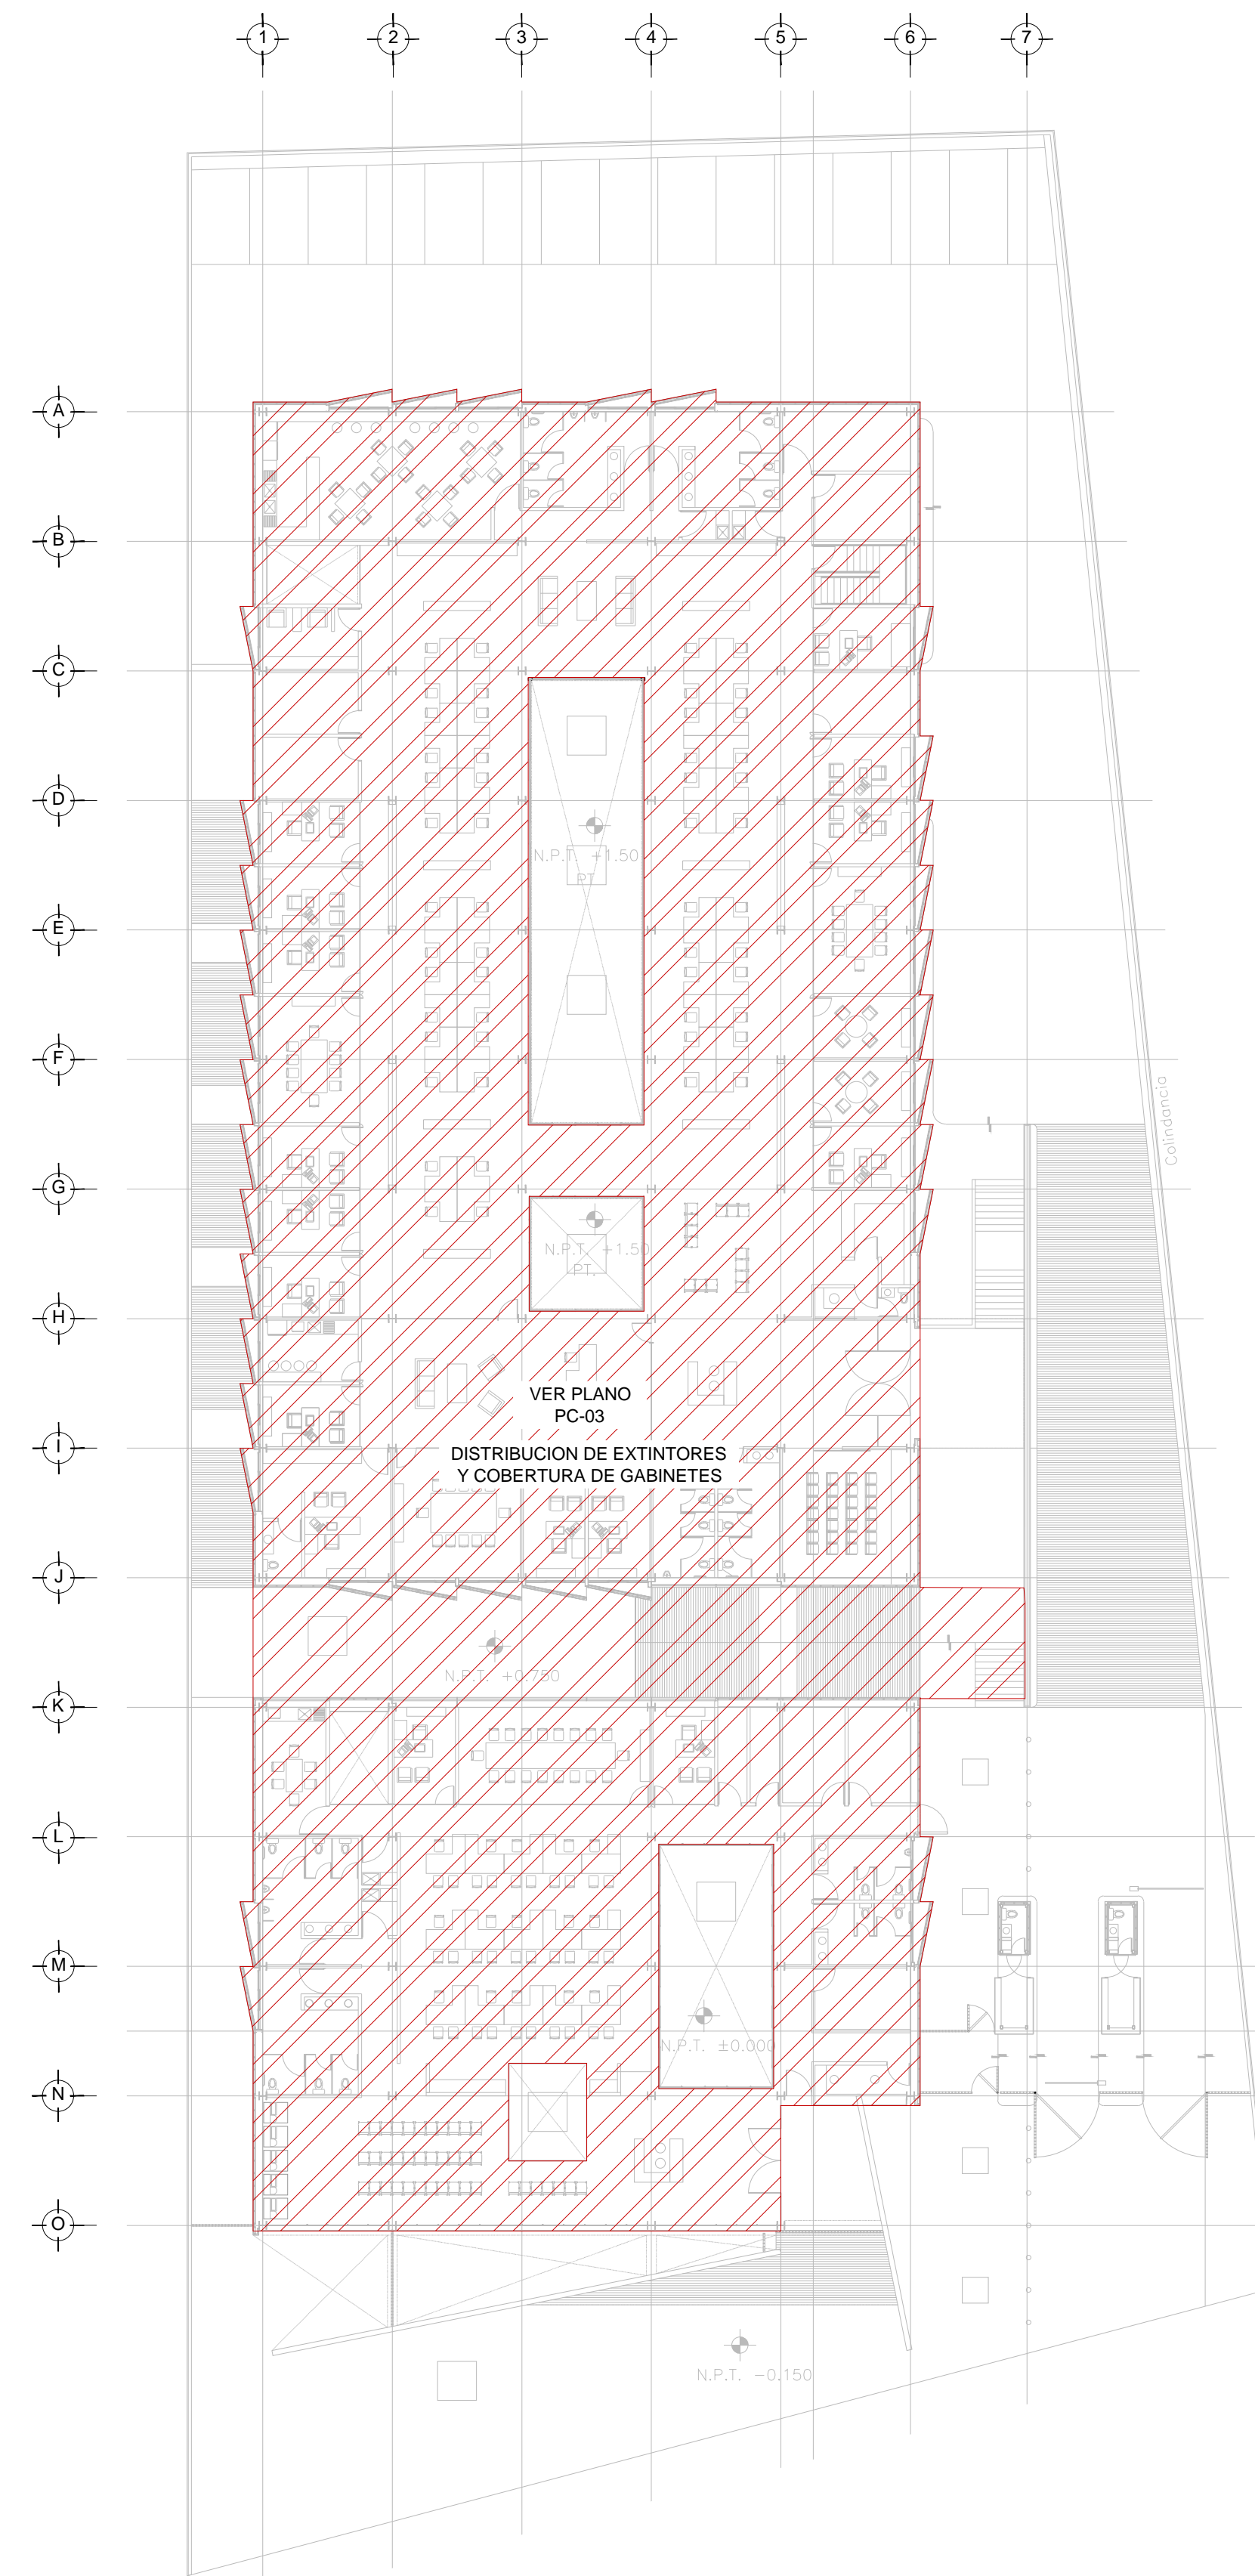

PLANTA BAJA CESIS - NIVEL 0.00 Y +1.50
ESC. 1:250

| NUMERO DE PLANO | |
|-----------------|-------|
| | PC-01 |
| | PC-02 |
| | PC-05 |
| | PC-03 |

PLANO APTO PARA CONSTRUCCION