

CENTRO DE ATENCIÓN CESI INFONAVIT CAMPECHE



Lote 14-A, Av. Miguel Aleman, San Francisco de Campeche,
Campeche

PROYECTO EJECUTIVO AIRE ACONDICIONADO

NOTAS:

1. LAS BASES DE LOS EQUIPOS SERAN A BASE DE UNA PLANCHA CORRIDA DE CONCRETO ARMADO DE 20 CMS DE ESPESOR COMO MINIMO, DE 250 KG/M2. LAS CUALES SE COORDINARAN CON ESTRUCTURA Y ARQUITECTURA, PARA REVISION Y UBICACION FINAL.
2. LAS COTAS RIGEN AL DIBUJO
3. TODAS LAS DIMENSIONES DEBERAN SER VERIFICADAS EN SITO
4. ES OBLIGACION DEL CONTRATISTA DEL SISTEMA DE AIRE ACONDICIONADO, VERIFICAR TODAS LAS DIMENSIONES Y CONDICIONES MOSTRADAS EN LOS PLANOS, NOTIFICANDO A LA COORDINADORA DE OBRA CUALQUIER DISCREPANCIA Y/O CONFLICTO RELACIONADO CON EL PROYECTO. EL TRABAJO EN EL AREA DEL PROBLEMA SERA SUSPENDIDO HASTA SER APROBADO POR LA COORDINADORA DE OBRA
5. TODAS LAS DIMENSIONES PARA NIVELES ARQUITECTONICOS DEBERAN DE SER VERIFICADAS POR EL INGENIERO ESTRUCTURARISTA
6. PARA DIMENSIONES ESTRUCTURALES VERIFICAR CON INGENIERIA CIVIL
7. ELEMENTOS COMO BASES DE EQUIPOS, SOPORTES DE TUBERIAS DE AGUA REFRIGERADA, ASI COMO SUS ELEMENTOS DE FIJACION A MUROS Y LOSAS, SERAN VERIFICADAS POR LA PARTE ESTRUCTURAL, APROBANDO DICHS ELEMENTOS
8. CUALQUIER ELEMENTO DE SOPORTERIA, BASES, ANCLAJES, SERAN CON TRATAMIENTO PARA SOPORTAR AMBIENTE SALINO.
9. LAS BASES DE LAS UNIDADES CONDENSADORAS ESTARAN PINTADAS EN NEGRO, CON PINTURA RESISTENTE A AMBIENTE SALINO
10. LAS BASES DE LAS UNIDADES MANEJADORAS, UNIDADES PAQUETE, ESTARAN A 0.80 CMS, S.N.I.L., CON ANCLAJES ANTITORMENTA
11. LAS BASES DE LOS VENTILADORES TIPO HONGO, ESTARAN INSTALADOS A 0.60 CMS, S.N.I.L., CON ANCLAJES ANTITORMENTA

CROQUIS DE LOCALIZACIÓN

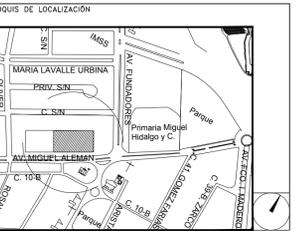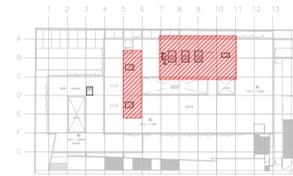

DISTRIBUCIÓN DE BASES DE EQUIPOS EN PLANTA DE AZOTEA

NUMERO DEL PLANO:
CA-E-PL-AA-005-00

FECHA: 00-00-00 ACOTACION: MTS ESCALA: 1:50
UBICACION DEL ARCHIVO:



USO ESPECIFICO DEL PREDIO:

TIPO DE TRAMITE:

DATOS DEL PROPIETARIO

NOMBRE: No.:
CALLE:
COLONIA:
DELEGACION:
TELEFONO:
FIRMA:

DATOS DEL D.R.O

NOMBRE: XX
CEDULA PROFESIONAL: XX
DIRECCION: XX
DELEGACION: XX
TELEFONO: XX
FIRMA:

CALCULISTA MECANICO

NOMBRE: GERARDO MIGUEL JURADO DOMINGUEZ
CEDULA PROFESIONAL: 6148259
DIRECCION: Rio Amazonas 30, Piso 1, Col. Cuauhtémoc.
DELEGACION: Cuauhtémoc, Ciudad de México
TELEFONO MOVIL: (044) 95-39-28-20-91
FIRMA:

DATOS DEL D.R.O

NOMBRE: ..
CEDULA PROFESIONAL: .. COL.
DIRECCION: ..
DELEGACION: ..
TELEFONO: ..
FIRMA:

DATOS GENERALES

DATOS DEL PREDIO		USO
CLAVE CATASTRAL:	AREA: M2.	HABITACIONAL <input type="checkbox"/>
CONDOMINIO:	LOTE:	UNIFAMILIAR <input type="checkbox"/>
MEDIDA DEL FRENTE:	FONDO: m	PLURIFAMILIAR (CONDOMINIO) <input type="checkbox"/>
DIRECCION:	No OFICIAL:	COMERCIAL <input type="checkbox"/>
CALLE:		SERVICIOS <input type="checkbox"/>
ENTRE LA CALLE Y LA CALLE:		INDUSTRIAL <input type="checkbox"/>
COLONIA:		
DELEGACION:		
DICTAMEN DE USO DE SUELO		
No. DE FOLIO:	FECHA:	

NORMATIVIDAD

CONCEPTO	NORMA	PROYECTO	DEF.
ALTURA MAXIMA PERMITIDA			
COEFICIENTE DE OCUPACION DEL SUELO			
COEFICIENTE DE UTILIZACION DEL SUELO			
COEFICIENTE DE ABSORCION DEL SUELO			
PORCENTAJE DEL AREA LIBRE			
RESTRICCION AL FRENTE			
CAJONES DE ESTACIONAMIENTO			
RESTRICCIONES DIC. USO DE SUELO			

RIVERO BORRELL - GUTIERREZ ARQUITECTOS ingenor

DATOS DE LA CONSTRUCCION

CONCEPTO	A. CONSTRUIDA		OPERA NUEVA		REGULACIONES		LICENCIA ANTERIOR	
	No. LIC.	FECHA	No. LIC.	FECHA	No. LIC.	FECHA	No. LIC.	FECHA
SOTANO								
PLANTA BAJA								
1er NIVEL								
MEZZANINE								
2do. NIVEL								
3er NIVEL								
VOLADOS								
ESTACIONAMIENTO								
OTROS								
TOTAL DE M ²								
BARDEO MI								
ALINEAMIENTO ML								
DEMOLICION								

ESCALA:

1:50

COTAS:

METROS


CLAVE:

AA-05

B

SELLO

Este plano sustituye a los anteriores
REVISIÓN - 00 16 marzo 2018

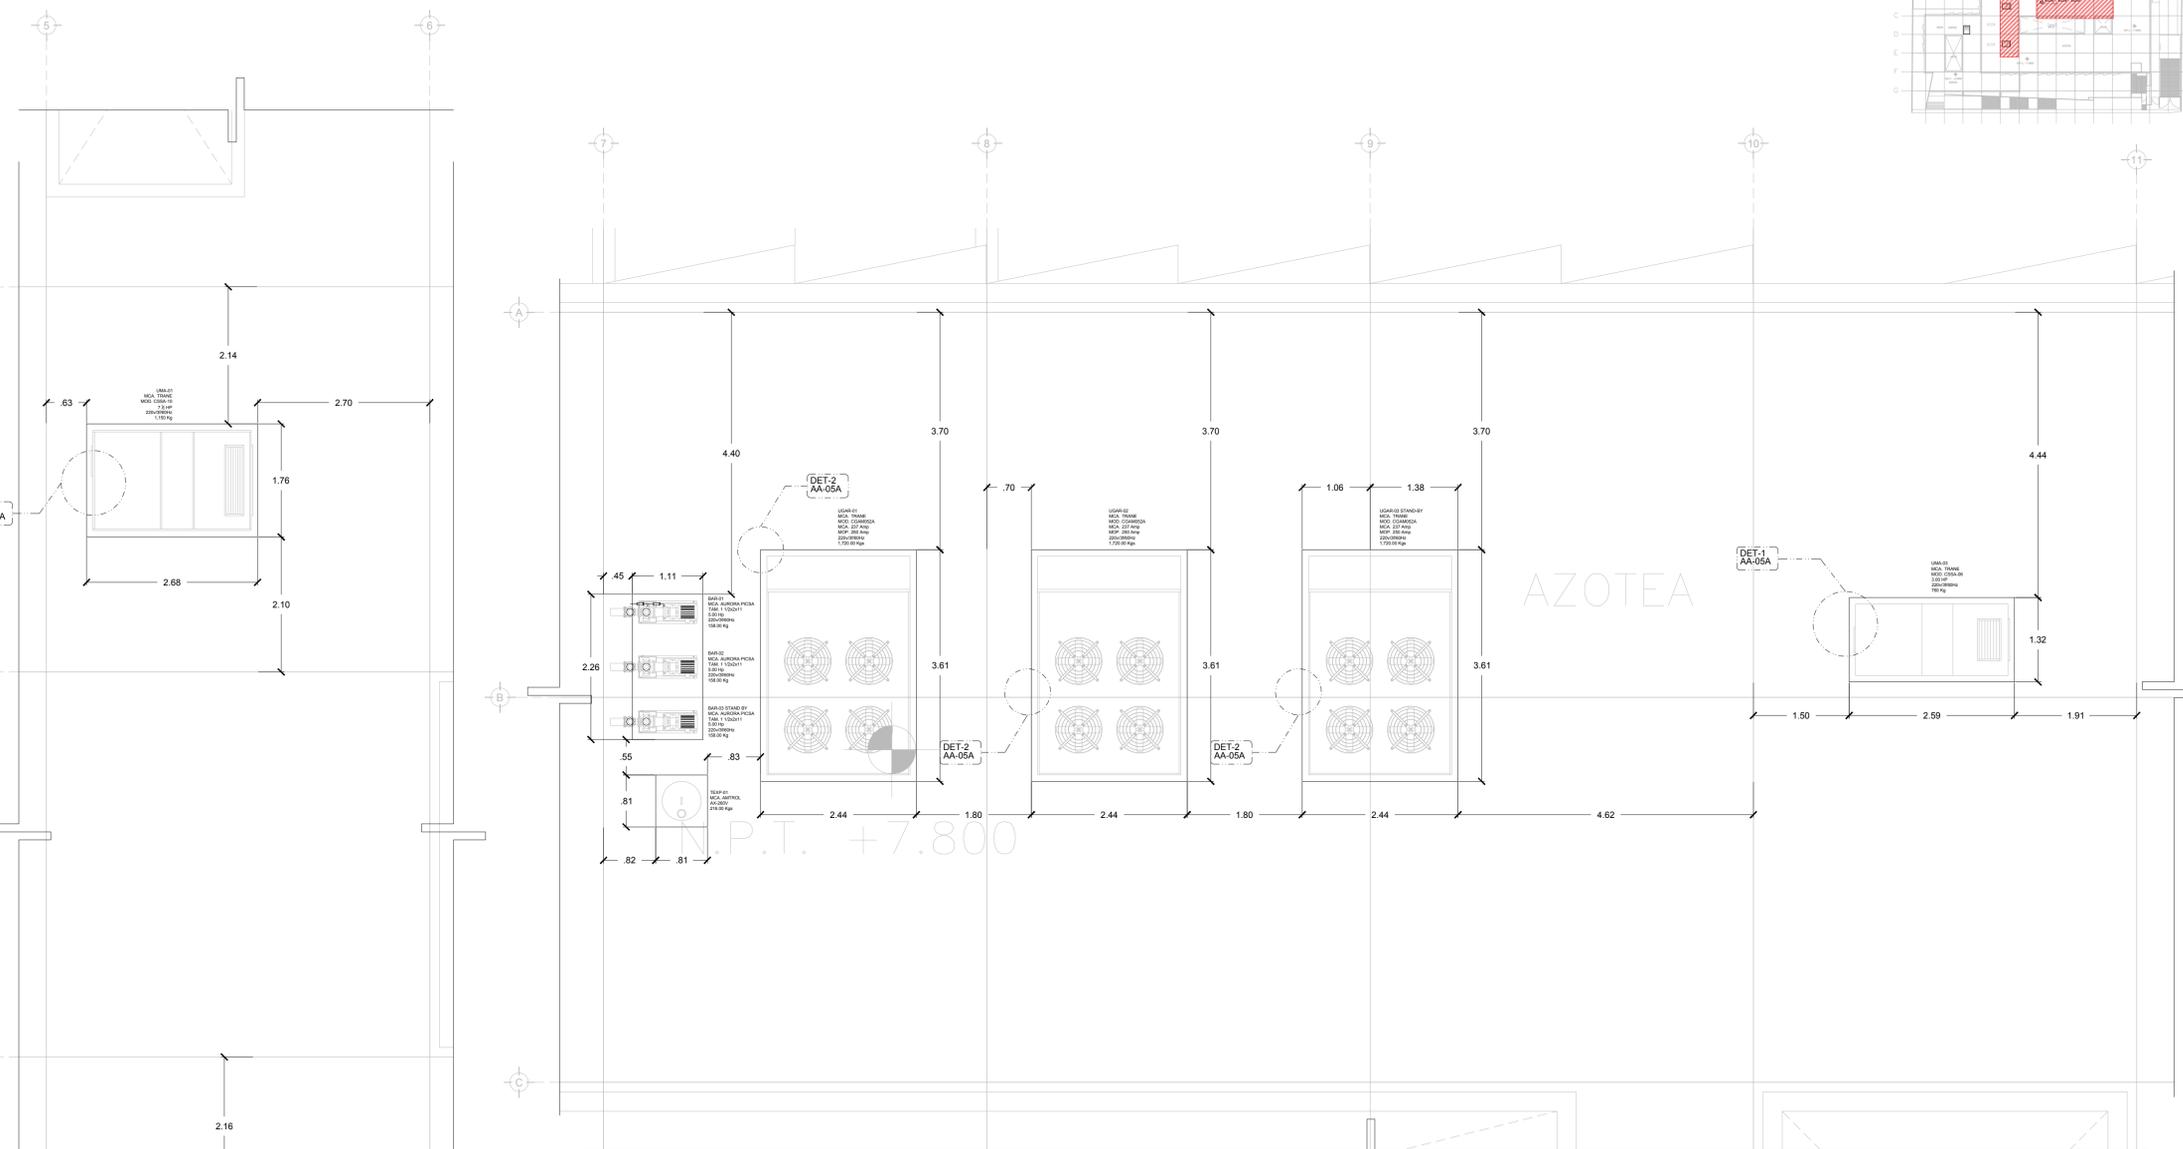

DISTRIBUCIÓN DE BASES DE EQUIPOS
PLANTA AZOTEA N.L.A.L. +7.80m
ESC: 1:50

DISTRIBUCIÓN DE BASES DE EQUIPOS
PLANTA AZOTEA N.L.A.L. +7.80m
ESC: 1:50

ESC: 1:50

SIMBOLOGIA

	UGAR-XX	UNIDAD GENERADORA DE AGUA REFRIGERADA
	UMA-XX	UNIDAD MANEJADORA DE AIRE
	BAR-XX	BOMBA DE AGUA REFRIGERADA
	UC-XX	UNIDAD CONDENSADORA HORIZONTAL
	TEXP-01	TANQUE DE EXPANSION DE MEMBRANA
	TSA-01	TANQUE SEPARADOR DE AIRE
	VE-XX	VENTILADOR DE EXTRACCION TIPO HONGO
		BASES DE EQUIPOS
	C.A.A.	CONTRATISTA AIRE ACONDICIONADO
	C.E.	CONTRATISTA ELECTRICO
	C.C.	CONTRATISTA DE CONTROL
	C.H.	CONTRATISTA HIDRAULICO

AIRE ACONDICIONADO
DISTRIBUCIÓN DE BASES DE EQUIPOS

1:50 0.00 0.50 1.00 1.50 2.00 4.00

PLANO APTO PARA CONSTRUCCION