


**CENTRO DE ATENCIÓN CESI INFONAVIT
CAMPECHE**
Lote 14-A, Av. Miguel Aleman, San Francisco de Campeche,
Campeche

**PROYECTO EJECUTIVO
INSTALACIÓN PCI**

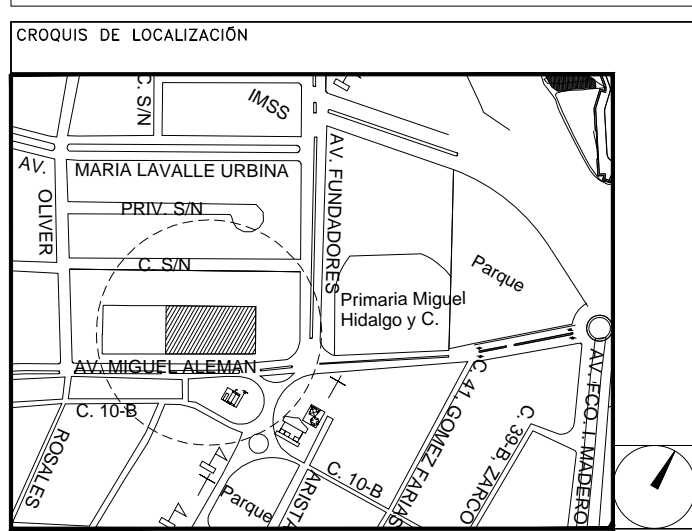

NOTA:
TRAYECTO MAS LARGO A LA RUTA DE
EVACUACION SE RECORRE EN 180 SEGUNDOS A
UNA VELOCIDAD DE 0.6 M/S. VELOCIDAD
CONSIDERADA PARA UNA MUJER CON NIÑO EN
BRAZOS.

SEÑALAMIENTO DE ACUERDO A LA NORMA
NOM-003-SEGOB-2011

SEÑALIZACIÓN - PCI
PLANTA BAJA CESI - ESTACIONAMIENTO

NUMERO DEL PLANO:
CA-E-PL-PCI-007-00

FECHA: 00-00-00 ACOTACION: MTS ESCALA: 1:150

UBICACION DEL ARCHIVO:



**USO ESPECIFICO
DEL PREDIO:**

TIPO DE TRAMITE:

DATOS DEL PROPIETARIO		DATOS DEL PREDIO		USO
NOMBRE:	No.:	CLAVE CATASTRAL:	AREA: M2	HABITACIONAL <input type="checkbox"/>
COLONIA:		CONDOMINIO:	LOTE:	UNIFAMILIAR <input type="checkbox"/>
DELEGACION:		MEDIDA DEL FRENTE:	FONDO: m	PLURIFAMILIAR (CONDOMINIO) <input type="checkbox"/>
TELEFONO:		DIRECCION:	No OFICIAL:	COMERCIAL <input type="checkbox"/>
FIRMA:		CALLE:		SERVICIOS <input type="checkbox"/>
DATOS DEL D.R.O		ENTRE LA CALLE:		INDUSTRIAL <input type="checkbox"/>
NOMBRE: xx		Y LA CALLE:		
CEDULA PROFESIONAL: XX		COLONIA:		
DIRECCION: XX		DELEGACION: XX		
DELEGACION: XX		TELEFONO: XX		
TELEFONO: XX		DICTAMEN DE USO DE SUELO		
FIRMA:		No. DE FOLIO:	FECHA:	
CALCULISTA MECÁNICO		NORMATIVIDAD		
NOMBRE: GERARDO MIGUEL JURADO DOMINGUEZ		CONCEPTO		
CEDULA PROFESIONAL: 6148259		ALTURA MAXIMA PERMITIDA	NORMA	PROYECTO
DIRECCION: Rio Amazonas 30, Piso 1, Col. Cuauhtémoc.		COEFICIENTE DE OCUPACION DEL SUELO		
DELEGACION: Cuauhtémoc, Ciudad de México		COEFICIENTE DE UTILIZACION DEL SUELO		
TELEFONO MOVIL: (044) 55-39-28-20-81		COEFICIENTE DE ABSORCION DEL SUELO		
FIRMA:		PORCENTAJE DE AREA LIBRE		
DATOS DEL D.R.O		RESTRICCION AL FRENTE		
NOMBRE: ..		CAJONES DE ESTACIONAMIENTO		
CEDULA PROFESIONAL: ..		RESTRICCIONES DIC. USO DE SUELO		
DIRECCION: ..	COL:			
DELEGACION:				
TELEFONO:				
FIRMA:				

RIVERO BORRELL - GUTIERREZ
ARQUITECTOS ingenor

DATOS DE LA CONSTRUCCION				
CONCEPTO	A. CONSTRUCCION	OBRA NUEVA	REGULARIZACION	LICENCIA ANTERIOR
SOTANO				
PLANTA BAJA				
1er NIVEL				
MEZZANINE				
2do. NIVEL				
3er NIVEL				
VOLADOS				
ESTACIONAMIENTO				
OTROS				
TOTAL DE M ²				
BARDEO ML				
ALINEAMIENTO ML				
DEMOLICION				

ESCALA: 1:125

COTAS: METROS

CLAVE: PC-07


Este plano sustituye a los anteriores

SELO

REVISION - 00 16 marzo 2018

SEÑALIZACIÓN LEGENDA:

- RUTA DE EVACIACIÓN Y DIRECCIÓN
- SEÑALAMIENTO QUE INDICA SALIDA DE EMERGENCIA
- SEÑALAMIENTO QUE INDICA ESCALERA DE EMERGENCIA
- SEÑALAMIENTO QUE INDICA PUNTO DE REUNION
- SEÑALAMIENTO QUE INDICA SALIDA DE EMERGENCIA
- SEÑALAMIENTO QUE INDICA LA UBICACION DEL EXTINGTOR
- SEÑALAMIENTO QUE INDICA LA UBICACION DEL HIDRANTE
- INDICA LA UBICACION DE BOTE CON ARENA
- DETECTOR DE HUMOS
- ALARMA AUDIBLE
- L=XX.XX M. XX SEGUNDOS INDICA LONGITUD DE LA RUTA EN M. Y TIEMPO DE DESALOJO EN SEGUNDOS

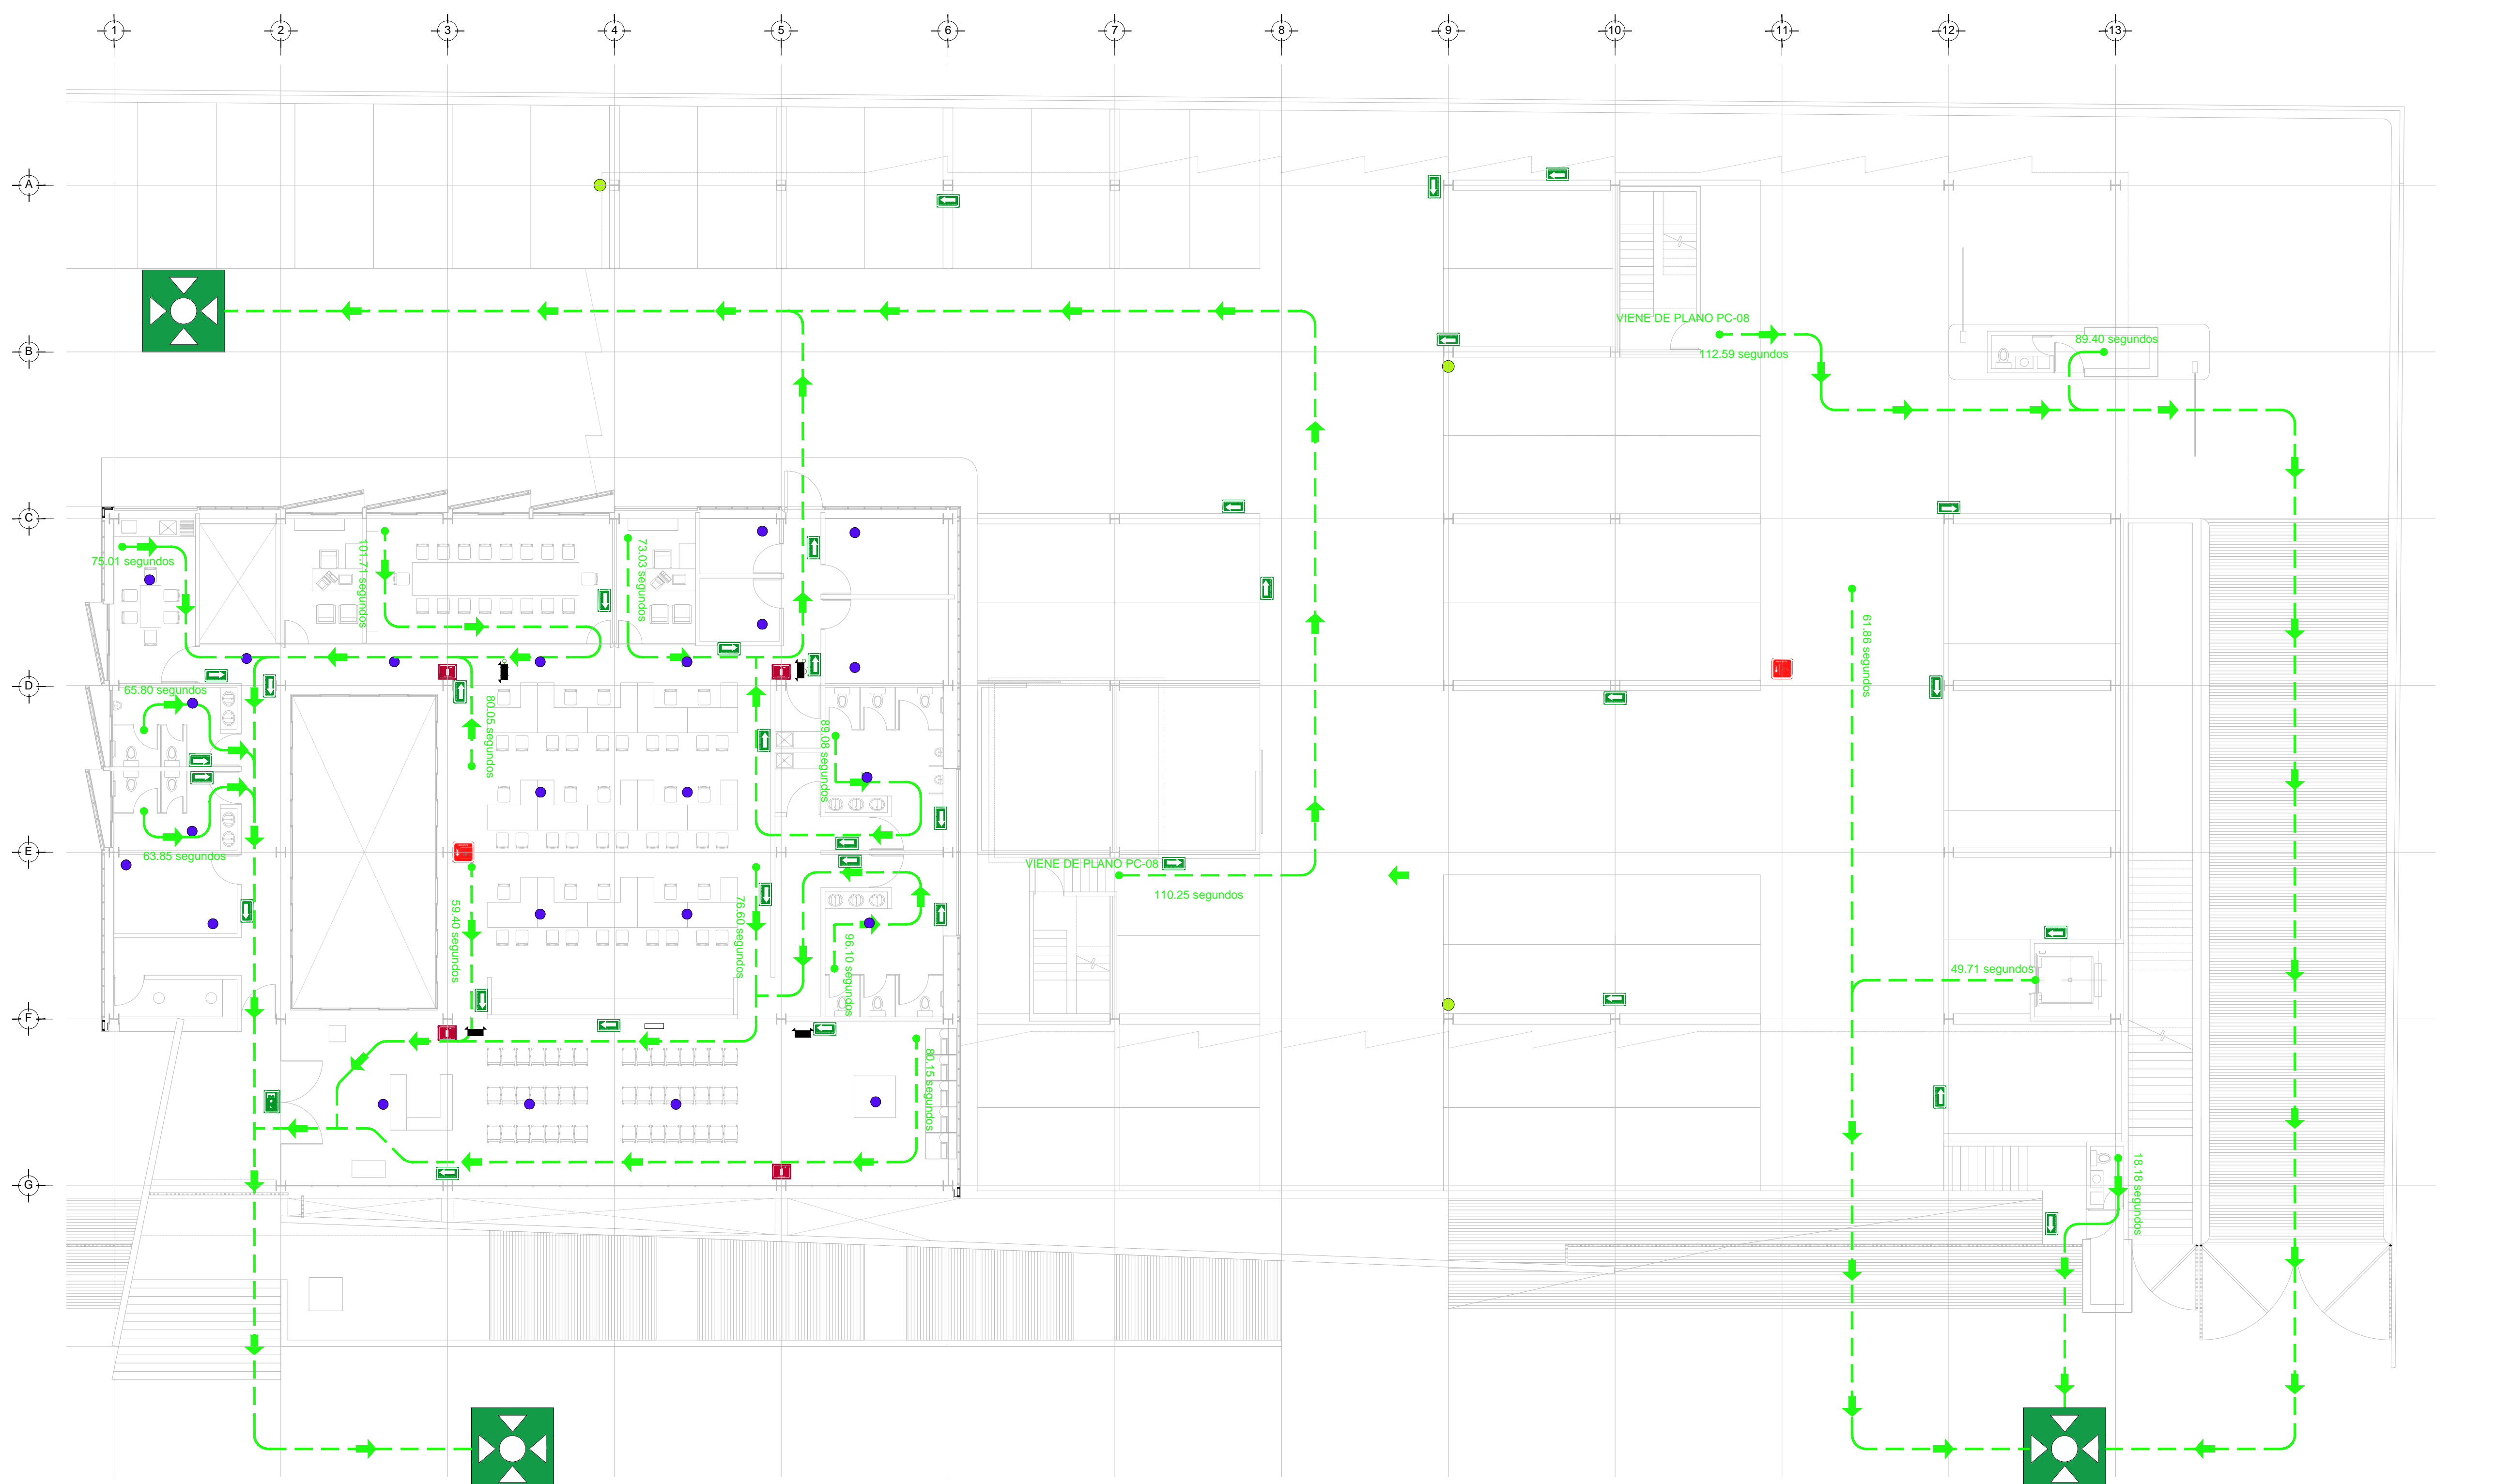

SEÑALIZACIÓN- NIVEL 0.00 y -0.15
ESC.: 1:125

PLANO APTO PARA CONSTRUCCION