



CROQUIS DE LOCALIZACIÓN

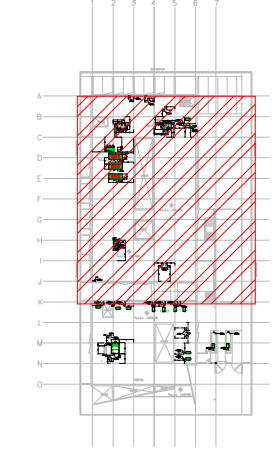

CENTRO DE SERV. INFONAVIT Y DELEGACIÓN CESI / DELEGACIÓN / SALTILLO
C. Jose Ma. La Fragua Esq. Con C. Veracruz, Col. Guanajuato Oriente, Saltillo Coahuila.

PROYECTO EJECUTIVO AIRE ACONDICIONADO

- NOTAS GENERALES:**
1. LAS BASES DE LOS EQUIPOS SERÁN A BASE DE UNA PLANCHA CORRIDA DE CONCRETO ARMADO DE 20 CMS DE ESPESOR COMO MÍNIMO, DE 250 Kg/m², LAS CUALES SE COORDINARÁN CON ESTRUCTURA Y ARQUITECTURA, PARA REVISIÓN Y UBICACIÓN FINAL.
 2. LAS COTAS RIGEN AL DIBUJO
 3. TODAS LAS DIMENSIONES DEBERÁN SER VERIFICADAS EN SITIO
 4. ES OBLIGACIÓN DEL CONTRATISTA DEL SISTEMA DE AIRE ACONDICIONADO, VERIFICAR TODAS LAS DIMENSIONES Y CONDICIONES MOSTRADAS EN LOS PLANOS, NOTIFICANDO A LA COORDINADORA DE OBRA CUALQUIER DISCREPANCIA Y/O CONFLICTO RELACIONADO CON EL PROYECTO. EL TRABAJO EN EL ÁREA DEL PROBLEMA SERÁ SUSPENDIDO HASTA SER APROBADO POR LA COORDINADORA DE OBRA.
 5. TODAS LAS DIMENSIONES PARA NIVELES ARQUITECTÓNICOS DEBERÁN DE SER VERIFICADAS POR EL INGENIERO ESTRUCTURARISTA
 6. PARA DIMENSIONES ESTRUCTURALES VERIFICAR CON INGENIERIA CIVIL.
 7. ELEMENTOS COMO BASES DE EQUIPOS, SOPORTES DE TUBERIAS DE AGUA REFRIGERADA, ASÍ COMO SUS ELEMENTOS DE FIJACIÓN A MUROS Y LOSAS, SERÁN VERIFICADAS POR LA PARTE ESTRUCTURAL, APROBANDO DICHS ELEMENTOS
 8. CUALQUIER ELEMENTO DE SOPORTERIA, BASES, ANCLAJES, SERÁN CON TRATAMIENTO PARA SOPORTAR AMBIENTE SALINO.
 9. LAS BASES DE LAS UNIDADES CONDENSADORAS ESTARÁN PINTADAS EN NEGRO, CON PINTURA RESISTENTE A AMBIENTE SALINO
 10. LAS BASES DE LAS UNIDADES MANEJADORAS, UNIDADES PAQUETE, ESTARÁN A 0.80 cms, s.n.l., CON ANCLAJES ANTITORMENTA
 11. LAS BASES DE LOS VENTILADORES TIPO HONGO, ESTARÁN INSTALADOS A 0.60 cms, s.n.l., CON ANCLAJES ANTITORMENTA

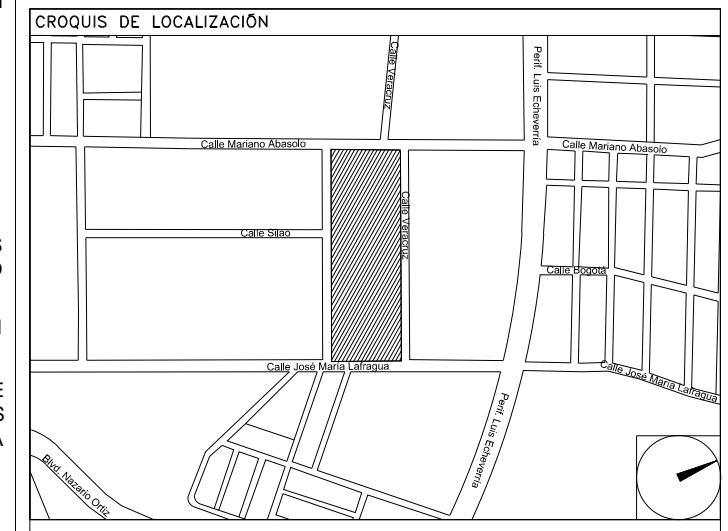

BASES DE EQUIPOS EN AZOTEA

NUMERO DEL PLANO:
SA-E-PL-AA-004-01

FECHA: 00-00-00 ACOTACION: MTS ESCALA: 1:50

UBICACION DEL ARCHIVO:



USO ESPECIFICO DEL PREDIO:
TIPO DE TRAMITE:

DATOS DEL PROPIETARIO

NOMBRE: No.:
 CALLE:
 COLONIA:
 DELEGACION:
 TELEFONO:
 FIRMA:

DATOS DEL D.R.O

NOMBRE:
 CEDULA PROFESIONAL:
 DIRECCION:
 DELEGACION:
 TELEFONO:
 FIRMA:

CORRESPBLE. INGENIERIAS

NOMBRE:
 CEDULA PROFESIONAL:
 DIRECCION:
 DELEGACION:
 TELEFONO:
 FIRMA:

RESPONSABLE DE INSTALACION

NOMBRE: GUSTAVO ALONSO MELCHOR CASTILLO
 CEDULA PROFESIONAL: 5009975
 DIRECCION: Rio Amazonas 30, Piso 1, Col. Cuauhtémoc.
 DELEGACION: Cuauhtémoc, Ciudad de México.
 TELEFONO: (044) 55-37-06-30-94
 FIRMA:

DATOS DEL PREDIO

CLAVE CATASTRAL:
 CONDOMINIO: AREA: M2.
 MEDIDA DEL FRENTE: FONDO: m
 DIRECCION:
 CALLE: No OFICIAL:
 ENTRE LA CALLE Y LA CALLE:
 COLONIA:
 DELEGACION:
 DICTAMEN DE USO DE SUELO
 No. DE FOLIO: FECHA:

USO

HABITACIONAL
 UNIFAMILIAR
 PLURIFAMILIAR (CONDOMINIO)
 COMERCIAL
 SERVICIOS
 INDUSTRIAL

NORMATIVIDAD

CONCEPTO	NORMA	PROYECTO	DEF.
ALTURA MAXIMA PERMITIDA			
COEFICIENTE DE OCUPACION DEL SUELO			
COEFICIENTE DE UTILIZACION DEL SUELO			
COEFICIENTE DE ABSORCION DEL SUELO			
PORCENTAJE DEL AREA LIBRE			
RESTRICCION AL FRENTE			
CAJONES DE ESTACIONAMIENTO			
RESTRICCIONES DIC. USO DE SUELO			

SIMBOLOGIA

	UGAR-XX	UNIDAD GENERADORA DE AGUA REFRIGERADA
	UMA-XX	UNIDAD MANEJADORA DE AIRE
	BAR-XX	BOMBA DE AGUA REFRIGERADA
	UC-XX	UNIDAD CONDENSADORA HORIZONTAL
	TEXP-01	TANQUE DE EXPANSION DE MEMBRANA
	TSA-01	TANQUE SEPARADOR DE AIRE
	VE-XX	VENTILADOR DE EXTRACCION TIPO HONGO
		BASES DE EQUIPOS
C.A.A.		CONTRATISTA AIRE ACONDICIONADO
C.E.		CONTRATISTA ELECTRICO
C.C.		CONTRATISTA DE CONTROL
C.H.		CONTRATISTA HIDRAULICO

PLANO APTO PARA CONSTRUCCION

RIVERO BORRELL - GUTIERREZ ingenieros ARQUITECTOS

DATOS DE LA CONSTRUCCION

CONCEPTO	A. CONSTRUCCION		OBRAS NUEVAS		REGULACIONES		LICENCIA ANTERIOR	
	No. LIC.	FECHA	No. LIC.	FECHA	No. LIC.	FECHA	No. LIC.	FECHA
SOTANO								
PLANTA BAJA								
1er NIVEL								
MEZZANINE								
2do. NIVEL								
3er NIVEL								
VOLADOS								
ESTACIONAMIENTO								
OTROS								
TOTAL DE M ²								
BARDEO M ²								
ALINEAMIENTO ML								
DEMOLICION								

ESCALA: 1:50

COTAS: METROS

CLAVE: AA-04 A

SELLO

Este plano sustituye a los anteriores

REVISIÓN - 05 07 sept 2018

DISTRIBUCIÓN DE BASES DE EQUIPOS
 PLANTA AZOTEA N.L.A.L. +5.40m
 ESC. 1:50

