

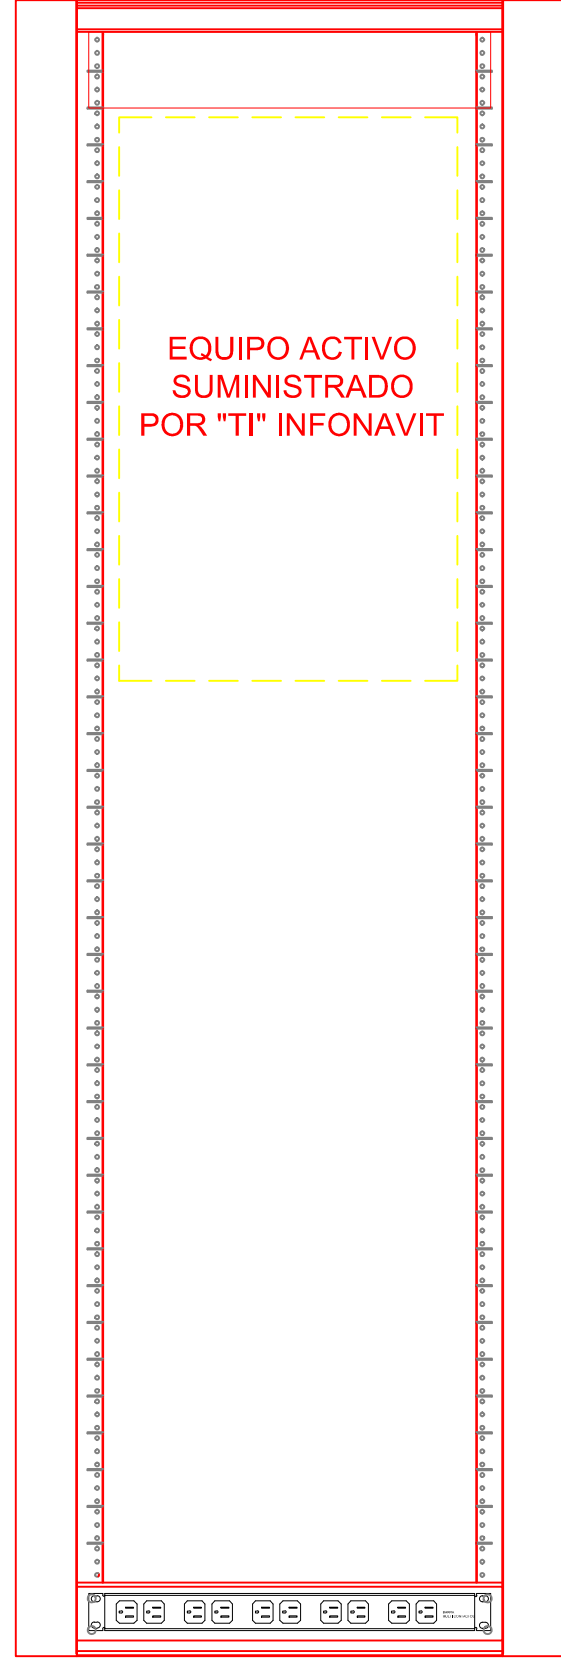


**DISTRIBUCION DE EQUIPOS RACK-00**

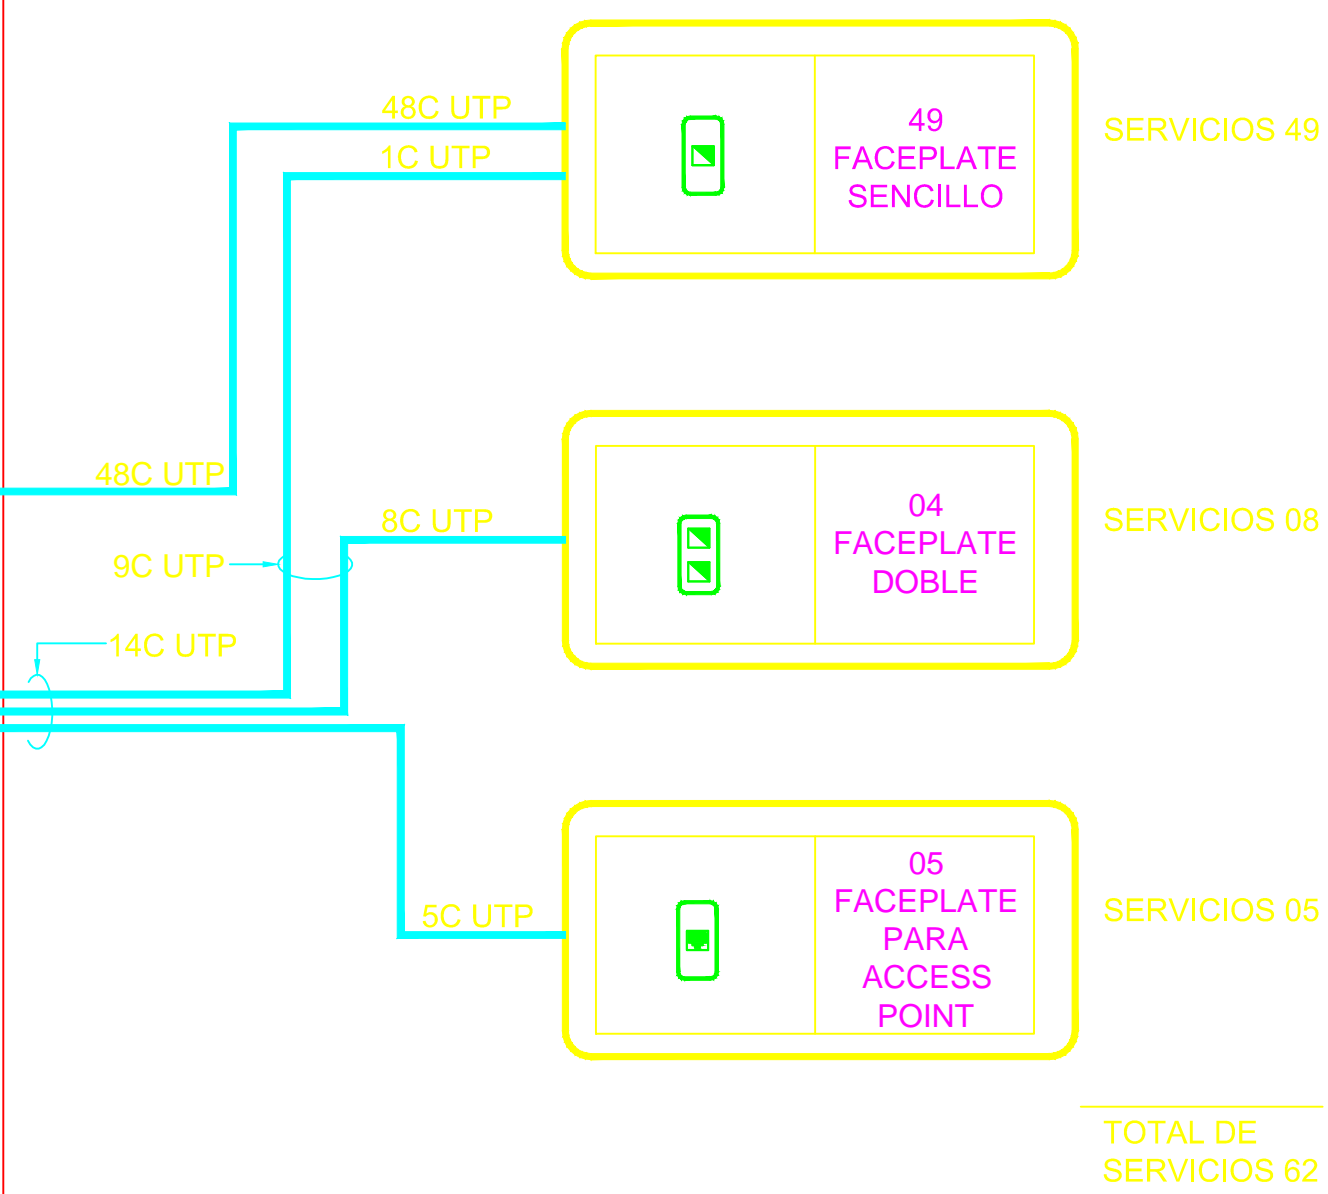

**RISER**

**DISTRIBUCION DE EQUIPOS RACK-01**

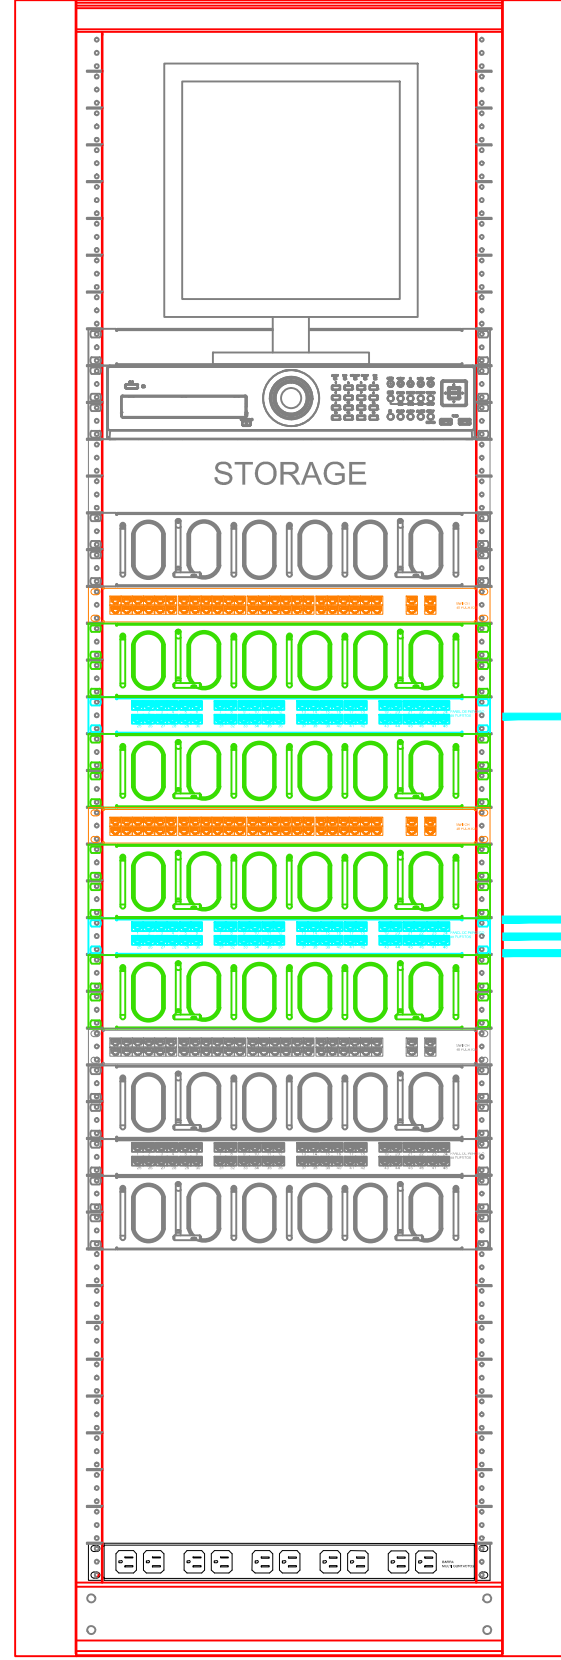

TOTAL DE SERVICIOS 62

**FRENTES DE RACK**



**EQUIPO EN RACK**

- 1 RACK PARA APLICACIONES DE RED, DE 42 U.R.
- 2 SWITCH 48 PUERTOS 1 U.R. (SUMINISTRADO POR TI INFONAVIT)
- 3 PANEL DE PARCHEO 48 PUERTOS, 2 U.R. (SUMINISTRADO POR TI INFONAVIT)
- 4 GRABADOR DE VIDEO DE RED 1 U.R. (SUMINISTRADO POR TI INFONAVIT)
- 5 STORAGE. (SUMINISTRADO POR TI INFONAVIT)
- 6 BARRA MULTICONTACTOS PARA MONTAJE EN RACK 1 U.R. CON 8 CONTACTOS.
- 7 ORGANIZADOR HORIZONTAL
- 8 ORGANIZADOR VERTICAL
- 9 MONITOR 17"
- 10 MONITOR 32"
- 11 JOYSTICK"


**VOZ Y DATOS**

- FACEPLATE SENCILLO SERVICIOS 49
- FACEPLATE DOBLE SERVICIOS 8
- FACEPLATE PARA ACCESS POINT SERVICIOS 5
- TOTAL 62 SERVICIOS


**EQUIPO INSTALADO EN RACK-01**

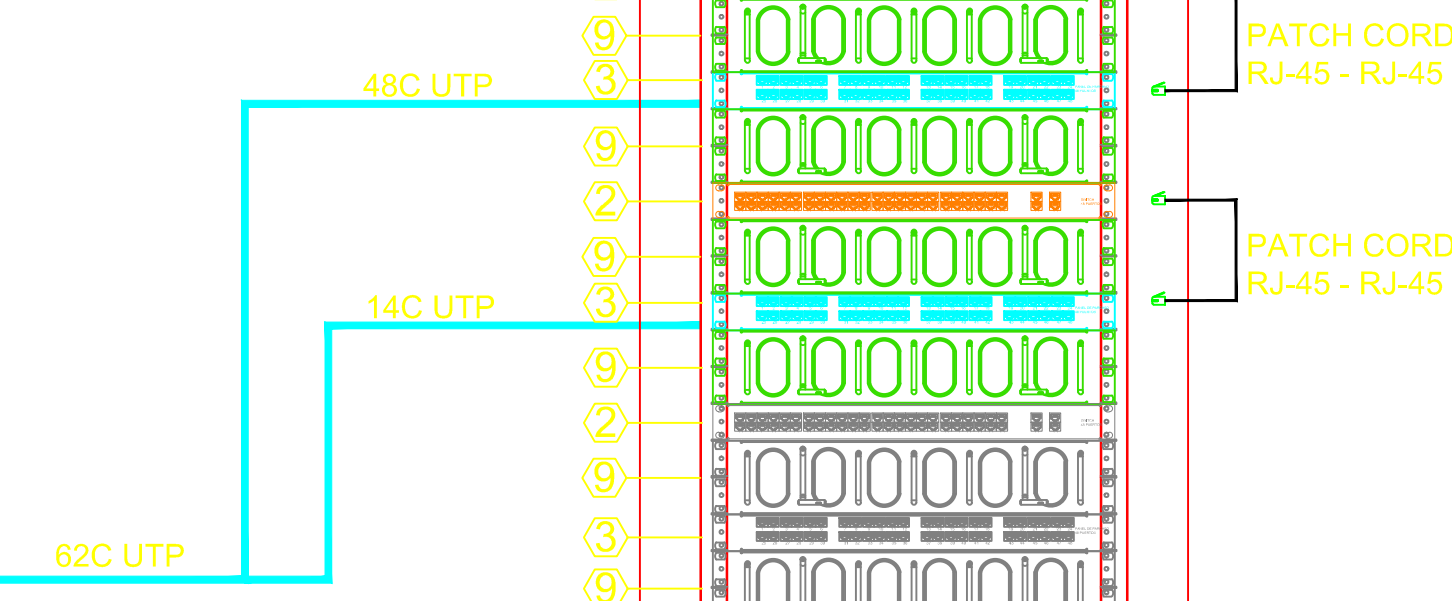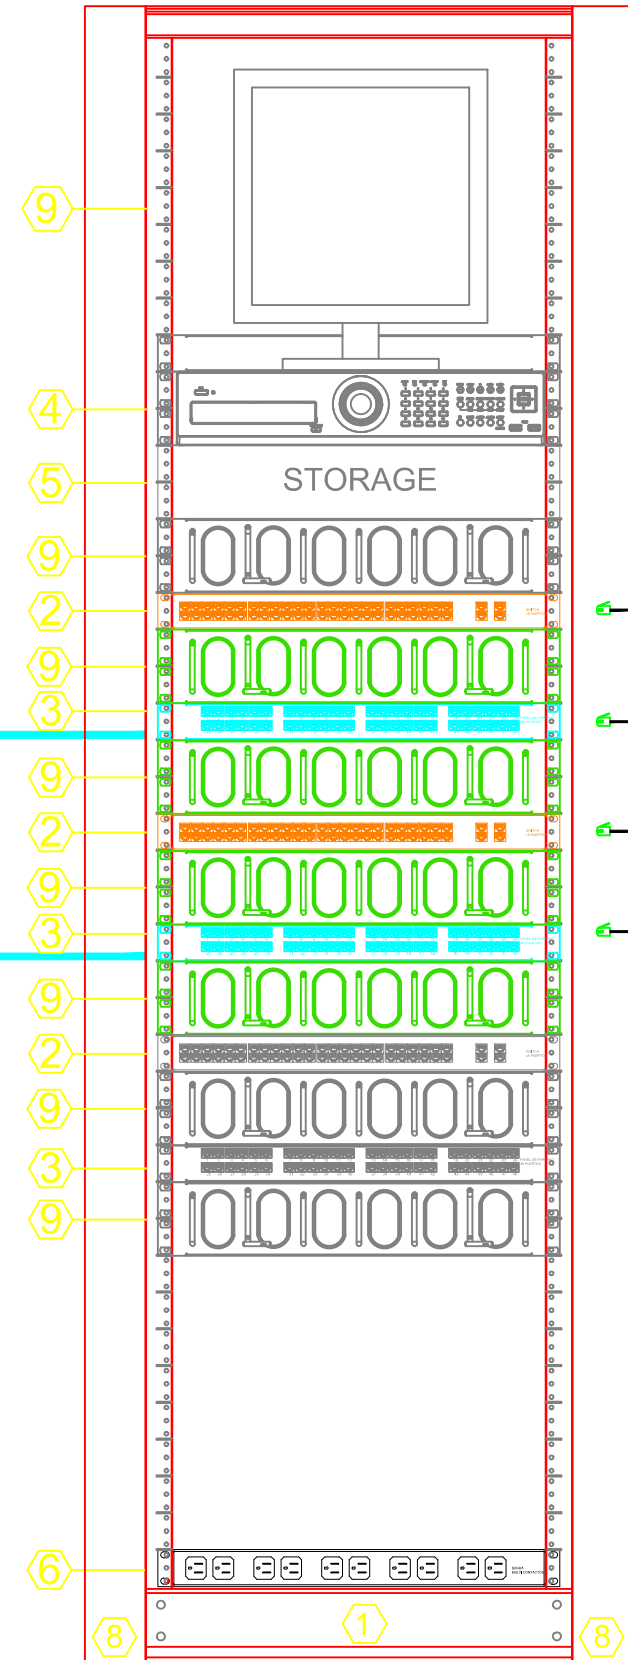


**DETALLE 2 FACE PLATE**

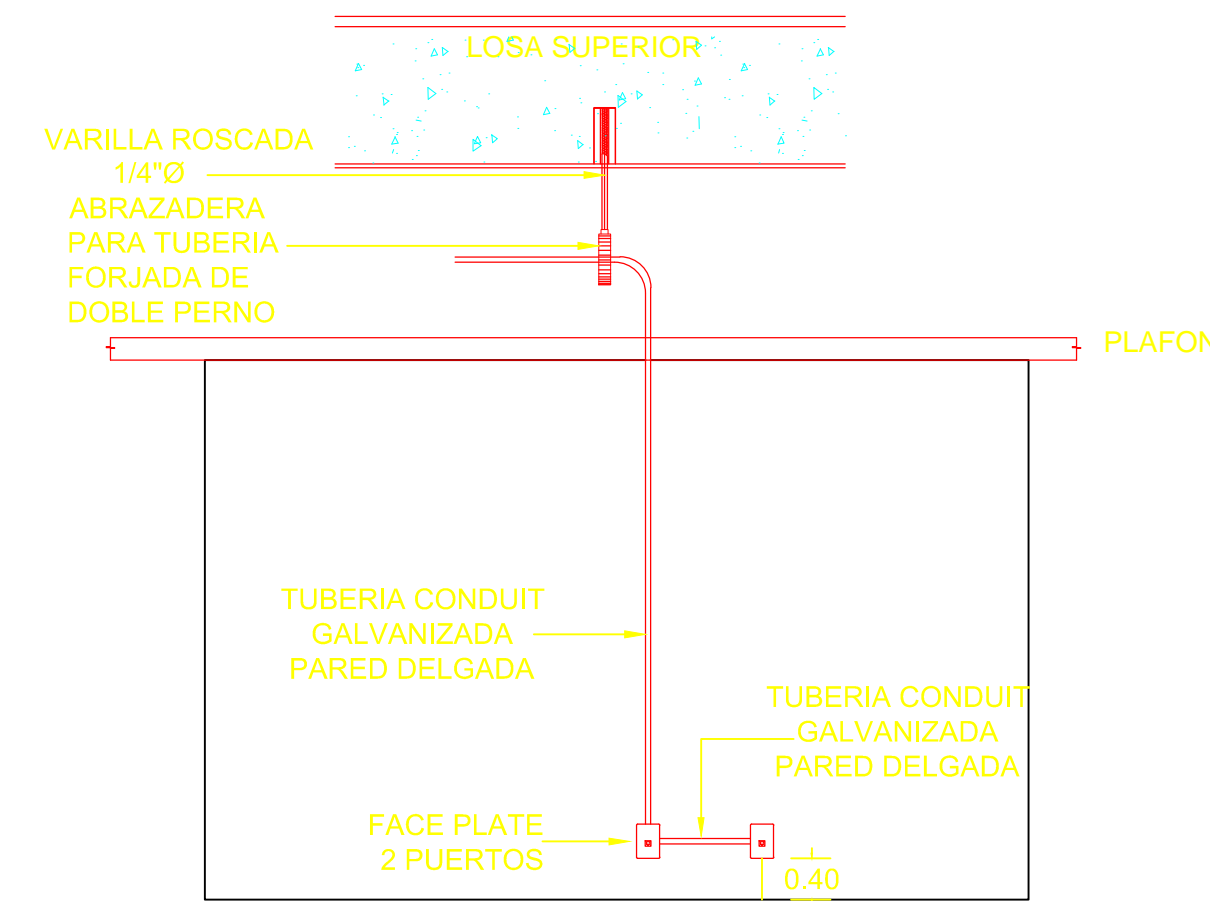


**DETALLE 1 FACE PLATE**

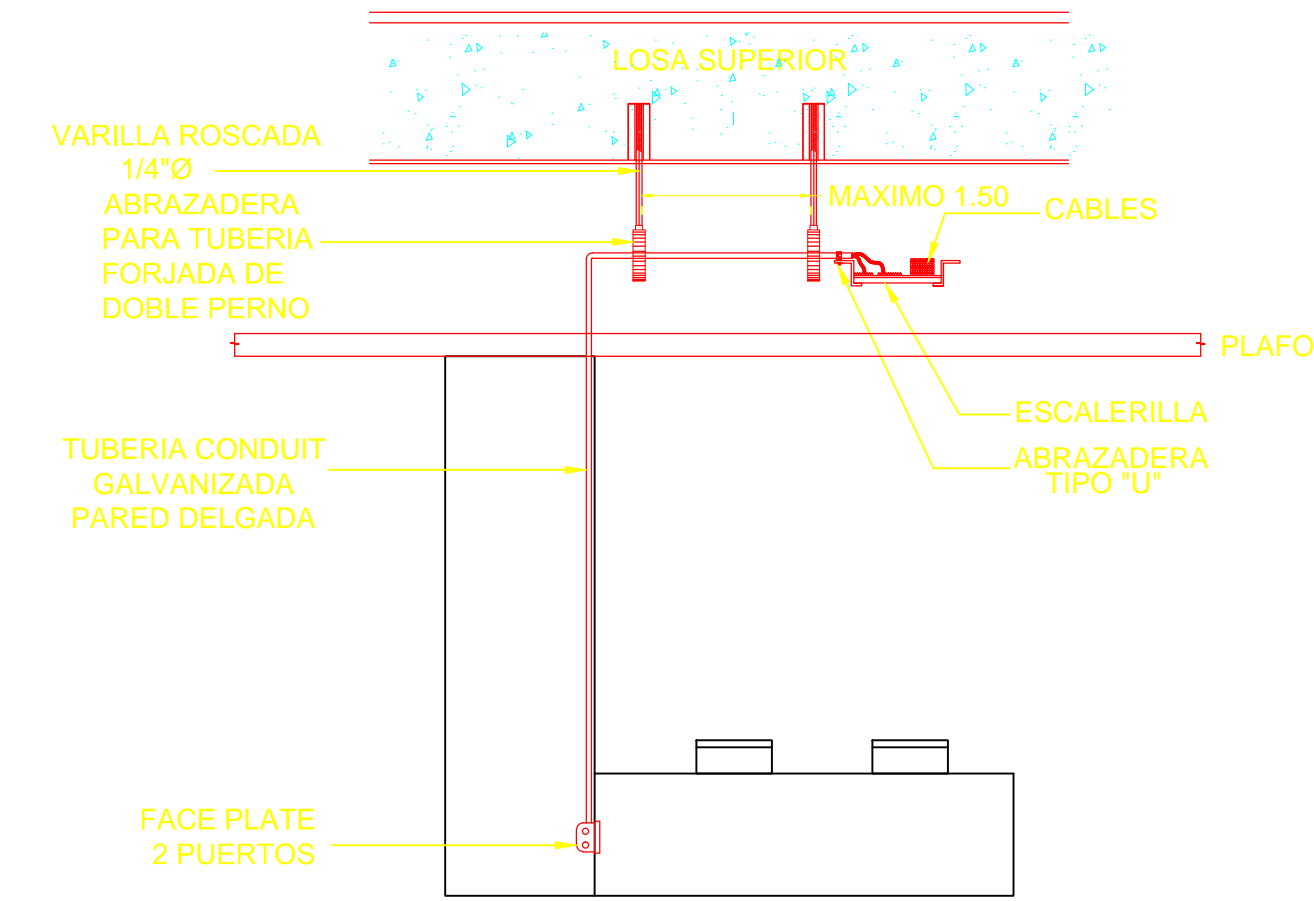


**DETALLE SOPORTE PARA REGISTROS**

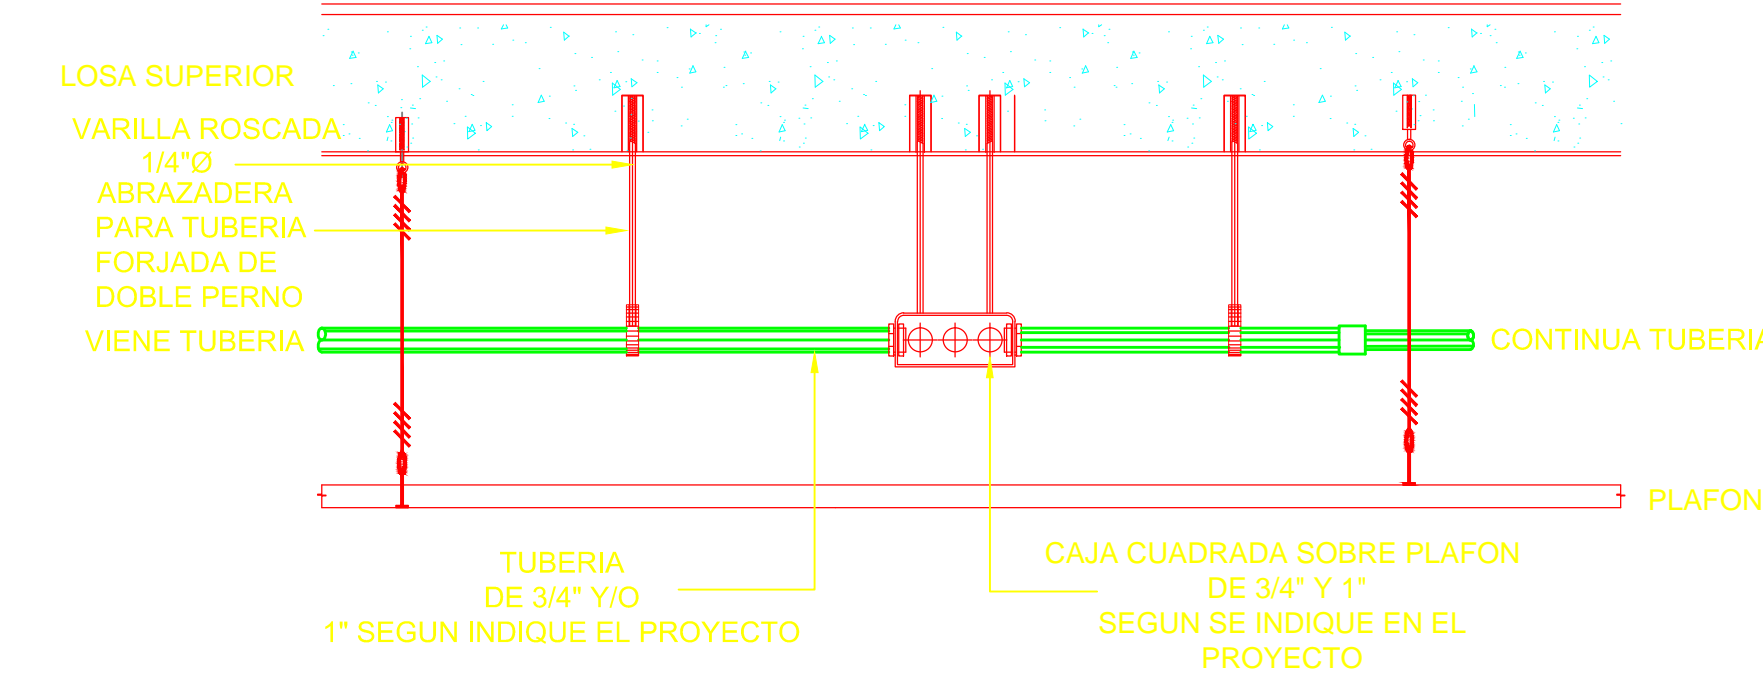




**DETALLE UBICACION DE ACCESS POINT**

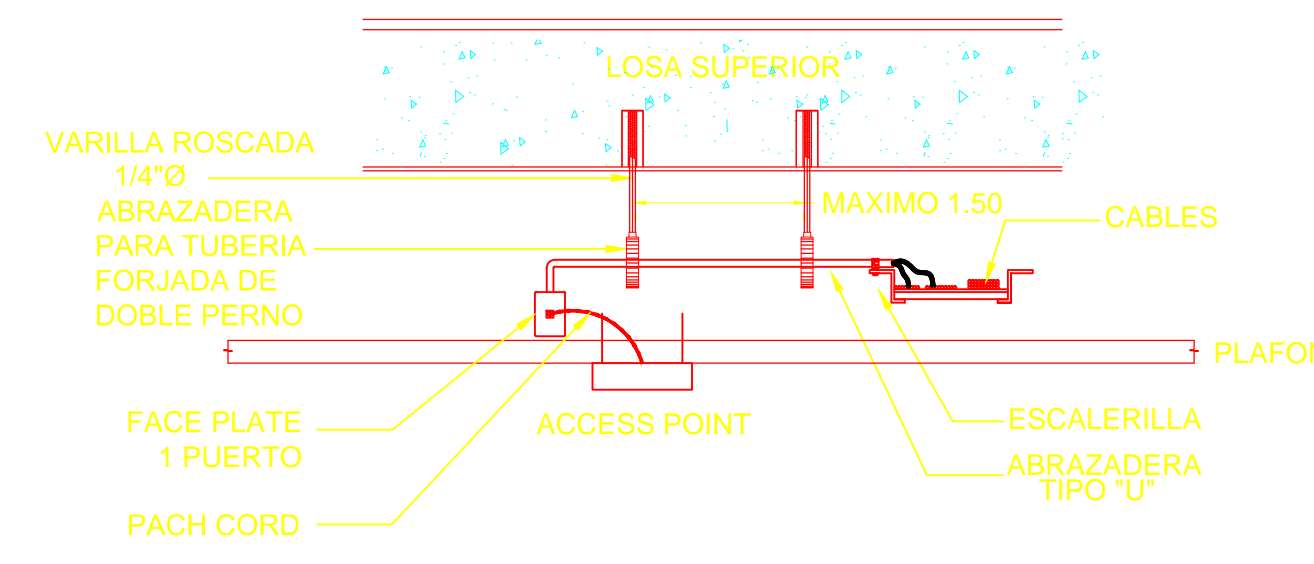

**DETALLE SOPORTE TIPO TRAPEZIO CON VARILLAS ROSCADAS CONTINUAS PARA ESCALERILLA**

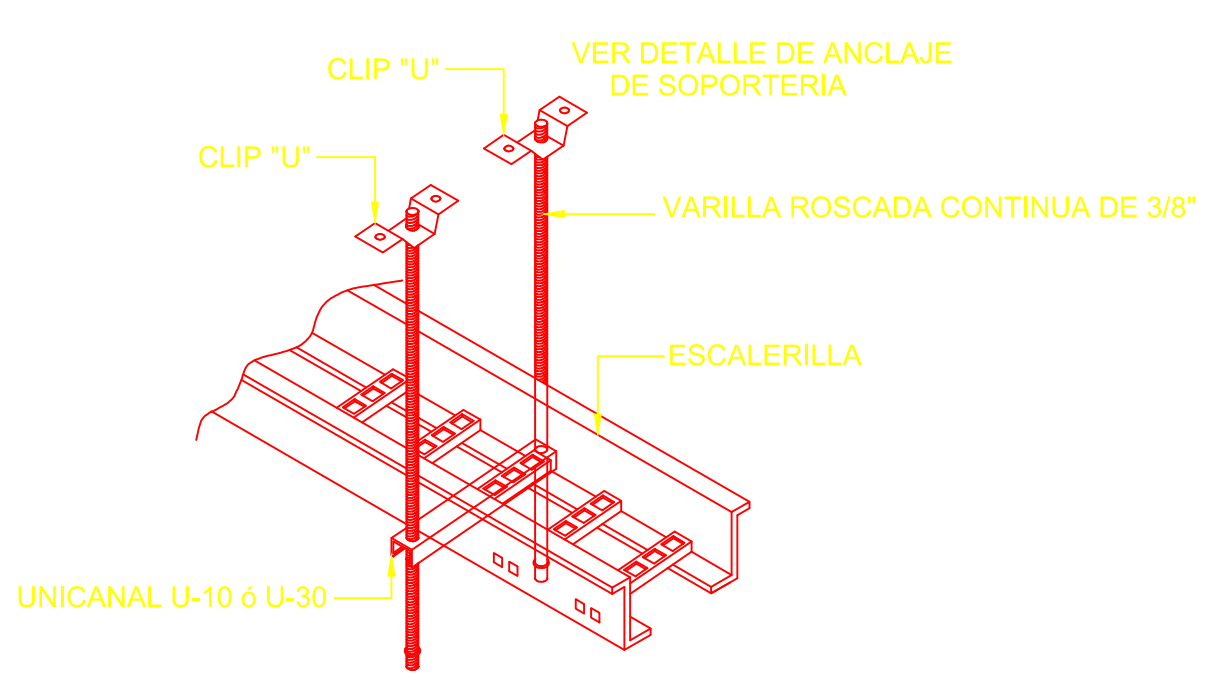

**DETALLE CONEXION DE TUBERIA CON ESCALERILLA**

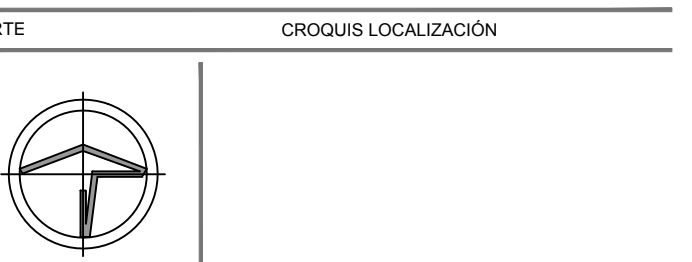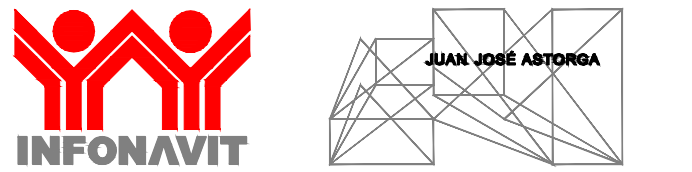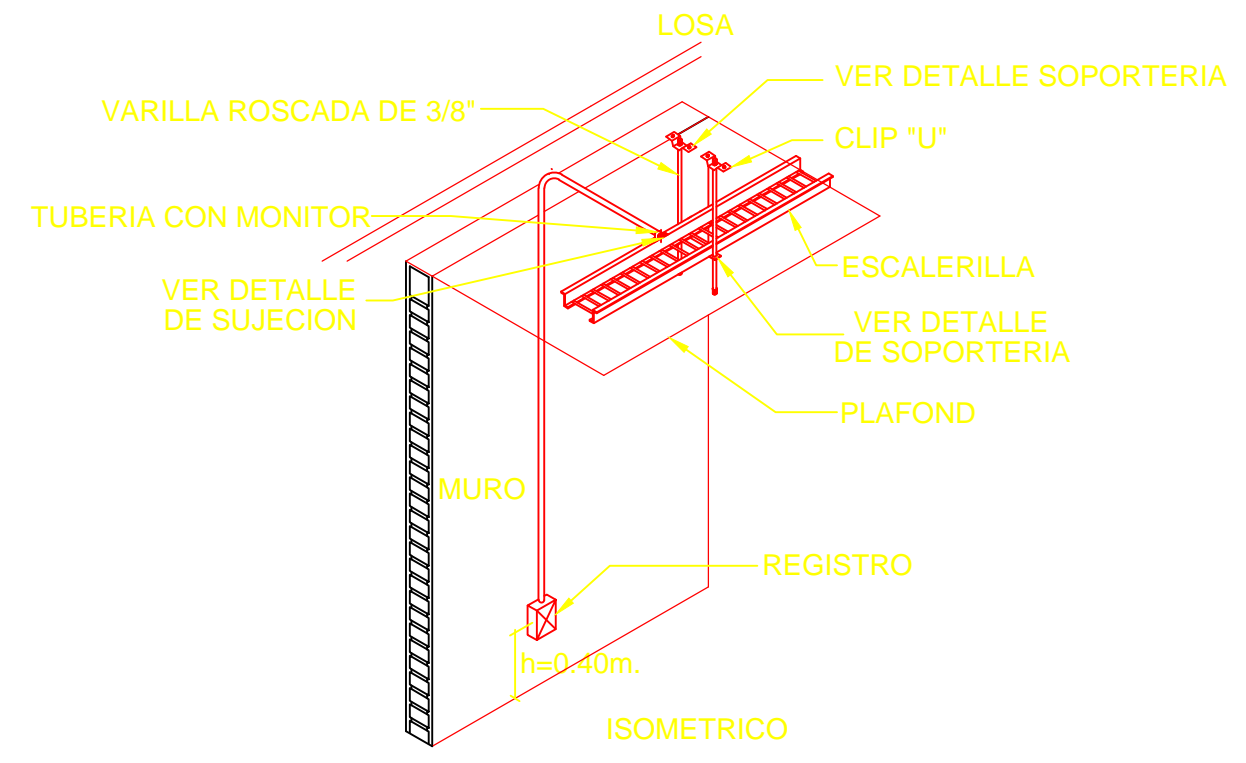

SIMBOLOGÍA GENERAL		NOMENCLATURA GENERAL	
[Symbol]	INDICA LINEA DE EJE	N.P.T.	NIVEL DE PISO TERMINADO
[Symbol]	INDICA LINEA DE CORTE	N.L.B.L.C.	NIVEL LECHO BAJO DE LOSA DE CIMENTACION
[Symbol]	INDICA PROYECCION	N.L.A.C.	NIVEL LECHO BAJO DE CUBIERTA
[Symbol]	INDICA SALIDA O SALA DE RAMPA O ESC.	N.L.B.C.	NIVEL LECHO BAJO DE CUBIERTA
[Symbol]	INDICA DIRECCION DE PENDIENTE	N.L.B.L.	NIVEL LECHO BAJO DE LOSA ESTRUCTURAL
[Symbol]	INDICA CAMBIO DE NIVEL EN PLAFON	N.L.B.P.	NIVEL LECHO BAJO DE PLAFON
[Symbol]	INDICA CAMBIO DE NIVEL EN PISO	N.L.A.M.	NIVEL LECHO BAJO DE HERRERA
[Symbol]	INDICA NIVEL EN PLANTA	N.P.	NIVEL PRETIL
[Symbol]	INDICA NIVEL EN ALZADO	N.C.M.	NIVEL CORONAMIENTO DE MURO
[Symbol]	INDICA COTA ENTRE E.E.S	N.L.A.E.	NIVEL DE LECHO ALTO ESTRUCTURAL
[Symbol]	INDICA COTA AL CENTRO	N.L.B.T.	NIVEL LECHO BAJO DE PASE
[Symbol]	INDICA COTA A PAREDES	N.B.	NIVEL DE BANQUETA
[Symbol]	INDICA NOMENCLATURA DE E.E.S	N.J.	NIVEL DE JARDIN
[Symbol]		N.O.	NIVEL DE QUARPOCION
[Symbol]		N.A.V.	NIVEL DE ARREDO VEHICULAR

NUMERO DE CAJONES POR REGLAMENTO		
Tipología	Espacio regularmente ocupado	Total
Oficinas	385.6	Mínimo de cajones 1/30m <sup>2</sup> 13

FECHA	REVISIÓN	OBSERVACIONES

COORDINADOR GENERAL	ARG. JUAN JOSÉ ASTORGA RUIZ DEL HOYO
JEFE DE TALLER	ARG. MARISA CASTILLO FLORES
DISEÑO	ARG. EMILIO RUBIO GARCIA
	ELIZABETH LEÓN RIVERA
	DANIEL CARRANZA VARGAS
	ALFREDO REYES GARCIA
	ARG. DANIEL ESPINAL HERNANDEZ
	ARG.PSI. ARMANDO MARAVILLA RAMIREZ
INGENIERÍAS INSTALACIONES ESPECIALES	ARG. IVAN ALEJANDRO ARCE TELLEZ

CUADRO DE CONSTRUCCION			
Uso del Predio	OFICINAS	Área ajardinada	201.32 M <sup>2</sup>
Superficie del predio	1.964.78 M <sup>2</sup>	Número de cajones	16 + 2dsc.
Superficie de desplante	770.97 M <sup>2</sup>		

PROYECTO: MODELO TIPO CENTRO DE SERVICIOS INFONAVIT "CESI"

DIRECCION: VOZ Y DATOS  
 DETALLES Y DIAGRAMAS VOZ Y DATOS  
 PARTIDAS INSTALACIONES ESPECIALES

ESCALA: 1:100  
 UNIDADES: metros