

SIMBOLOGÍA GENERAL		NOMENCLATURA GENERAL	
[Symbol]	INDICA LINEA DE EJE	N.P.T.	NIVEL DE PISO TERMINADO
[Symbol]	INDICA LINEA DE CORTE	N.L.B.C.	NIVEL LECHO BAJO DE LOSA DE DIMENSION
[Symbol]	INDICA PROYECCION	N.L.A.C.	NIVEL LECHO ALTO DE CUBIERTA
[Symbol]	INDICA SUBE O BAJA DE RAMPA O ESC.	N.L.B.C.	NIVEL LECHO BAJO DE CUBIERTA
[Symbol]	INDICA DIRECCION DE PENDIENTE	N.L.B.L.	NIVEL LECHO BAJO DE LOSA ESTRUCTURAL
[Symbol]	INDICA CAMBIO DE NIVEL EN PLAFON	N.L.B.P.	NIVEL LECHO BAJO DE PLAFON
[Symbol]	INDICA CAMBIO DE NIVEL EN PISO	N.L.A.H.	NIVEL LECHO ALTO DE HERRERA
[Symbol]	INDICA NIVEL EN PLANTA	N.P.	NIVEL PIEL
[Symbol]	INDICA NIVEL EN ALZADO	N.M.	NIVEL CORONAMIENTO DE ALARCO
[Symbol]	INDICA COSTA ENTRE EJES	N.L.A.E.	NIVEL LECHO AL ESTRUCTURA
[Symbol]	INDICA COSTA A CENTRO	N.L.B.T.	NIVEL LECHO BAJO DE TRASE
[Symbol]	INDICA COSTA PAÑOS	N.B.	NIVEL DE BANQUETA
[Symbol]	INDICA NOMENCLATURA DE EJES	N.Z.	NIVEL DE ZANON
		N.S.	NIVEL DE SUBSUNION
		N.V.	NIVEL DE ARRIVO VEHICULAR

- SIMBOLOGÍA**
- [Symbol] CUBIERTA LUSERA MULTIPANEL CON ANCHURA DE 1200x1200 MM. CON PISO PLAFON A BASE DE PANEL DE POLIURETANO EN COLORES VARIOS. ACABADO FINAL DE PINTURA VINILICA VIMEX COLOR BLANCO MCA. COMEX O EQUIVALENTE EN CALIDAD.
 - [Symbol] CUBIERTA LUSERA MULTIPANEL CON ANCHURA DE 1200x1200 MM. CON PISO PLAFON A BASE DE PANEL DE POLIURETANO EN COLORES VARIOS. ACABADO FINAL DE PINTURA VINILICA VIMEX COLOR BLANCO MCA. COMEX O EQUIVALENTE EN CALIDAD.
 - [Symbol] LOCOSEROS CON PISO PLAFON A BASE DE PANEL DE YESO RESISTENTE AL FUEGO DE 13 MM DE ESPESOR. SON BASTIDOR A BASE DE CANALON DE 1.72 Y CANAL LECTOR EN GALBRO 28 Ø 0.81 MTS. ACABADO FINAL DE PINTURA VINILICA VIMEX COLOR BLANCO MCA. COMEX O EQUIVALENTE EN CALIDAD.
 - [Symbol] LOCOSEROS CON PISO PLAFON A BASE DE PANEL DE YESO RESISTENTE AL FUEGO DE 13 MM DE ESPESOR. SON BASTIDOR A BASE DE CANALON DE 1.72 Y CANAL LECTOR EN GALBRO 28 Ø 0.81 MTS. ACABADO FINAL DE PINTURA VINILICA VIMEX COLOR BLANCO MCA. COMEX O EQUIVALENTE EN CALIDAD.
 - [Symbol] TIRAS DE MADERA SUSPENDIDA EN CUBIERTA MULTIPANEL.
 - [Symbol] LUMINARIA DE EMPOTRAR EN PLAFON DE 60.30X60.30X130 CM. CAT. 4224-123-39-UVV-1240-031-10. MCA. COOPER LIGHTING.
 - [Symbol] LUMINARIA DE SUSPENDER EN COLORES VARIOS. CAT. LUP D 120 SIA 3000K. MTL DM ACCIO 9H-9H. MCA. LUMINA LIGHTING.
 - [Symbol] LUMINARIA DOWNLIGHT DE EMPOTRAR DE 18.10 CM DE DIAMETRO CAT. RVS 40/15 RVS AR 120. MCA. LITHOMA LIGHTING.
 - [Symbol] LUMINARIA DOWNLIGHT DE EMPOTRAR DE 10.30 CM DE DIAMETRO CAT. RVS 40/15 RVS AR 120. MCA. LITHOMA LIGHTING.
 - [Symbol] LUMINARIA INDUSTRIAL A PRESION DE VAPOR PARA SOBREPONER EN LOCAL DE BOMBAS Y PASADIZOS. CAT. D-1000 3000LM L24 PFL WD M0421 40K. 800R. MCA. LITHOMA LIGHTING.
 - [Symbol] CONTACTO DUPLEX EN SISTEMA NORMAL EN PLAFON.
 - [Symbol] FACE PLATE SENCILLO.
 - [Symbol] ALDAGE.
 - [Symbol] SALIDA DOS PUERTOS HDMI Y VGA.
 - [Symbol] PROYECTOR.
 - [Symbol] CAMARA FLU TIPO DOMO PARA INTERIOR.
 - [Symbol] DETECTOR FOTOELECTRICO INTELIGENTE.
 - [Symbol] DETECTOR FOTOELECTRICO INTELIGENTE CON ELEMENTO TERMICO.
 - [Symbol] DETECTOR TERMICO INTELIGENTE.
 - [Symbol] BOCINA CON ESTROBO.
 - [Symbol] FACE PLATE SENCILLO PARA ACCESS POINT. 18 X 100 P.
 - [Symbol] ACCESS POINT.
 - [Symbol] INDICA CAJA DE REGISTRO.
 - [Symbol] INDICA DIFUSOR PARA INYECCION DE AIRE.
 - [Symbol] INDICA DIFUSOR PARA RETORNO DE AIRE.
 - [Symbol] INDICA REJILLA DE EXTRACCION DE AIRE.

FECHA	REVISION	OBSERVACIONES

COORDINADOR GENERAL	ARQ. JUAN JOSÉ ASTORGA RUIZ DEL HOYO
JEFE DE TALLER	ARQ. MARISA CASTILLO FLORES
DESEÑO	ARQ. EMILIO RUBIO GARCIA
	ELIZABETH LEÓN RIVERA
	DANIEL CARRANZA VARGAS
	ALFREDO REYES GARCIA
	ARQ. DANIEL ESPINAL HERNANDEZ
	ARQ. J. ARMANDO MARAVILLA RAMIREZ

CUADRO DE CONSTRUCCIÓN			
Uso del Predio	OFICINAS	Área ajardinada	201.32 M ²
Superficie del predio	1.964.78 M ²	Número de cajones	16 + 24dc.
Superficie de desplante	770.97 M ²		

PROYECTO: MODELO TIPO CENTRO DE SERVICIOS INFONAVIT "CESI"

DIRECCIÓN:


PROYECTO EJECUTIVO

PLAFONES PLANTA BAJA CLAVE **PLA-01**

PARTIDA: Acabados

ESCALA: 1:75

UNIDADES: metros

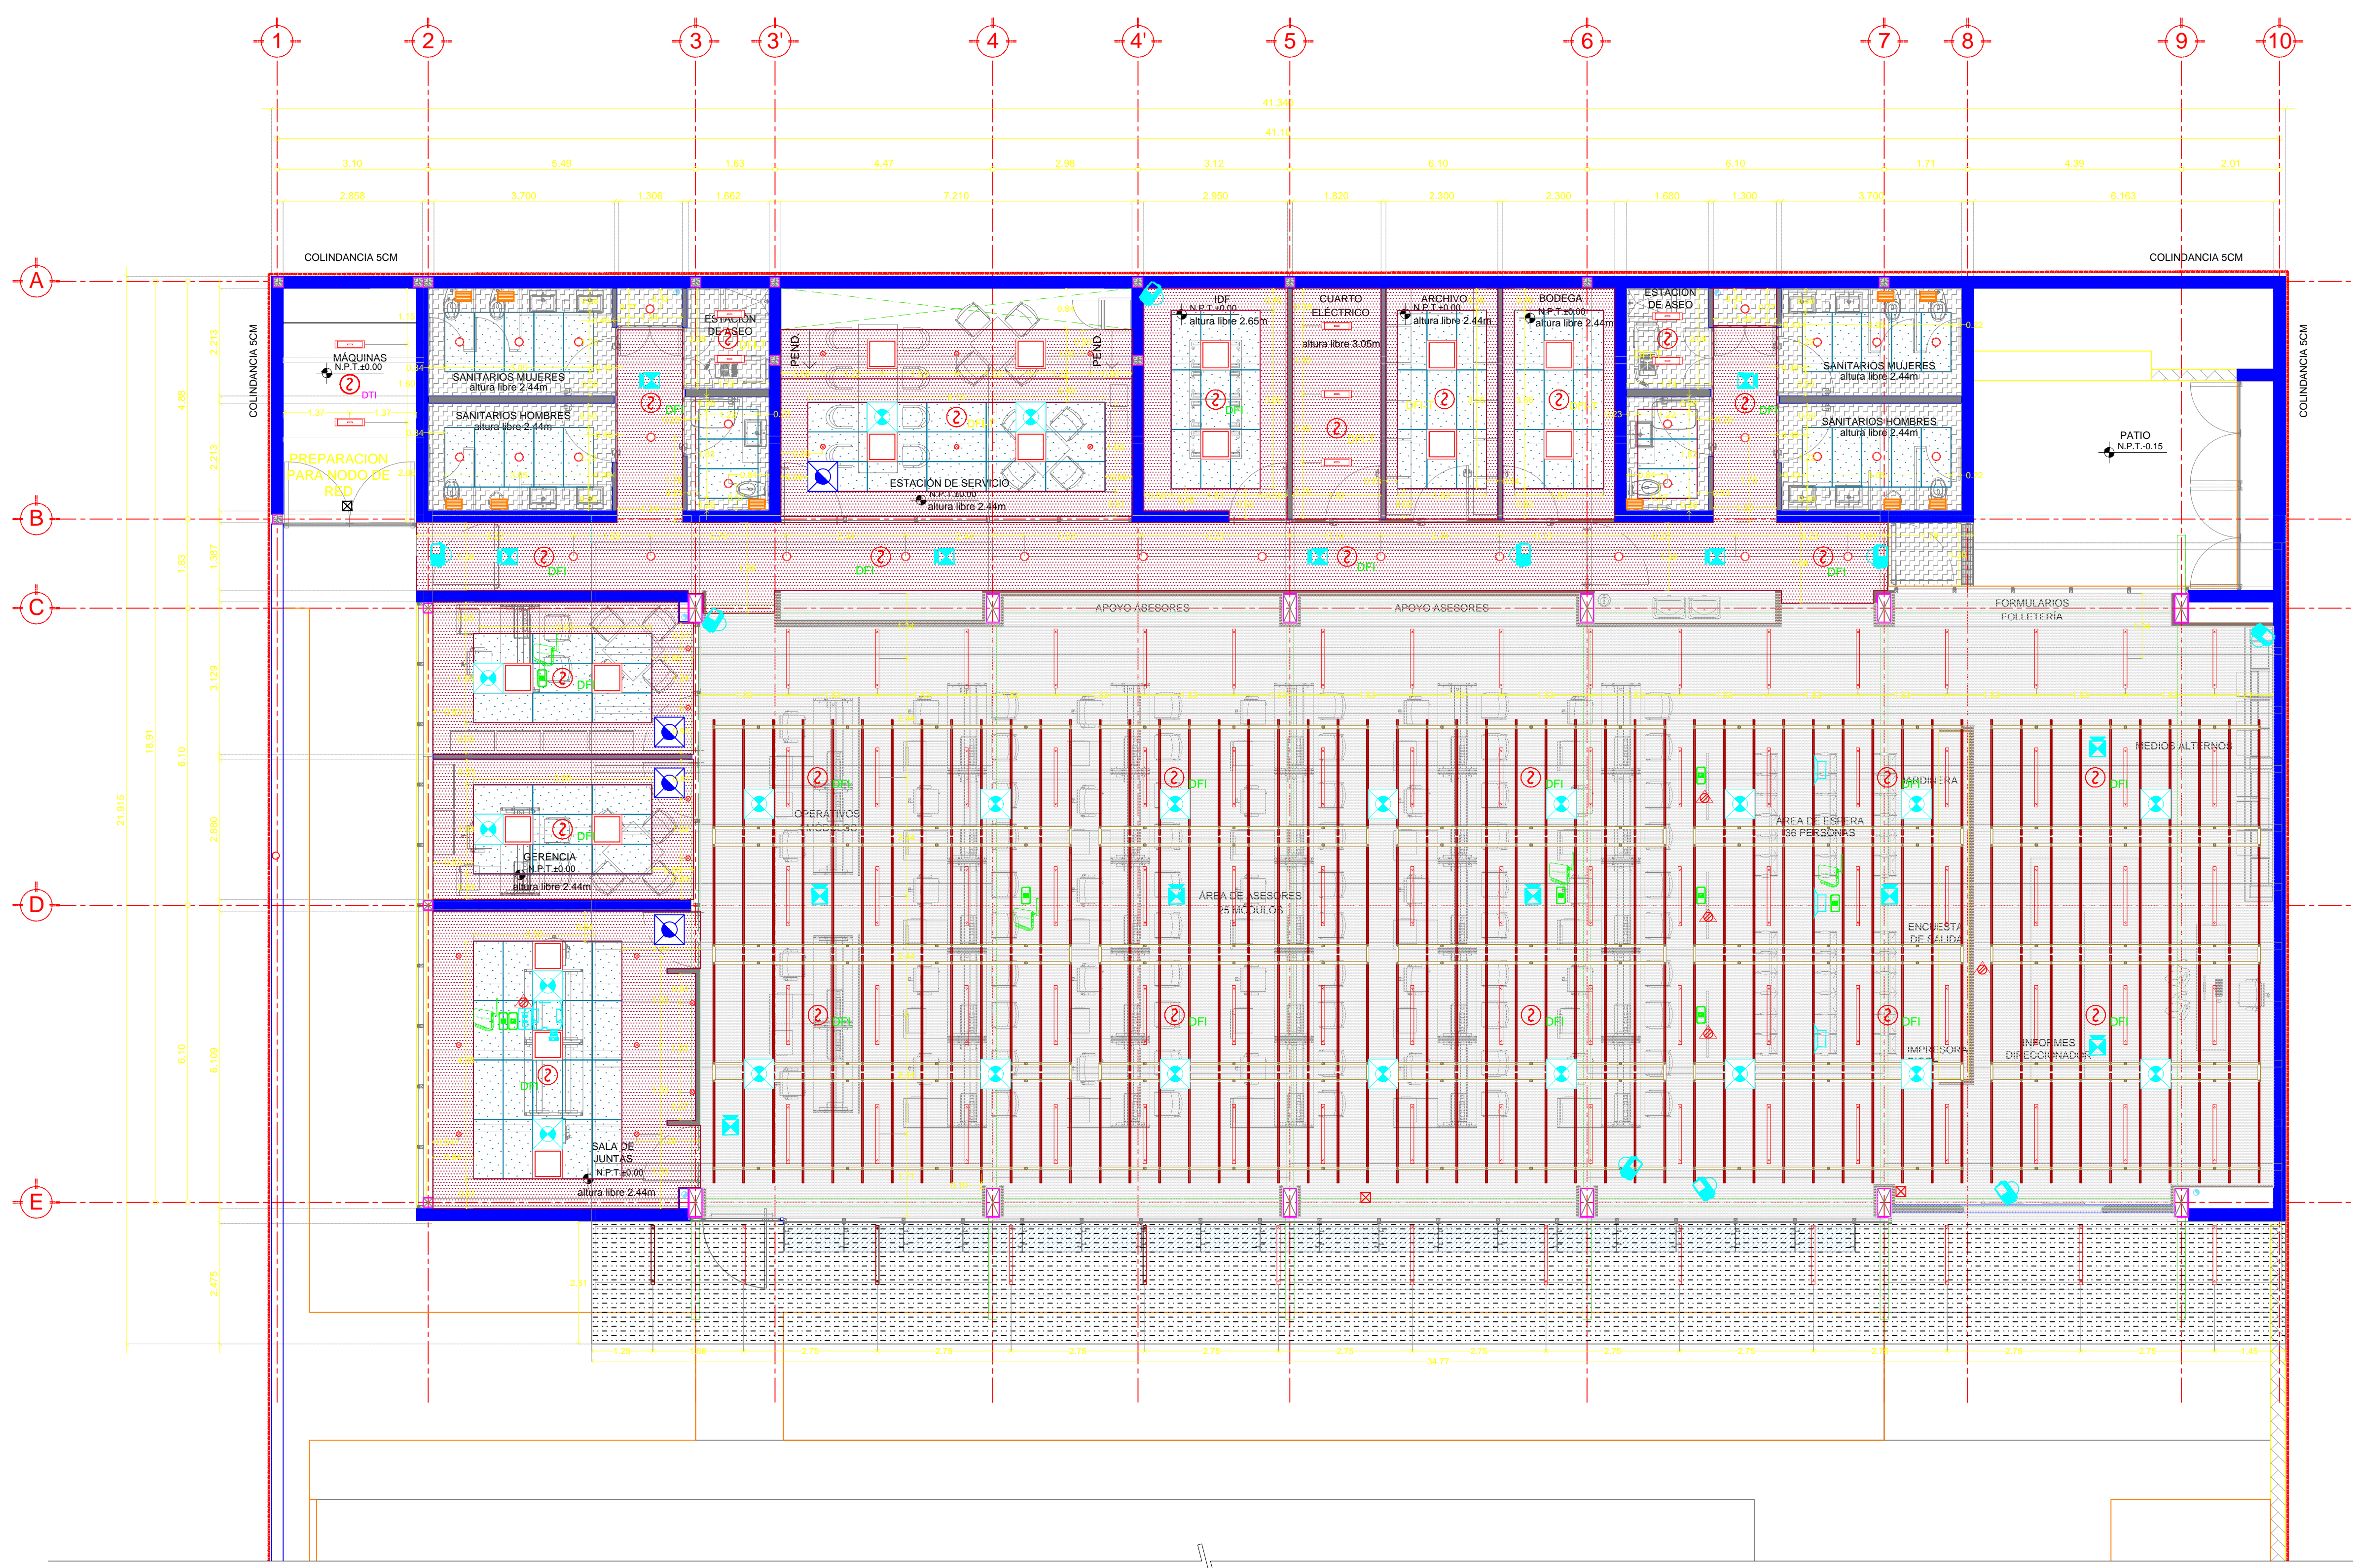

PLAFONES PLANTA BAJA

1:75