


CENTRO DE SERV. INFONAVIT Y DELEGACIÓN CESI / DELEGACIÓN / AGUASCALIENTES

CALLE BALNEARIOS FRACC. EJIDO DE OJO CALIENTE MUNICIPIO DE AGUASCALIENTES EDO. DE AGUASCALIENTES


**PROYECTO EJECUTIVO
INSTALACIÓN PCI**

NOTA:
TRAYECTO MAS LARGO A LA RUTA DE EVACUACIÓN SE RECORRE A 40.60 SEGUNDOS A UNA VELOCIDAD DE 0.6 M/S. VELOCIDAD CONSIDERADA PARA UNA MUJER CON NIÑO EN BRAZOS.
SEÑALAMIENTO DE ACUERDO A LA NORMA NOM-003-SEGOB-2011

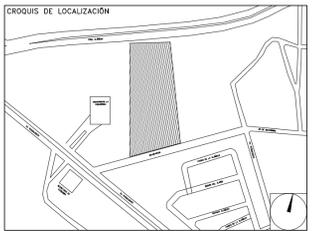

SEÑALIZACIÓN - PCI CESI

NUMERO DEL PLANO:
AC-E-PL-PCI-008-00
FECHA: 00-00-00 ACOTACION: MTS ESCALA: 1:125
UBICACION DEL ARCHIVO:

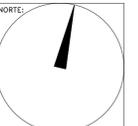


USO ESPECIFICO DEL PREDIO:
TIPO DE TRAMITE:

DATOS DEL PROPIETARIO		DATOS DEL PREDIO		USO
NOMBRE:	No.:	CLAVE CATASTRAL:	AREA:	HABITACIONAL <input type="checkbox"/>
CALLE:		CONDOMINIO:	LOTE:	UNIFAMILIAR <input type="checkbox"/>
DELEGACION:		MEDIDA DEL FRENTE:	FONDO:	PLURIFAMILIAR (CONDOMINIO) <input type="checkbox"/>
TELEFONO:		DIRECCION:	No OFICIAL:	COMERCIAL <input type="checkbox"/>
FIRMA:		CALLE:		SERVICIOS <input type="checkbox"/>
DATOS DEL D.R.O		ENTRE LA CALLE:		INDUSTRIAL <input type="checkbox"/>
CEDULA PROFESIONAL:	XX	Y LA CALLE:		
DIRECCION:	XX	COLONIA:		
DELEGACION:	XX	DELEGACION:		
TELEFONO:	XX	DICTAMEN DE USO DE SUELO		
FIRMA:		No. DE FOLIO:	FECHA:	
CORRESPBLE. INGENIERIAS		NORMATIVIDAD		
NOMBRE:	XX	CONCEPTO		
CEDULA PROFESIONAL:	XX	ALTURA MAXIMA PERMITIDA	NORMA	PROYECTO
DIRECCION:	XX	COEFICIENTE DE OCUPACION DEL SUELO		
DELEGACION:	XX	COEFICIENTE DE UTILIZACION DEL SUELO		
TELEFONO:	XX	COEFICIENTE DE ABSORCION DEL SUELO		
FIRMA:		PORCENTAJE DEL AREA LIBRE		
DATOS DEL D.R.O		RESTRICCION AL FRENTE		
NOMBRE:	..	CAJONES DE ESTACIONAMIENTO		
CEDULA PROFESIONAL:	..	RESTRICCIONES DIC. USO DE SUELO		
DIRECCION:	..			
DELEGACION:	..			
TELEFONO:	..			
FIRMA:	COL.			

RIVERO BORRELL - GUTIERREZ
ARQUITECTOS

DATOS DE LA CONSTRUCCION					SELO
CONCEPTO	A. CONSTRUCCION	OBRA NUEVA	REGULARIZACION	LICENCIA ANTERIOR	
SOTANO					<p>Este plano sustituye a los anteriores</p> <p>REVISIÓN - 00 21 febrero 2018</p>
PLANTA BAJA					
1er NIVEL					
MEZZANINE					
2do. NIVEL					
3er NIVEL					
VOLADOS					
ESTACIONAMIENTO					
OTROS					
TOTAL DE M ²					
BARDEO ML					
ALINEAMIENTO ML					
DEMOLICION					
ESCALA:	1:125				
COTAS:	METROS				
CLAVE:	PC-08				

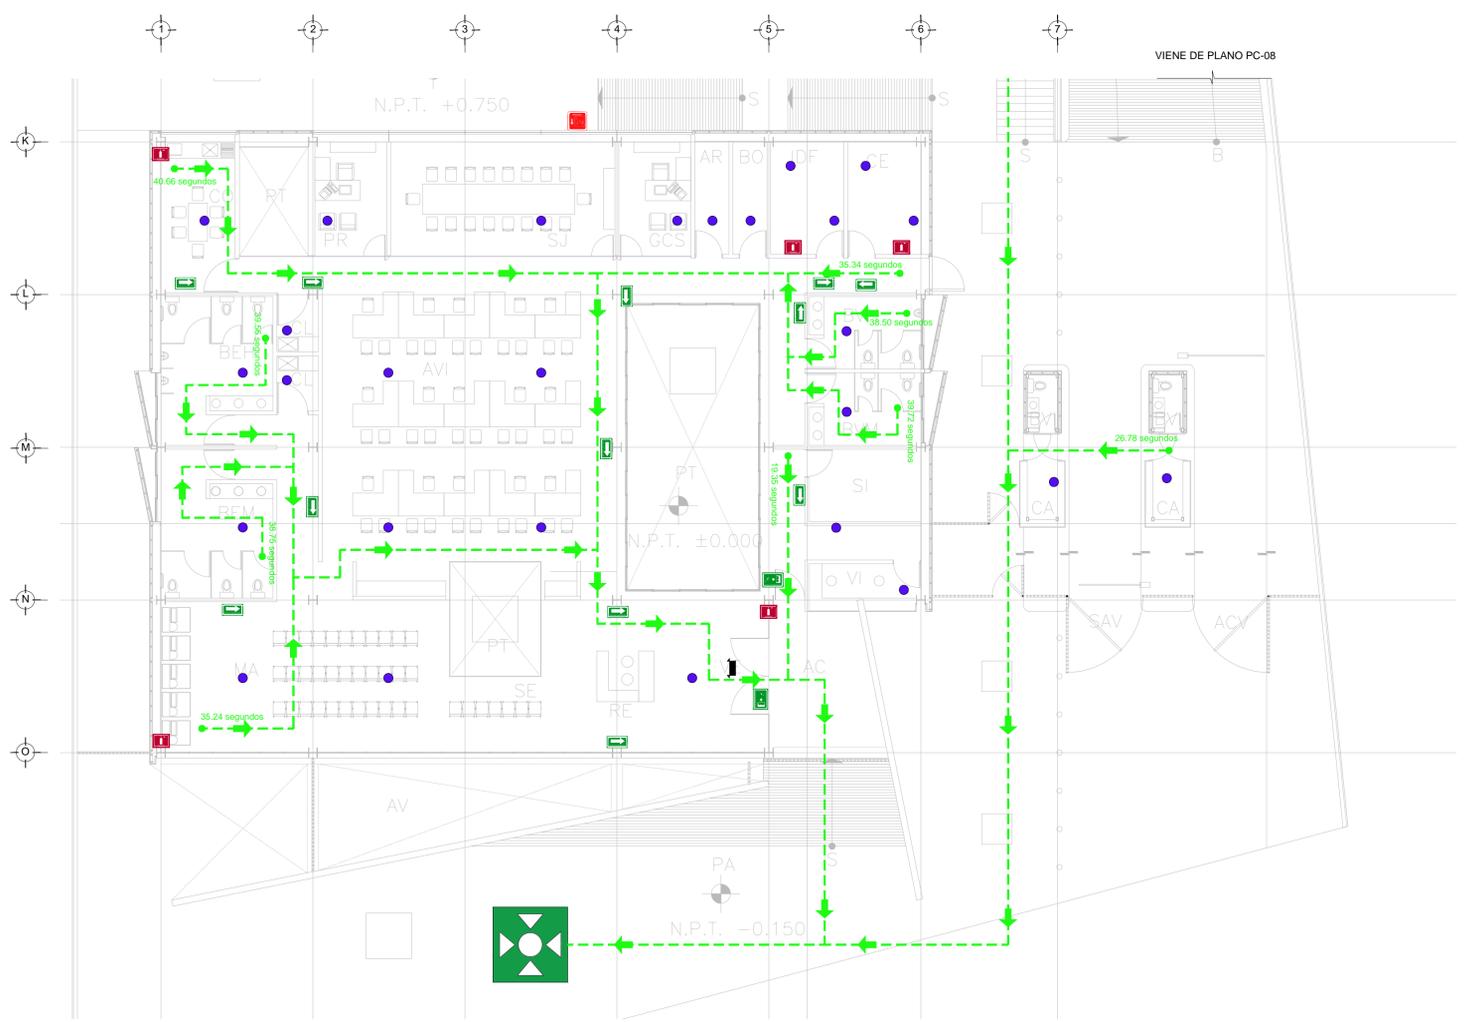

PLANTA BAJA CESIS - NIVEL 0.00
ESC. 1:125

- RUTA DE EVACIACIÓN Y DIRECCIÓN
- SEÑALAMIENTO QUE INDICA SALIDA DE EMERGENCIA
- SEÑALAMIENTO QUE INDICA ESCALERA DE EMERGENCIA
- SEÑALAMIENTO QUE INDICA PUNTO DE REUNION
- SEÑALAMIENTO QUE INDICA SALIDA DE EMERGENCIA
- SEÑALAMIENTO QUE INDICA LA UBICACION DEL EXTINTOR
- SEÑALAMIENTO QUE INDICA LA UBICACION DEL HIDRANTE
- INDICA LA UBICACION DE BOTE CON ARENA
- DETECTOR DE HUMOS
- ALARMA AUDIBLE
- INDICA LONGITUD DE LA RUTA EN M. Y TIEMPO DE DESALOJO EN SEGUNDOS



PLANO APTO PARA CONSTRUCCION