

**CENTRO DE SERVICIO INFONAVIT
CESI / ALTAMIRA
BOULEVARD ALLENDE No. 902 COL. LA POTOSINA
MUNICIPIO ALTAMIRA TAMAULIPAS**

**PROYECTO EJECUTIVO
INSTALACIÓN SANITARIA**

- NOTAS
- LA UBICACIÓN DEL COLECTOR MARGINAL SE TENDRA QUE CONFIRMAR DE ACUERDO A LA FACTIBILIDAD.
 - TODAS LAS INSTALACIONES DE DRENAJE DE AGUAS NEGRAS, DEBERAN SOMETERSE A UNA PRUEBA HIDROSTÁTICA DE 10 m.c.a. (1 kg/cm²) DURANTE UN TIEMPO MÍNIMO DE 2 HORAS, ADEMÁS DE QUE DICHA PRUEBA SE REALIZARA POR SECCIONES Y ANTES DE TERMINARSE MUROS Y PISOS, PERO ASEGURANDO LA CORRECTA UNIÓN DE TODAS LAS CONEXIONES DE ACUERDO A LA NORMA: NOM-001-CONAGUA-2009.
 - LAS PUNTAS DE LA TUBERÍA INSTALADA DEBERÁN SER TAPADAS PROVISIONALMENTE, PARA EVITAR LA ENTRADA DE BASURA.
 - ANTES DE COLOCAR LOS ELEMENTOS ESTRUCTURALES DE CONCRETO: MUROS, TRABES Y LOSAS, DEBERÁ DE PREVENIRSE LA PREPARACIÓN PARA PASOS DE TUBERÍA DEJANDO UNA CAMISA DE TUBERÍA DE PVC, DE UN DIÁMETRO MAYOR AL DIÁMETRO DEL PROYECTO, DEBIENDOSE RESPETAR DIÁMETROS, POSICIÓN EN PLANTA Y ELEVACION.
 - CUALQUIER INTERFERENCIA QUE SE TENGA CON LA INSTALACIÓN PROYECTADA, CON LAS OTRAS INSTALACIONES DEBERÁ DE RESOLVERSE CON LA COORDINACIÓN Y APROBACIÓN DE LA SUPERVISIÓN PARA SU CORRECTA Y ADECUADA COLOCACIÓN POR PARTE DEL CONTRATISTA.



**DRENAJE SANITARIO
DISTRIBUCIÓN - PLANTA BAJA**

NUMERO DEL PLANO: AL-E-PL-HS-002-00
FECHA: 00-00-00
ACOTACION: MTS 1:25
ESCALA: MTS 1:25
UBICACION DEL ARCHIVO: NORTE



INFONAVIT

- SIMBOLOGIA
- ◻ CODO 90°
 - ◻ CODO 45°
 - ⊕ YEE REDUCCIÓN
 - ⊙ COLADERA
 - DIRECCIÓN DE FLUJO
 - TUBERÍA DE VENTILACIÓN
 - ⊠ REGISTRO
 - ⊙ CODO 90° SALIDA LAT.
 - ⊕ YEE SENCILLA
 - ⊕ TAPON REGISTRO
 - TUBERÍA
 - LINEA DE CENTRO
 - ⊠ TAPA REGISTRO
 - ⊙ POZO DE VISITA
- NOMENCLATURA
- B.A.N. - BAJANTE DE AGUAS NEGRAS
 - T.R. - TAPON REGISTRO
 - ∅ - DIÁMETRO
 - - SUBE TUBERÍA DE VENTILACION
 - T.V.A. - TUBERÍA DE VENTILACION A AZOTEA
 - XXX-XX-XXX - DIÁMETRO EN MILIMETROS, PENDIENTE EN MILESIMAS, LONGITUD EN METROS.
 - XXXXXX - DIÁMETRO EN MILIMETROS, LONGITUD EN METROS.
- EQUIVALENCIAS (PENDIENTES)
- 5 - 0.5%
 - 10 - 1.0%
 - 20 - 2.0%

USO ESPECIFICO DEL PREDIO:
TIPO DE TRAMITE:

DATOS DEL PROPIETARIO		DATOS GENERALES	
NOMBRE: No.:		DATOS DEL PREDIO	
CALLE: No.:		CLAVE CATASTRAL:	USO
COLONIA: No.:		CONDominio: AREA: M2.	HABITACIONAL <input type="checkbox"/>
DELEGACION: No.:		MEDIDA DEL FRENTE: FONDO: m	UNIFAMILIAR <input type="checkbox"/>
FIRMA:		DIRECCION: No OFICIAL:	PLURIFAMILIAR (CONDOMINIO) <input type="checkbox"/>
DATOS DEL D.R.O		CALLE: No.:	COMERCIAL <input type="checkbox"/>
NOMBRE: xx		ENTRE LA CALLE: No.:	SERVICIOS <input type="checkbox"/>
CEDULA PROFESIONAL: xx		Y LA CALLE: No.:	INDUSTRIAL <input type="checkbox"/>
DIRECCION: xx		COLONIA: No.:	
DELEGACION: xx		DELEGACION: No.:	
TELEFONO: xx		DICTAMEN DE USO DE SUELO	
FIRMA:		No. DE FOLIO:	
CORRESPBLE. INGENIERIAS		NORMATIVIDAD	
NOMBRE: xx		CONCEPTO	
CEDULA PROFESIONAL: xx		ALTURA MAXIMA PERMITIDA	
DIRECCION: xx		COEFICIENTE DE OCUPACION DEL SUELO	
DELEGACION: xx		COEFICIENTE DE UTILIZACION DEL SUELO	
TELEFONO: xx		COEFICIENTE DE ABSORCION DEL SUELO	
FIRMA:		PORCENTAJE DEL AREA LIBRE	
DATOS DEL D.R.O		RESTRICCION AL FRENTE	
NOMBRE: ..		CAJONES DE ESTACIONAMIENTO	
CEDULA PROFESIONAL: ..		RESTRICCIONES DIC. USO DE SUELO	
DIRECCION: ..			
DELEGACION: ..			
TELEFONO: ..			
FIRMA:			

**RIVERO BORRELL - GUTIERREZ
ARQUITECTOS ingenor**

DATOS DE LA CONSTRUCCION

CONCEPTO	A. CONSTRUIDA	OBRA NUEVA	REGULARIZACION	NO LIC.	LICENCIA ANTERIOR
	NO LIC.	FECHA	METROS		
SOTANO					
PLANTA BAJA					
1er NIVEL					
MEZZANINE					
2do. NIVEL					
3er NIVEL					
VOLADOS					
ESTACIONAMIENTO					
OTROS					
TOTAL DE M ²					
BARDEO ML					
ALINEAMIENTO ML					
DEMOLICION					

ESCALA: 1:25

COTAS: METROS


CLAVE: HS-02

SELO


Este plano sustituye a los anteriores
REVISIÓN - 00 6 marzo 2018




CROQUIS DE UBICACIÓN PLANTA BAJA NIVEL +0.00 ESC: S/E

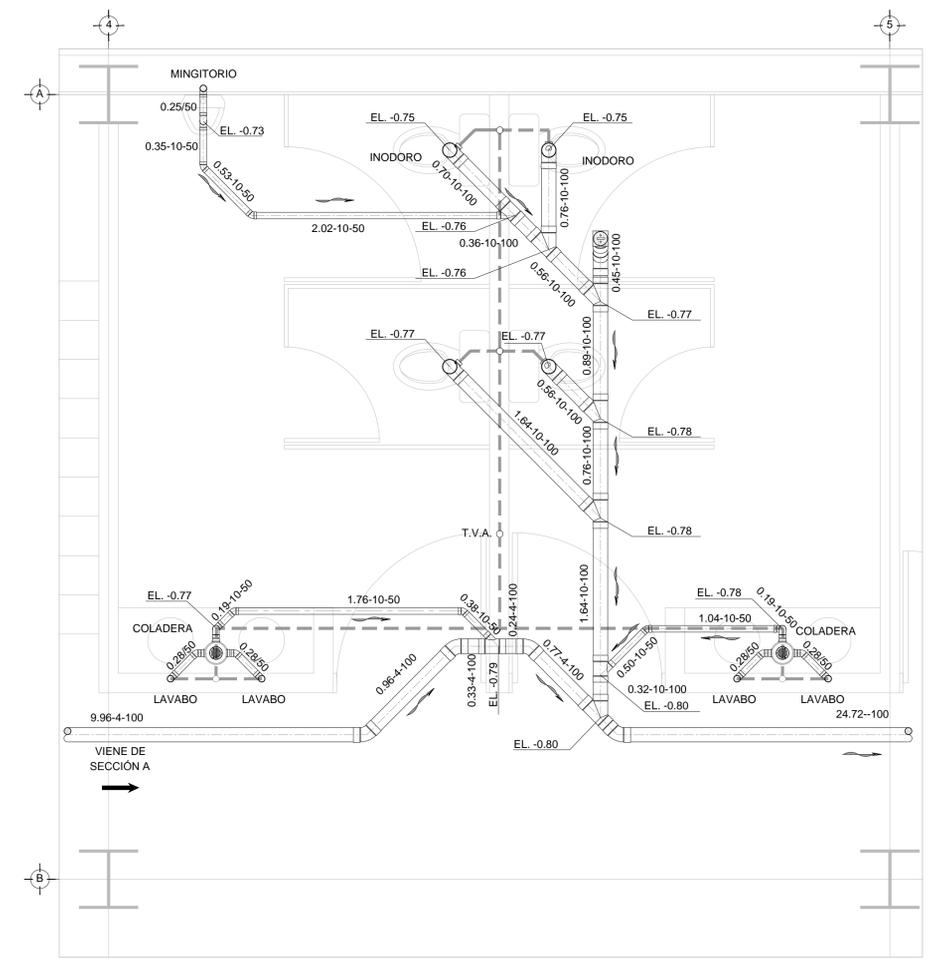


PLANTA BAJA - SECCIÓN B - DISTRIBUCIÓN DRENAJE SANITARIO NIVEL +0.00 ESC: 1:25

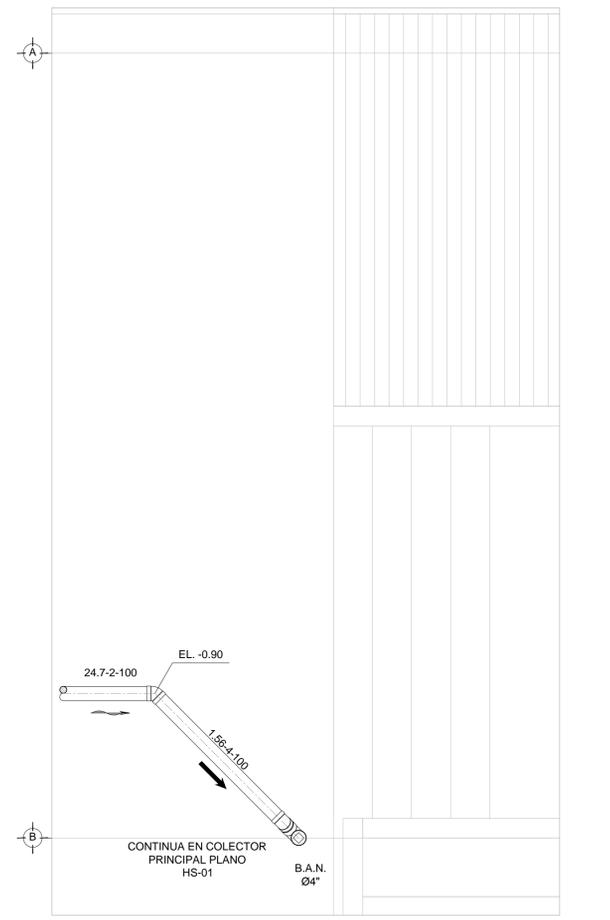

CROQUIS DE UBICACIÓN ESTACIONAMIENTO - 03.00 ESC: S/E

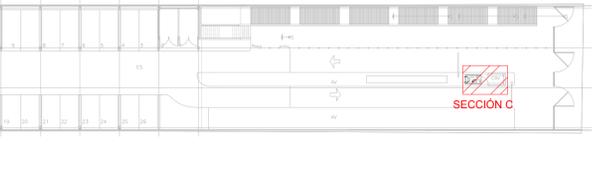

PLANTA ESTACIONAMIENTO - SECCIÓN C DISTRIBUCIÓN DRENAJE SANITARIO NIVEL - 03.00 ESC: 1:25

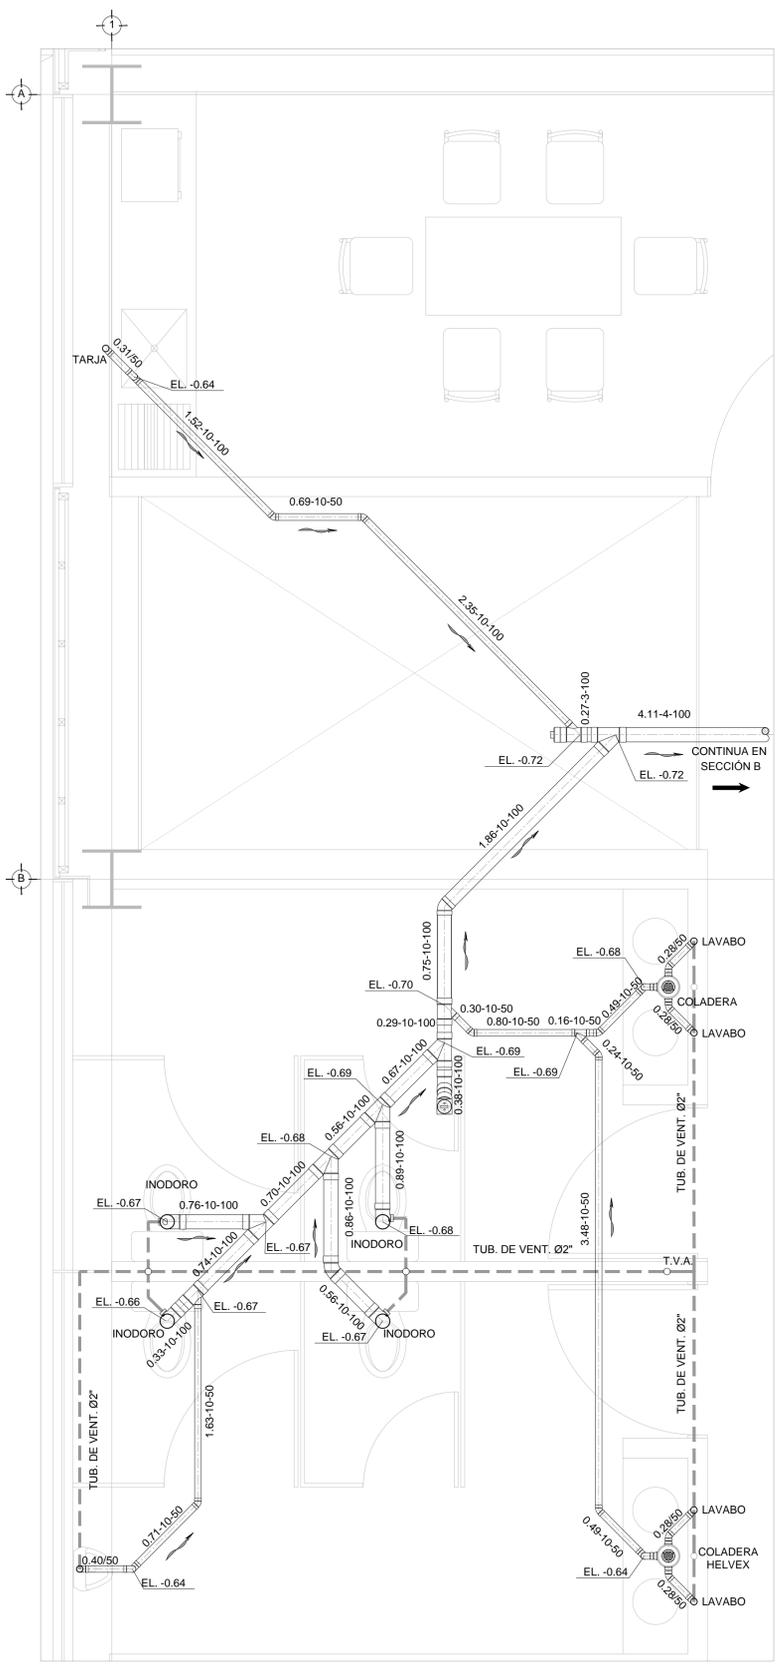

PLANTA BAJA - SECCIÓN A - DISTRIBUCIÓN DRENAJE SANITARIO NIVEL +0.00 ESC: 1:25