

**CENTRO DE SERVICIO INFONAVIT  
CESI / ALTAMIRA**

**BOULEVARD ALLENDE No. 902 COL. LA POTOSINA  
MUNICIPIO ALTAMIRA TAMAULIPAS**

**PROYECTO EJECUTIVO  
INSTALACIÓN PCI**


**NOTAS GENERALES**

EXTINTOR:  
SERÁ DEL TIPO ABC, CON CAPACIDAD  
DE 9 KG. DE POLVO QUÍMICO.

- 1.- DIMENSIONES EN METROS.
- 2.- ELEVACIONES EN METROS.

**NOMENCLATURA:**

E-# - EXTINTOR - NÚMERO  
DE EXTINTOR

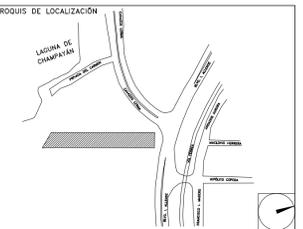


SISTEMA DE PROTECCIÓN CONTRA INCENDIO  
DISTRIBUCIÓN DE EXTINTORES - PLANTA BAJA

NÚMERO DEL PLANO:  
AL-E-PL-PCI-002-00

FECHA: 00-00-00  
ACOTACION: MTS  
ESCALA: 1:125

UBICACIÓN DEL ARCHIVO:

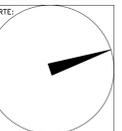

**SIMBOLOGÍA**



EXTINTOR

**NOMENCLATURA**

E-# EXTINTOR - # DE EXTINTOR TIPO ABC

CO2-# EXTINTOR - # DE EXTINTOR TIPO CO2



**USO ESPECÍFICO  
DEL PREDIO:**

**TIPO DE TRAMITE:**

**DATOS DEL PROPIETARIO**

NOMBRE: No.:  
CALLE:  
COLONIA:  
DELEGACION: XX  
TELEFONO:  
FIRMA:

**DATOS DEL D.R.O**

NOMBRE: XX  
CEDULA PROFESIONAL: XX  
DIRECCION: XX  
DELEGACION: XX  
COLONIA:  
TELEFONO: XX  
FIRMA:

**CORRESPBLE. INGENIERIAS**

NOMBRE: XX  
CEDULA PROFESIONAL: XX  
DIRECCION: XX  
DELEGACION: XX  
TELEFONO: XX  
FIRMA:

**DATOS DEL D.R.O**

NOMBRE: ..  
CEDULA PROFESIONAL: .. COL.  
DIRECCION: ..  
DELEGACION:  
TELEFONO:  
FIRMA:

**DATOS GENERALES**

**DATOS DEL PREDIO**

CLAVE CATASTRAL:  
CONDOMINIO: AREA: M2.  
MEDIDA DEL FRENTE: FONDO: m  
DIRECCION: No OFICIAL:  
CALLE: ENTRE LA CALLE:  
Y LA CALLE: COLONIA:  
DELEGACION: XX  
DICTAMEN DE USO DE SUELO  
No. DE FOLIO: FECHA:

**USO**

HABITACIONAL   
UNIFAMILIAR   
PLURIFAMILIAR (CONDOMINIO)   
COMERCIAL   
SERVICIOS   
INDUSTRIAL

**NORMATIVIDAD**

**CONCEPTO**

CONCEPTO	NORMA	PROYECTO	DEF.
ALTURA MAXIMA PERMITIDA			
COEFICIENTE DE OCUPACION DEL SUELO			
COEFICIENTE DE UTILIZACION DEL SUELO			
COEFICIENTE DE ABSORCION DEL SUELO			
PORCENTAJE DE AREA LIBRE			
RESTRICCION AL FRENTE			
CAJONES DE ESTACIONAMIENTO			
RESTRICCIONES DIC. USO DE SUELO			

**RIVERO BORRELL - GUTIERREZ** ingenor  
**ARQUITECTOS**

**DATOS DE LA CONSTRUCCION**

CONCEPTO	A. CONSTRUCCION		OBRAS NUEVAS		REGULARIZACION		LICENCIA ANTERIOR	
	No. LIC.	FECHA	No. LIC.	FECHA	No. LIC.	FECHA	No. LIC.	FECHA
SOTANO								
PLANTA BAJA								
1er NIVEL								
MEZZANINE								
2do. NIVEL								
3er NIVEL								
VOLADOS								
ESTACIONAMIENTO								
OTROS								
TOTAL DE M <sup>2</sup>								
BARDEO ML.								
ALINEAMIENTO ML.								
DEMOLICION								

ESCALA:  
1:125

COTAS:  
METROS

CLAVE:  
PC-02

Este plano sustituye a los anteriores


REVISIÓN - 00

6 marzo 2018


**SELLO**

**SELLO**

PLANO APTO PARA CONSTRUCCION

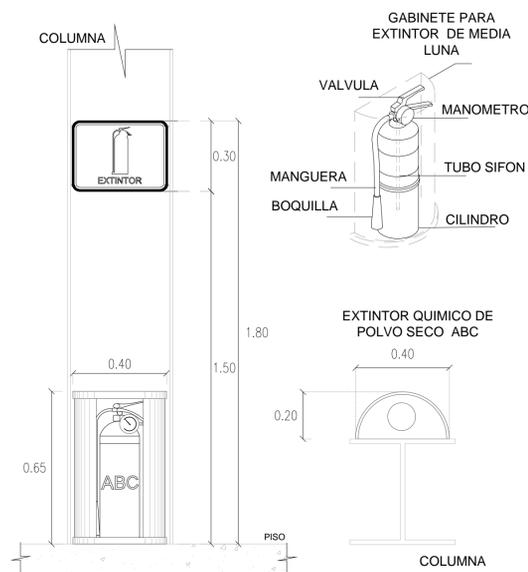


D01- DETALLE GENERAL DE INSTALACION DE EXTINTOR TIPO ABC  
SIN ESCALA

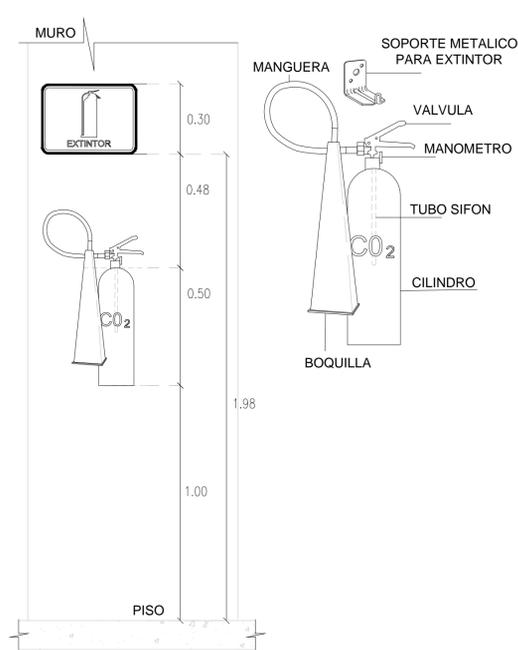


D02- DETALLE GENERAL DE INSTALACION DE EXTINTOR TIPO CO2  
SIN ESCALA



VER DETALLE 02 DE PLANO PC-02    VER DETALLE 02 DE PLANO PC-02    VER DETALLE 01 DE PLANO PC-02

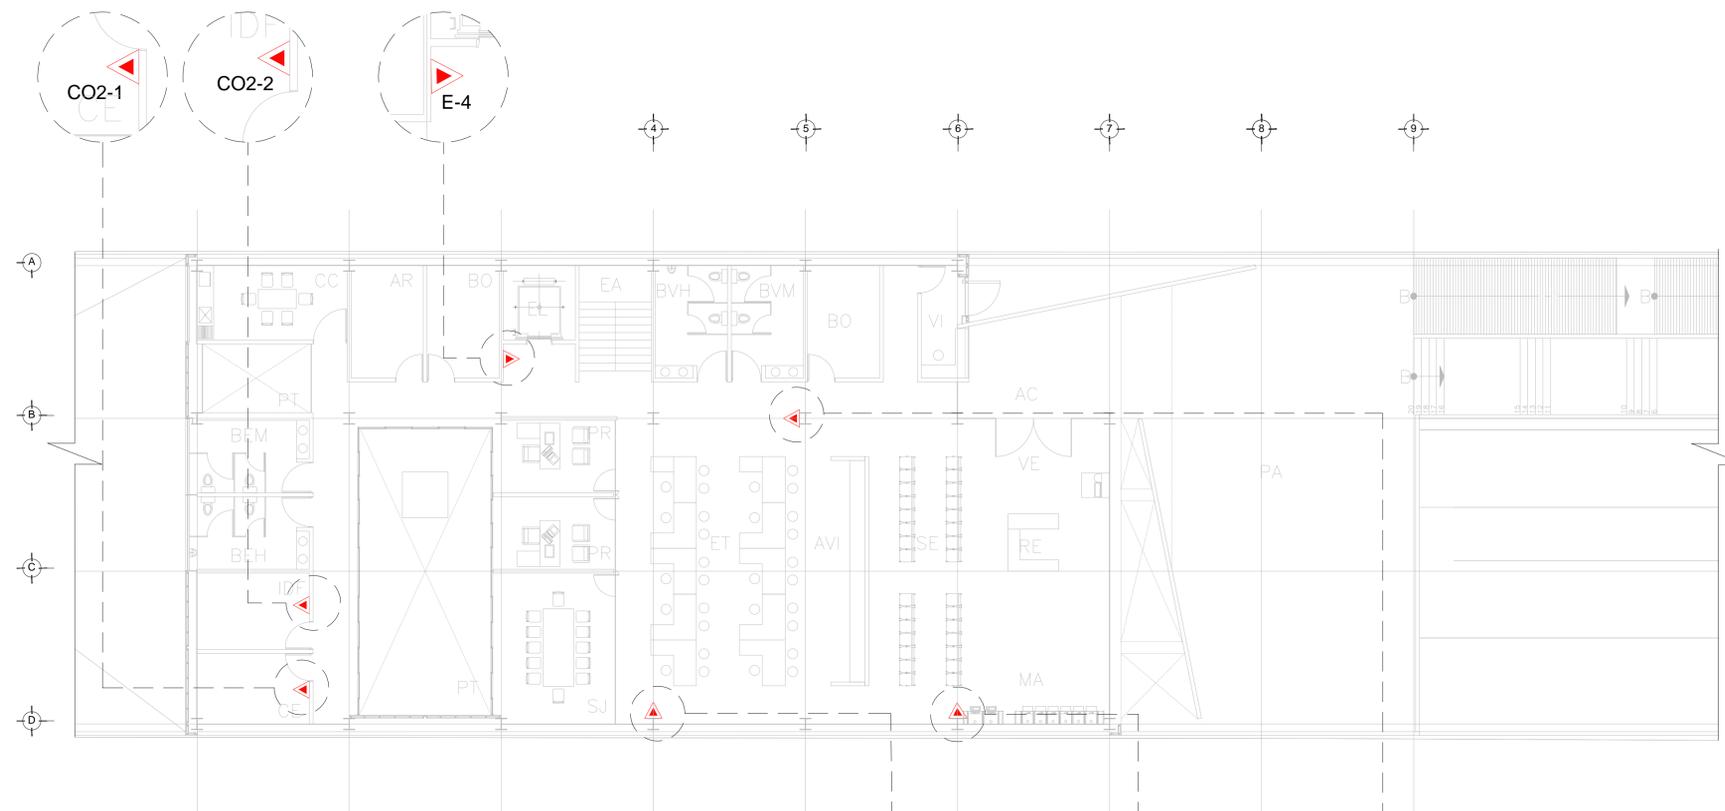

PLANTA BAJA- NIVEL +3.00 INSTALACIÓN DE PROTECCION CONTRA INCENDIO  
ESC. 1:125

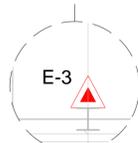

VER DETALLE 01 DE PLANO PC-02



VER DETALLE 02 DE PLANO PC-02



VER DETALLE 01 DE PLANO PC-02