

CENTRO DE ATENCIÓN CESI INFONAVIT CAMPECHE


Lote 14-A, Av. Miguel Aleman, San Francisco de Campeche,
Campeche

PROYECTO EJECUTIVO AIRE ACONDICIONADO


NOTAS:

1. LAS BASES DE LOS EQUIPOS SERAN A BASE DE UNA PLANCHA CORRIDA DE CONCRETO ARMADO DE 20 CMS DE ESPESOR COMO MINIMO, DE 250 Kg/m². LAS CUJLES SE COORDINARAN CON ESTRUCTURA Y ARQUITECTURA, PARA REVISION Y UBICACION FINAL.
2. LAS COTAS RIGEN AL DIBUJO
3. TODAS LAS DIMENSIONES DEBERAN SER VERIFICADAS EN SITO
4. ES OBLIGACION DEL CONTRATISTA DEL SISTEMA DE AIRE ACONDICIONADO, VERIFICAR TODAS LAS DIMENSIONES Y CONDICIONES MOSTRADAS EN LOS PLANOS, NOTIFICANDO A LA COORDINADORA DE OBRA CUALQUIER DISCREPANCIA Y/O CONFLICTO RELACIONADO CON EL PROYECTO. EL TRABAJO EN EL AREA DEL PROBLEMA SERA SUSPENDIDO HASTA SER APROBADO POR LA COORDINADORA DE OBRA
5. TODAS LAS DIMENSIONES PARA NIVELES ARQUITECTONICOS DEBERAN DE SER VERIFICADAS POR EL INGENIERO ESTRUCTURISTA
6. PARA DIMENSIONES ESTRUCTURALES VERIFICAR CON INGENIERIA CIVIL
7. ELEMENTOS COMO BASES DE EQUIPOS, SOPORTES DE TUBERIAS DE AGUA REFRIGERADA, ASI COMO SUS ELEMENTOS DE FIJACION A MUROS Y LOSAS, SERAN VERIFICADAS POR LA PARTE ESTRUCTURAL, APROBANDO DICHS ELEMENTOS
8. CUALQUIER ELEMENTO DE SOPORTERIA, BASES, ANCLAJES, SERAN CON TRATAMIENTO PARA SOPORTAR AMBIENTE SALINO.
9. LAS BASES DE LAS UNIDADES CONDENSADORAS ESTARAN PINTADAS EN NEGRO, CON PINTURA RESISTENTE A AMBIENTE SALINO
10. LAS BASES DE LAS UNIDADES MANEJADORAS, UNIDADES PAQUETE, ESTARAN A 0.80 cms, s.n.l., CON ANCLAJES ANTITORMENTA
11. LAS BASES DE LOS VENTILADORES TIPO HONGO, ESTARAN INSTALADOS A 0.60 cms, s.n.l., CON ANCLAJES ANTITORMENTA

CROQUIS DE LOCALIZACIÓN

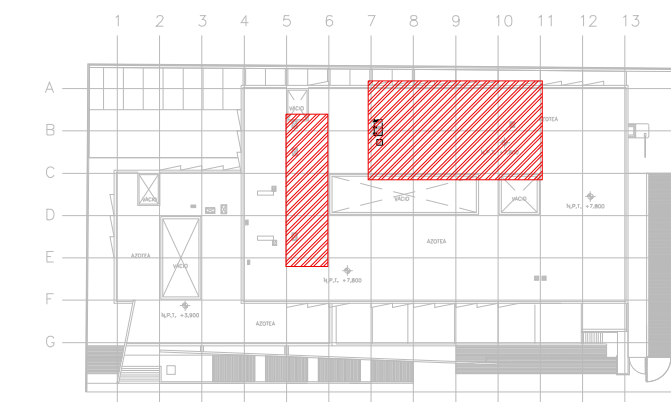


CROQUIS DE LOCALIZACIÓN

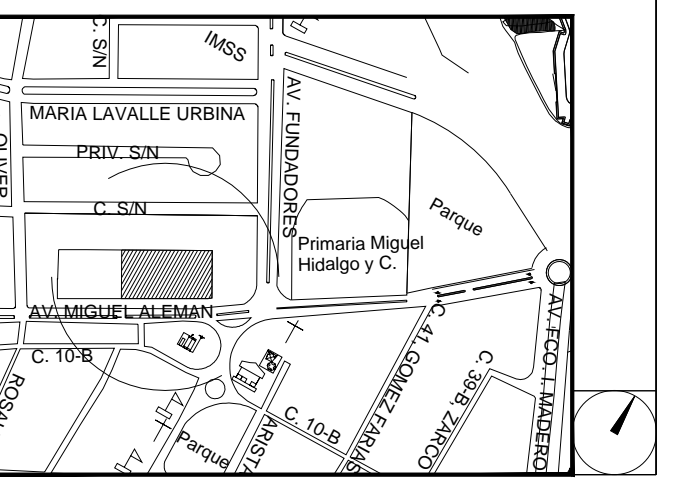

DISTRIBUCIÓN DE BASES DE EQUIPOS EN PLANTA DE AZOTEA

NUMERO DEL PLANO:
CA-E-PL-AA-005-01

FECHA: 00-00-00 ACOTACION: MTS ESCALA: 1:50
UBICACION DEL ARCHIVO:

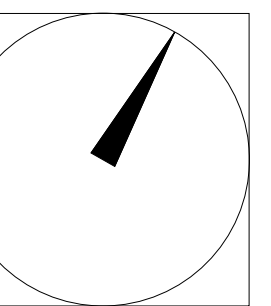

USO ESPECIFICO DEL PREDIO:

TIPO DE TRAMITE:

DATOS DEL PROPIETARIO

NOMBRE: No.:
CALLE:
COLONIA:
DELEGACION:
TELEFONO:

DATOS DEL D.R.O

NOMBRE: xx
CEDULA PROFESIONAL: xx
DIRECCION: xx
DELEGACION: xx
TELEFONO: xx

CALCULISTA MECÁNICO

NOMBRE: GERARDO MIGUEL JURADO DOMINGUEZ
CEDULA PROFESIONAL: 6148259
DIRECCION: Rio Amazonas 30, Piso 1, Col. Cuauhtémoc.
DELEGACION: Cuauhtémoc, Ciudad de México
TELEFONO MOVIL: (044) 95-39-28-20-91

DATOS DEL D.R.O

NOMBRE: ..
CEDULA PROFESIONAL: ..
DIRECCION: ..
DELEGACION: COL.

FIRMA:

DATOS GENERALES

DATOS DEL PREDIO		USO
CLAVE CATASTRAL:	AREA: M2.	HABITACIONAL <input type="checkbox"/>
CONDOMINIO:	LOTE:	UNIFAMILIAR <input type="checkbox"/>
MEDIDA DEL FRENTE:	FONDO: m	PLURIFAMILIAR (CONDOMINIO) <input type="checkbox"/>
DIRECCION:	No OFICIAL:	COMERCIAL <input type="checkbox"/>
CALLE:		SERVICIOS <input type="checkbox"/>
ENTRE LA CALLE Y LA CALLE:		INDUSTRIAL <input type="checkbox"/>
COLONIA:		
DELEGACION:		
DICTAMEN DE USO DE SUELO:		
No. DE FOLIO:	FECHA:	

NORMATIVIDAD

CONCEPTO	NORMA	PROYECTO	DEF.
ALTIMETRIA PERMITIDA			
COEFICIENTE DE OCUPACION DEL SUELO			
COEFICIENTE DE UTILIZACION DEL SUELO			
COEFICIENTE DE ABSORCION DEL SUELO			
PORCENTAJE DEL AREA LIBRE			
RESTRICCION AL FRENTE			
CAJONES DE ESTACIONAMIENTO			
RESTRICCIONES DIC. USO DE SUELO			

RIVERO BORRELL - GUTIERREZ ingenor ARQUITECTOS

DATOS DE LA CONSTRUCCION

CONCEPTO	LICENCIA ANTERIOR		
	A. CONSTRUIDA	OBRA NUEVA	REGULACION
SOTANO			
PLANTA BAJA			
1er NIVEL			
MEZZANINE			
2do. NIVEL			
3er NIVEL			
VOLADOS			
ESTACIONAMIENTO			
OTROS			
TOTAL DE M ²			
BARDEO M ²			
ALINEAMIENTO ML			
DEMOLICION			

ESCALA:

1:50

COTAS:

METROS

CLAVE:

AA-05

B

SELLO

Este plano sustituye a los anteriores
REVISIÓN - 01 31 agosto 2018

AIRE ACONDICIONADO DISTRIBUCIÓN DE BASES DE EQUIPOS

1:50 0.00 0.20 1.00 1.50 2.00 4.00

PLANO APTO PARA CONSTRUCCION


SIMBOLOGIA

	UGAR-XX	UNIDAD GENERADORA DE AGUA REFRIGERADA
	UMA-00A-XX	UNIDAD MANEJADORA DE AIRE
	BAR-XX	BOMBA DE AGUA REFRIGERADA
	UC-XX	UNIDAD CONDENSADORA HORIZONTAL
	TEXP-01	TANQUE DE EXPANSION DE MEMBRANA
	TSA-01	TANQUE SEPARADOR DE AIRE
	VE-XX	VENTILADOR DE EXTRACCION TIPO HONGO
		BASES DE EQUIPOS
	C.A.A.	CONTRATISTA AIRE ACONDICIONADO
	C.E.	CONTRATISTA ELECTRICO
	C.C.	CONTRATISTA DE CONTROL
	C.H.	CONTRATISTA HIDRAULICO

N.P.T. +7.800

DISTRIBUCIÓN DE BASES DE EQUIPOS PLANTA AZOTEA N.L.A.L. +7.80m

ESC. 1:50

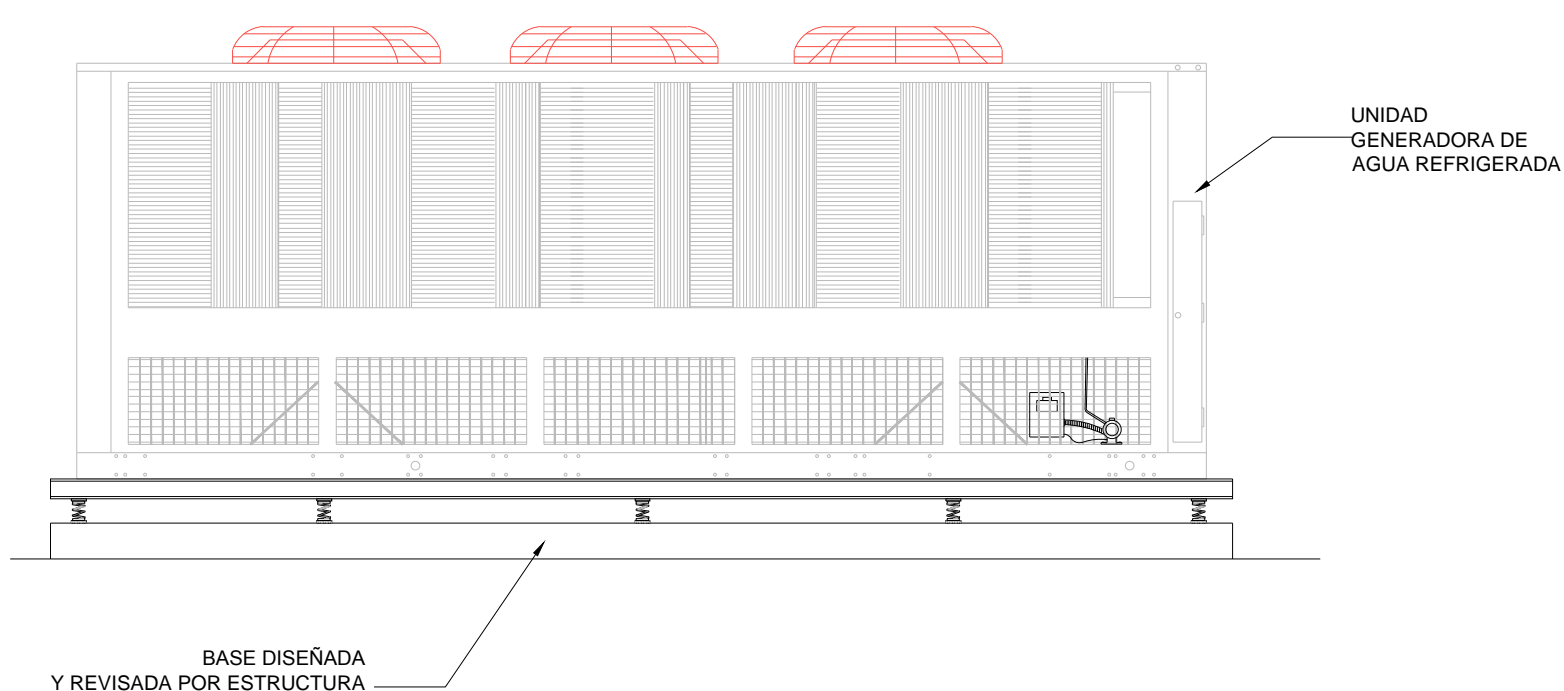

BASE DISEÑADA Y REVISADA POR ESTRUCTURA

UNIDAD GENERADORA DE AGUA REFRIGERADA ENFRIADA POR AIRE

1 ESC. 1:50

