


**CENTRO DE ATENCIÓN CESI INFONAVIT  
CAMPECHE**  
Lote 14-A, Av. Miguel Aleman, San Francisco de Campeche,  
Campeche

**PROYECTO EJECUTIVO  
INSTALACIÓN ESPECIALES**

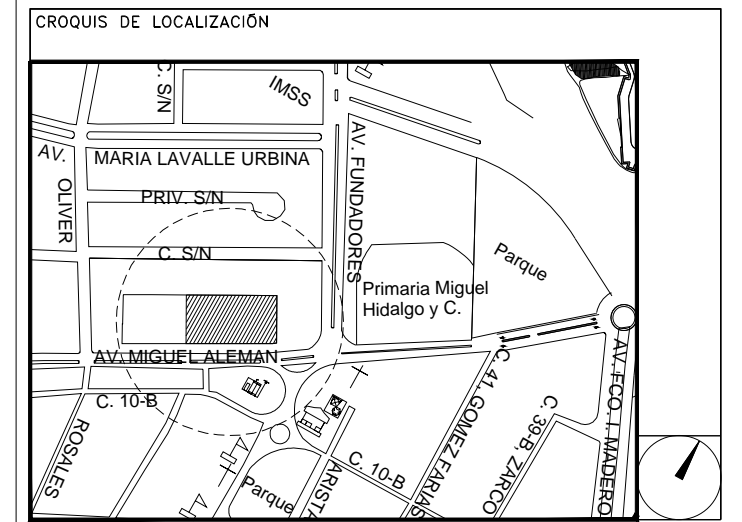

**INSTALACION DE DATOS  
(CESI)**

NUMERO DEL PLANO:  
CA-E-PL-ES-007-00

FECHA: 00-00-00 ACOTACION: MTS ESCALA: 1:125

UBICACION DEL ARCHIVO:



**USO ESPECIFICO DEL PREDIO:**

**TIPO DE TRAMITE:**

<b>DATOS DEL PROPIETARIO</b>		<b>DATOS DEL PREDIO</b>		<b>USO</b>
NOMBRE:	No.:	CLAVE CATASTRAL:	AREA: M2.	HABITACIONAL <input type="checkbox"/>
CALLE:		CONDOMINIO:	LOTE:	UNIFAMILIAR <input type="checkbox"/>
COLONIA:		MEDIDA DEL FRENTE:	FONDO: m	PLURIFAMILIAR (CONDOMINIO) <input type="checkbox"/>
DELEGACION:		DIRECCION:	No OFICIAL:	COMERCIAL <input type="checkbox"/>
TELEFONO:		CALLE:		SERVICIOS <input type="checkbox"/>
FIRMA:		ENTRE LA CALLE Y LA CALLE:		INDUSTRIAL <input type="checkbox"/>
<b>DATOS DEL D.R.O</b>		DICTAMEN DE USO DE SUELO		
NOMBRE: XX		No. DE FOLIO:	FECHA:	
CEDULA PROFESIONAL: XX		<b>NORMATIVIDAD</b>		
DIRECCION: XX		<b>CONCEPTO</b>		
DELEGACION: XX		ALTIMA MAXIMA PERMITIDA	NORMA	PROYECTO
TELEFONO: XX		COEFICIENTE DE OCUPACION DEL SUELO		DEF.
FIRMA:		COEFICIENTE DE UTILIZACION DEL SUELO		
<b>RESPONSABLE DE INSTALACION</b>		COEFICIENTE DE ABSORCION DEL SUELO		
NOMBRE: JUAN CARLOS APOLONIO CONTLA		PORCENTAJE DEL AREA LIBRE		
CEDULA PROFESIONAL: 8256972		RESTRICCION AL FRENTE		
DIRECCION: Rio Amazonas 30, Piso 1, Col. Cuauhtémoc		CAJONES DE ESTACIONAMIENTO		
DELEGACION: Cuauhtémoc, Ciudad de México		RESTRICCIONES DIG. USO DE SUELO		
TELEFONO MOVIL: (044) 95 - 40 - 31 - 74 - 98				
FIRMA:				
<b>DATOS DEL D.R.O</b>				
NOMBRE: ..				
CEDULA PROFESIONAL: ..	COL.			
DIRECCION: ..				
DELEGACION: ..				
TELEFONO: ..				
FIRMA: ..				

**RIVERO BORRELL - GUTIERREZ ingenor**  
**ARQUITECTOS**

**SELLO**

<b>DATOS DE LA CONSTRUCCION</b>			
CONCEPTO	A. CONSTRUIDA	OPERA NUEVA	REGULARIZACION
SOTANO			
PLANTA BAJA			
1er NIVEL			
MEZZANINE			
2do. NIVEL			
3er NIVEL			
VOLADOS			
ESTACIONAMIENTO			
OTROS			
TOTAL DE M <sup>2</sup>			
BARDEO M <sup>2</sup>			
ALINEAMIENTO ML			
DEMOLICION			


ESCALA: 1:125

COTAS: METROS


CLAVE: ES-07

**SELLO**

Este plano sustituye a los anteriores  
**REVISIÓN - 00/16 de marzo 2018**

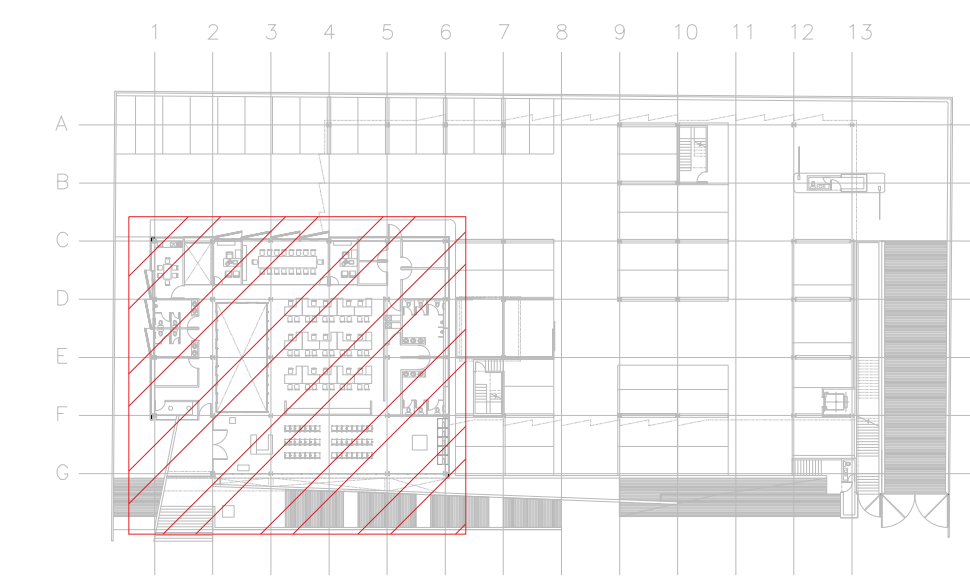

PLANTA DE ACCESO SE

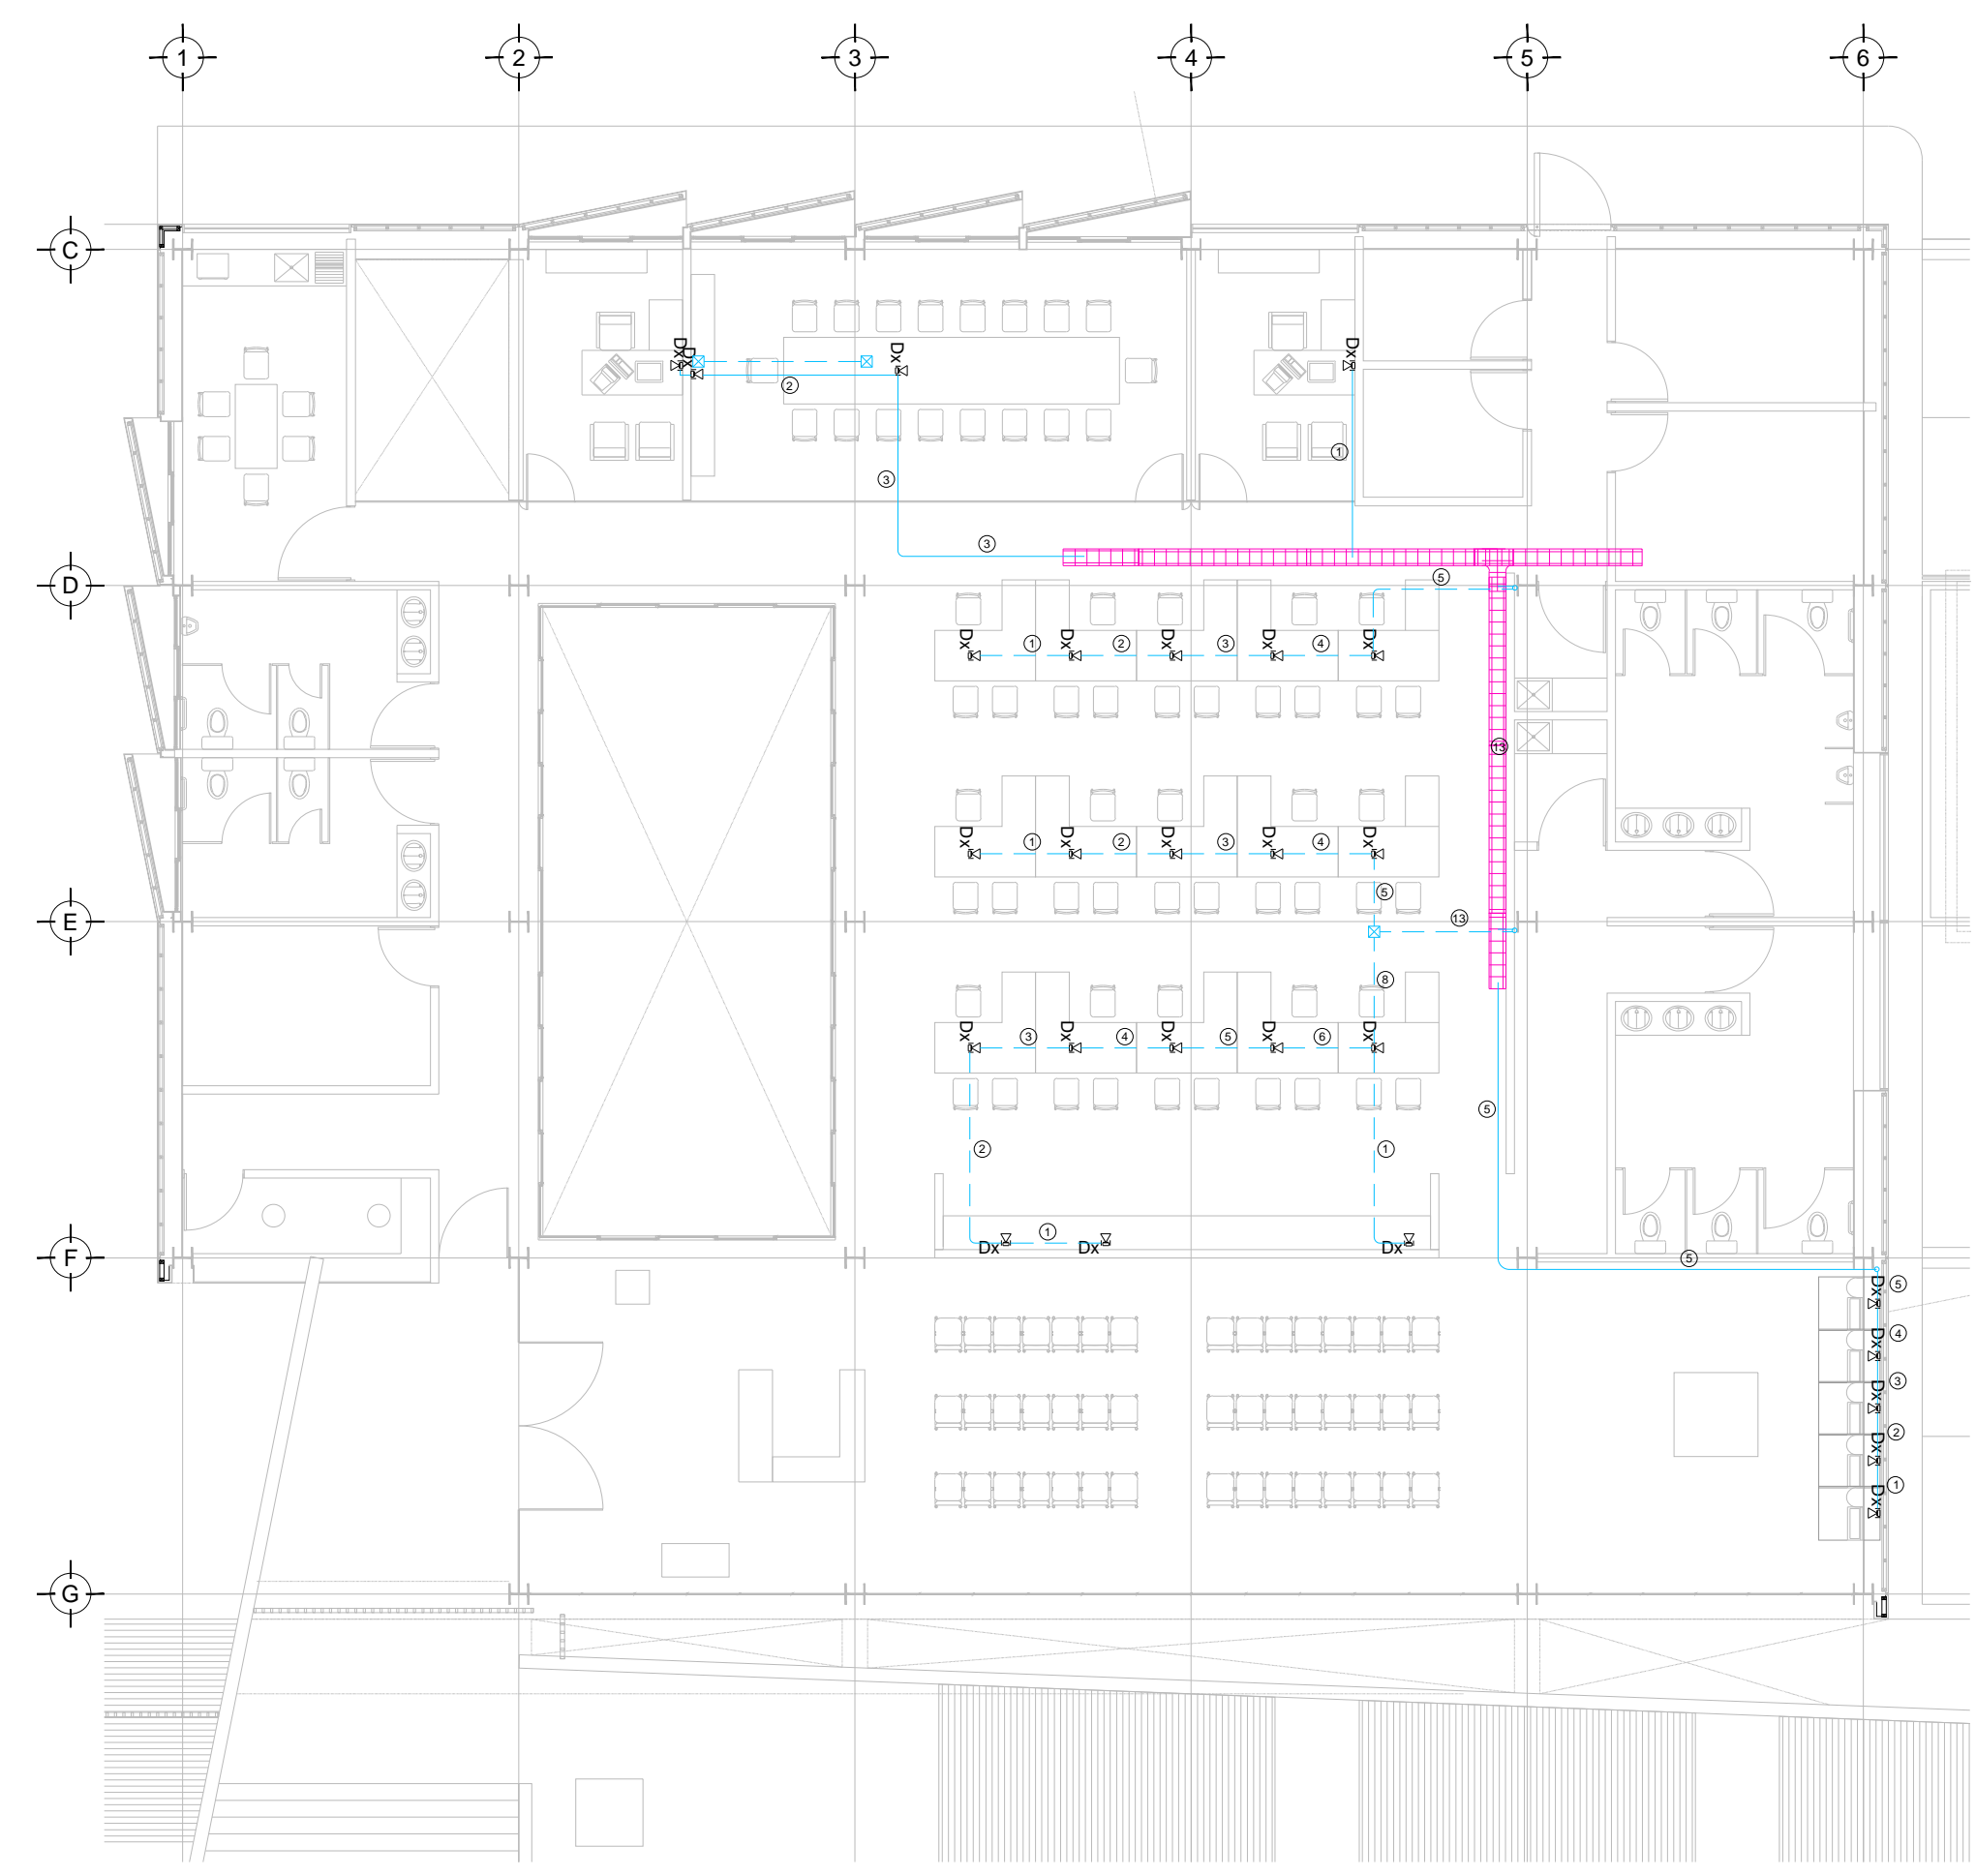

TENDIDO DE INSTALACION DE DATOS (CESI) N.P.T. ±0.00 mts.  
ESC: 1:125

**CEDULA DE CABLEADO VOZ Y DATOS**

# # #

INDICA CANT DE CABLES

CABLEADO UTP 4 PARES TRENZADOS CATEGORIA 6 EN TUBERIA PARED DELGADA GALVANIZADA DEL DIAMETRO INDICADO

CANT DE CABLES	DIAMETRO DE TUBERIA EN MILIMETROS
1-3	21
4-6	27
7-10	32
11-13	38

**SIMBOLOGIA**

	SALIDA DE DATOS EN MURO
	SALIDA DE DATOS EN PISO
	CABLE ETHERNET CAT 6 UTP EN TUBERIA CONDUIT PDG 21MM (3/4") CANALIZADA POR MURO O LECHO BAJO DE LOSA SUPERIOR
	CABLE ETHERNET CAT 6 UTP EN PISO
	CHAROLA TIPO MALLA DE 10CM DE PROFUNDIDAD MARCA TECNOTRAY O SIMILAR.
N.L.B.	NIVEL DE LECHO BAJO DE CHAROLA

**NOTAS ADICIONALES**

EN AUSENCIA DE CHAROLA, SE USARÁ TUBERIA CONDUIT PDG 21MM (3/4") COMO CANALIZACION A MENOS QUE SE INDIQUE LO CONTRARIO EN CEDULA.

LA CEDULA INDICA CANTIDAD DE CABLES EN CANALIZACION DEL TIPO ESPECIFICADO EN LA SIMBOLOGIA DE ACUERDO AL TIPO DE INSTALACION.

PLANO APTO PARA CONSTRUCCION