


**CENTRO DE ATENCIÓN CESI INFONAVIT
CAMPECHE**
Lote 14-A, Av. Miguel Aleman, San Francisco de Campeche,
Campeche

**PROYECTO EJECUTIVO
INSTALACIÓN ESPECIALES**

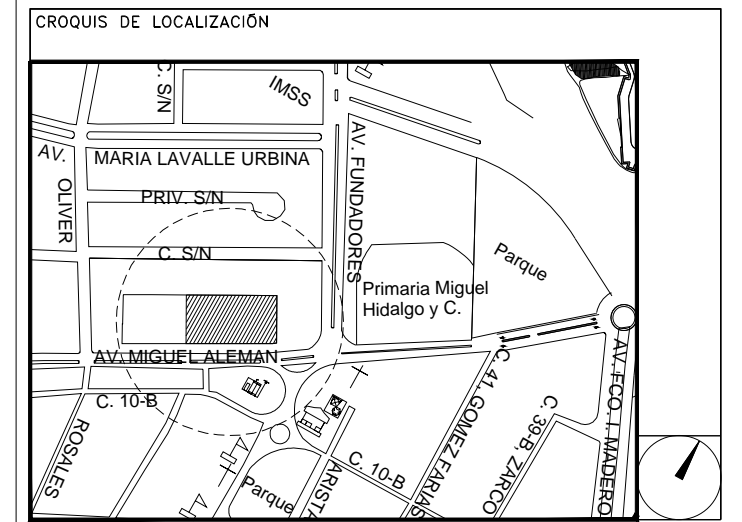

**INSTALACION DE DATOS
(DELEGACION)**

NUMERO DEL PLANO:
CA-E-PL-ES-008-00

FECHA: 00-00-00 ACOTACION: MTS ESCALA: 1:125



UBICACION DEL ARCHIVO:



USO ESPECIFICO DEL PREDIO:

TIPO DE TRAMITE:

DATOS DEL PROPIETARIO		DATOS DEL PREDIO		USO
NOMBRE:	No.:	CLAVE CATASTRAL:	AREA: M2.	HABITACIONAL <input type="checkbox"/>
CALLE:		CONDOMINIO:	LOTE:	UNIFAMILIAR <input type="checkbox"/>
COLOMIA:		MEDIDA DEL FRENTE:	FONDO: m	PLURIFAMILIAR (CONDOMINIO) <input type="checkbox"/>
DELEGACION:		DIRECCION:	No OFICIAL:	COMERCIAL <input type="checkbox"/>
TELEFONO:		CALLE:		SERVICIOS <input type="checkbox"/>
FIRMA:		ENTRE LA CALLE Y LA CALLE:		INDUSTRIAL <input type="checkbox"/>
DATOS DEL D.R.O		DICTAMEN DE USO DE SUELO		
NOMBRE: XX		No. DE FOLIO:	FECHA:	
CEDULA PROFESIONAL: XX		NORMATIVIDAD		
DIRECCION: XX		CONCEPTO		
DELEGACION: XX		ALTIMA MAXIMA PERMITIDA	NORMA	PROYECTO
TELEFONO: XX		COEFICIENTE DE OCUPACION DEL SUELO		
FIRMA:		COEFICIENTE DE UTILIZACION DEL SUELO		
RESPONSABLE DE INSTALACION		CAJONES DE ESTACIONAMIENTO		
NOMBRE: JUAN CARLOS APOLONIO CONTLA		RESTRICCIONES DIG. USO DE SUELO		
CEDULA PROFESIONAL: 8256972				
DIRECCION: Rio Amazonas 30, Piso 1, Col. Cuauhtémoc				
DELEGACION: Cuauhtémoc, Ciudad de México				
TELEFONO MOVIL: (044) 95 - 40 - 31 - 74 - 98				
FIRMA:				
DATOS DEL D.R.O				
NOMBRE: ..	COL.			
CEDULA PROFESIONAL: ..				
DIRECCION: ..				
DELEGACION:				
TELEFONO:				
FIRMA:				

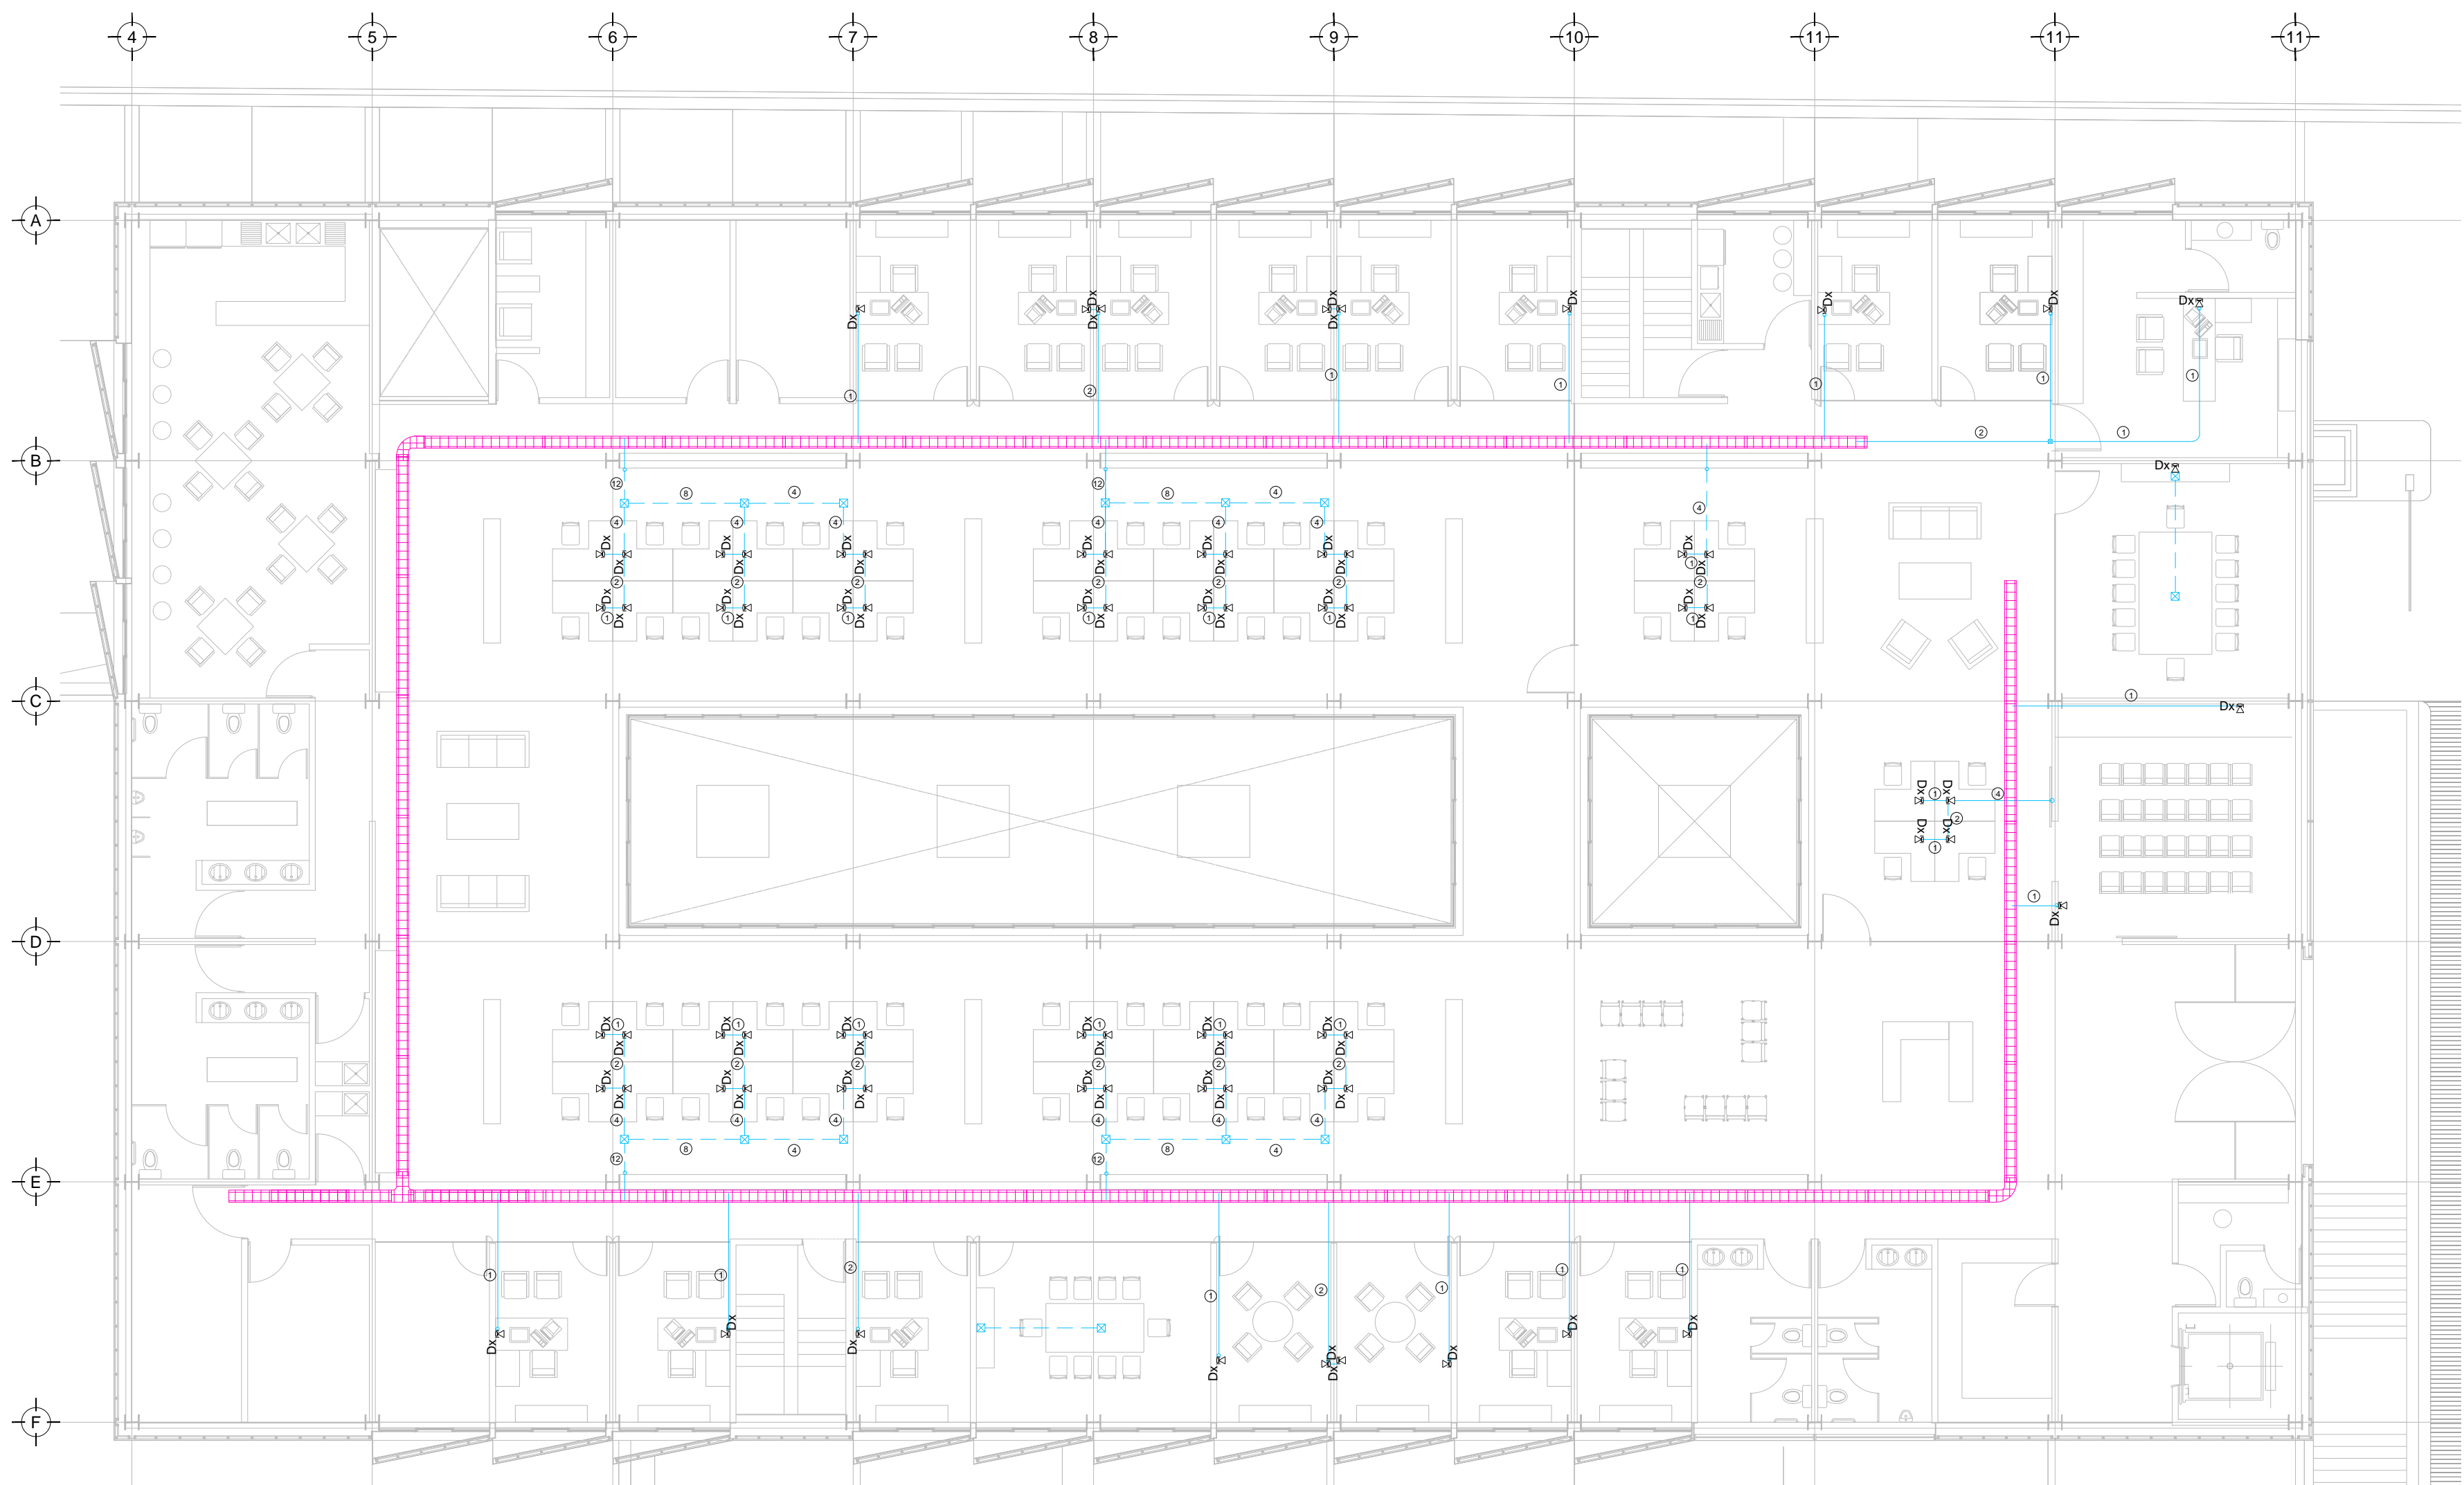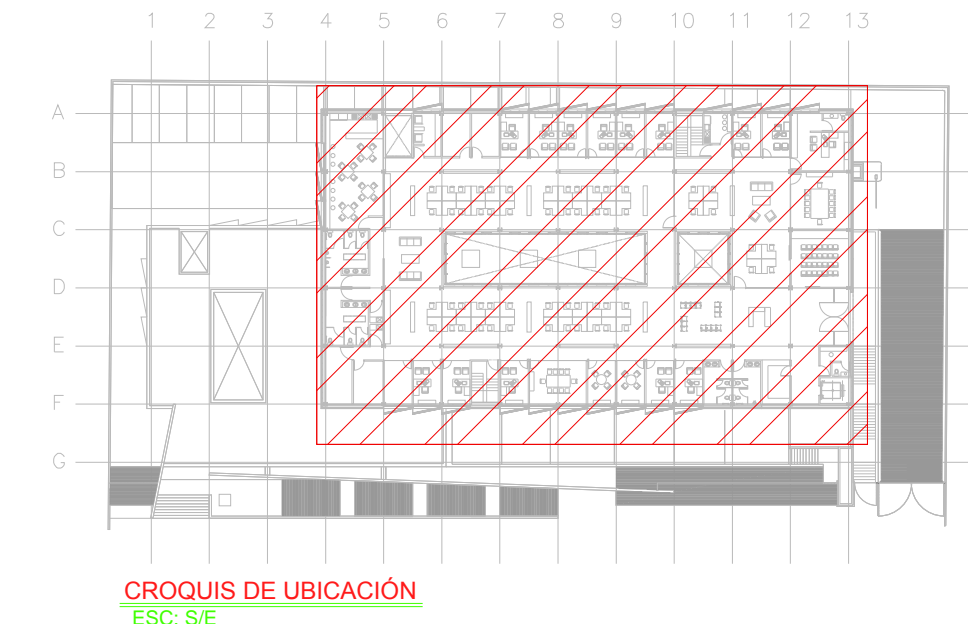

TENDIDO DE INSTALACION DE DATOS (DELEGACION) N.P.T. +3.90 ms.
ESC: 1:125

CEDULA DE CABLEADO VOZ Y DATOS

#	##
INDICA CANT DE CABLES	
CABLEADO UTP 4 PARES TRENZADOS CATEGORIA 6 EN TUBERIA PARED DELGADA GALVANIZADA DEL DIAMETRO INDICADO	
CANT DE CABLES	DIAMETRO DE TUBERIA EN MILIMETROS
1-3	21
4-6	27
7-10	32
11-13	38

SIMBOLOGIA

	SALIDA DE DATOS EN MURO
	SALIDA DE DATOS EN PISO
	CABLE ETHERNET CAT 6 UTP EN TUBERIA CONDUIT PDG 21MM (3/4") CANALIZADA POR MURO O LECHO BAJO DE LOSA SUPERIOR
	CABLE ETHERNET CAT 6 UTP EN PISO
	CHAROLA TIPO MALLA DE 10CM DE PROFUNDIDAD MARCA TECNOTRAY O SIMILAR.
N.L.B. NIVEL DE LECHO BAJO DE CHAROLA	

NOTAS ADICIONALES

EN AUSENCIA DE CHAROLA SE USARA TUBERIA CONDUIT PDG 21MM (3/4") COMO CANALIZACION A MENOS QUE SE INDIQUE LO CONTRARIO EN CEDULA.

LA CEDULA INDICA CANTIDAD DE CABLES EN CANALIZACION DEL TIPO ESPECIFICADO EN LA SIMBOLOGIA DE ACUERDO AL TIPO DE INSTALACION.

PLANO APTO PARA CONSTRUCCION

RIVERO BORRELL - GUTIERREZ
ARQUITECTOS ingenor

SELLO

DATOS DE LA CONSTRUCCION	
CONCEPTO	LICENCIA ANTERIOR
A. CONSTRUIDA	OPERA NUEVA
REGULACION	NO LIC
FECHA	METROS
SOTANO	
PLANTA BAJA	
1er NIVEL	
MEZZANINE	
2do. NIVEL	
3er NIVEL	
VOLADOS	
ESTACIONAMIENTO	
OTROS	
TOTAL DE M ²	
BARDEO MI	
ALINEAMIENTO ML	
DEMOLICION	
ESCALA: 1:125	SELLO
COTAS: METROS	
CLAVE: ES-08	
Este plano sustituye a los anteriores	
REVISIÓN - 00/16 de marzo 2018	