


**CENTRO DE ATENCIÓN CESI INFONAVIT
CAMPECHE**
Lote 14-A, Av. Miguel Aleman, San Francisco de Campeche,
Campeche

**PROYECTO EJECUTIVO
INSTALACIÓN HIDRÁULICA**

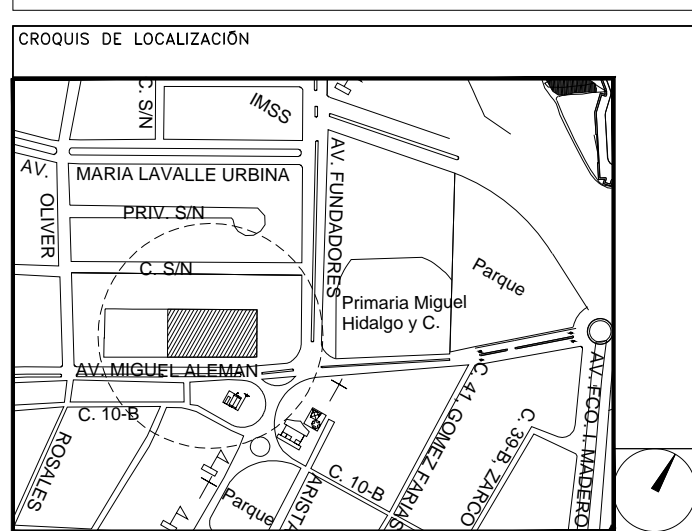

**INSTALACIÓN HIDRÁULICA -
PLANTA BAJA - CAMPECHE**

NUMERO DEL PLANO:
CA-E-PL-HI-001-00

FECHA: 09-09-10 ACOTACION: ESCALA: 1:125

UBICACION DEL ARCHIVO: MTS



NOTAS


LA UBICACION DE LA TOMA DOMICILIARIA SE TENDRA QUE CONFIRMAR DE ACUERDO A LA FACILIDAD.

TUBERIAS:
PARA ALIMENTADORES AGUA FRIA SERA DE COBRE (CU); SERAN DE LA MISMA MARCA Y MATERIAL QUE LA TUBERIA LAS CONEXIONES DE CU Y BRONCE, SE UNIRAN DE MANERA SOLDABLE Y ROSCABLE PARA ESE TIPO DE MATERIAL Y LOS DIAMETROS INDICADOS.

VALVULAS:
TODAS LAS VALVULAS QUE SE INSTALAN DEBERA SER TIPO COMPUERTA DE FABRICACION NACIONAL ROSCABLES DE BRONCE

PRUEBA HIDROSTATICA:
LA RED SE PROBARA LLENANDOLA CON AGUA Y MEDIANTE BOMBA DE PRUEBA SE PRESURIZARA LA LINEA HASTA OBTENER UNA LECTURA DE 7.5kg/CM2 (143lb/pul2), MANTENIENDO LA LINEA CARGADA POR UN PERIODO DE 24 HORAS, AL TERMINO DE LAS CUALES SE VERIFICARA LA LECTURA DE LOS MANOMETROS (2 COMO MINIMO), COLOCADOS EN LOS EXTREMOS DEL TRAMO O DE LA RED QUE PRUEBAN, EN CASO DE OBSERVAR UNA VARIACION EN LAS LECTURAS DE LOS MANOMETROS, SE PROCEDERA A LA REVISION DE LAS LINEAS Y SE DETERMINARAN LAS CAUSAS DE LA VARIACION EN LAS LECTURAS MANOMETRICAS, PROCEDIENDOSE A CORREGIR SOPORTERIA.

LA TUBERIA VERTICAL EN DOCTOS SE SUJETARA CON SOPORTERIA INTEGRADA POR MENSULA DE SOPORTE, UNICANAL CLEVIS Y ABRAZADERAS CLEVIS SC216 CON LA FINALIDAD DE EVITAR LA VIBRACION EN LA TUBERIA DE ALIMENTACION A LOS MUEBLES EN EL CASO DE LAS TUBERIAS EXPUESTAS A LA INTemperIE, ESTAS DEBERAN CUBIERTAS POR UNA CAPA DE PINTURA ESMALTE EN COLOR AZUL TURQUESA O AZUL CLARO.

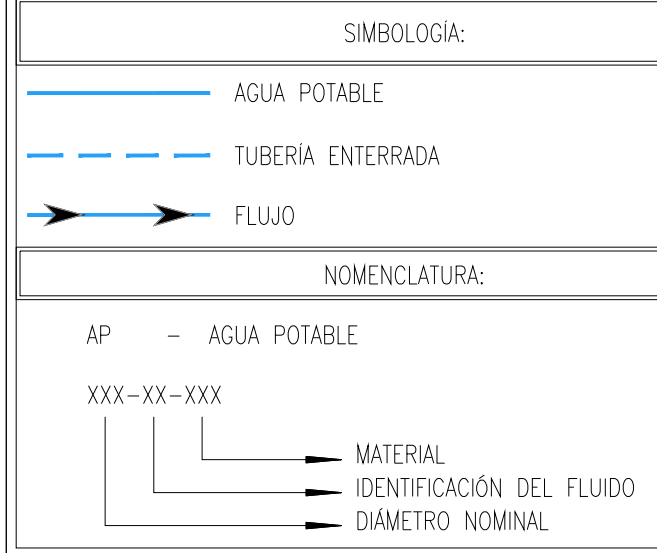

USO ESPECIFICO DEL PREDIO:

TIPO DE TRAMITE:

DATOS DEL PROPIETARIO

NOMBRE: No.:

CALLE:

COLONIA:

DELEGACION:

TELEFONO:

FIRMA:

DATOS DEL D.R.O

NOMBRE: xx

CEDULA PROFESIONAL: xx

DIRECCION: xx

DELEGACION: xx

TELEFONO: xx

FIRMA:

CALCULISTA MECANICO

NOMBRE: GERARDO MIGUEL JURADO DOMINGUEZ

CEDULA PROFESIONAL: 6148259

DIRECCION: Rio Amazonas 30, Piso 1, Col. Cuauhtémoc.

DELEGACION: Cuauhtémoc, Ciudad de México

TELEFONO MOVIL: (044) 55-39-28-20-91

FIRMA:

DATOS DEL D.R.O

NOMBRE: ..

CEDULA PROFESIONAL: ..

DIRECCION: ..

DELEGACION: ..

TELEFONO: ..

FIRMA:

DATOS GENERALES

DATOS DEL PREDIO

CLAVE CATASTRAL:

CONDOMINIO:

MEIDA DEL FRENTE:

DIRECCION:

CALLE:

ENTRE LA CALLE:

Y LA CALLE:

COLONIA:

DELEGACION:

TELEFONO: xx

FIRMA:

NORMATIVIDAD

CONCEPTO	NORMA	PROYECTO	OP.
ALTURA MAXIMA PERMITIDA			
COEFICIENTE DE OCUPACION DEL SUELO			
COEFICIENTE DE UTILIZACION DEL SUELO			
COEFICIENTE DE ABSORCION DEL SUELO			
PORCENTAJE DEL AREA LIBRE			
RESTRICCION AL FRENTE			
CAJONES DE ESTACIONAMIENTO			
RESTRICCIONES DIC. USO DE SUELO			

**RIVERO BORRELL - GUTIERREZ
ARQUITECTOS ingenor**

DATOS DE LA CONSTRUCCION

CONCEPTO	A. CONSTRUIDA	OSBA NUEVA	REGULARIZACION	LICENCIA ANTERIOR
SOTANO				
PLANTA BAJA				
1er NIVEL				
MEZZANINE				
2do. NIVEL				
3er NIVEL				
VOLADOS				
ESTACIONAMIENTO				
OTROS				
TOTAL DE M ²				
BARDEO ML				
ALINEAMIENTO ML				
DEMOLICION				

ESCALA:
1:125

COTAS:
METROS

CLAVE:
HI-01

Este plano sustituye a los anteriores

REVISION - 00 16 marzo 2018

SELO

SELO

