


**CENTRO DE ATENCIÓN CESI INFONAVIT  
CAMPECHE**

Lote 14-A, Av. Miguel Aleman, San Francisco de Campeche,  
Campeche

**PROYECTO EJECUTIVO  
INSTALACIÓN SANITARIA**

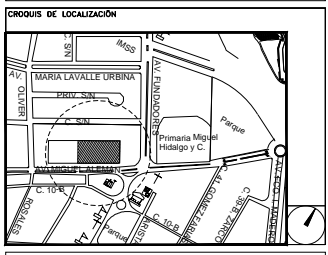

**DRENAJE SANITARIO  
DISTRIBUCIÓN / PLANTA BAJA**

NUMERO DEL PLANO:  
**CA-E-PL-HS-002-00 B**

FECHA: 00-00-00 AOTACION: MTS ESCALA: 1:25

UBICACION DEL ARCHIVO:



- NOTAS
- LA UBICACION DEL COLECTOR MARGINAL SE TENDRA QUE CONFIRMAR DE ACUERDO A LA FACTIBILIDAD.
  - TODAS LAS INSTALACIONES DE DRENAJE DE AGUAS NEGRAS, DEBERAN SOMETERSE A UNA PRUEBA HIDROSTATICA DE 10 m.c.a ( 1 kg/cm<sup>2</sup> ) DURANTE UN TIEMPO MINIMO DE 2 HORAS, ADEMÁS DE QUE DICHA PRUEBA SE REALIZARA POR SECCIONES Y ANTES DE TERMINARSE MUROS Y PISOS, PERO ASEGURANDO LA CORRECTA UNION DE TODAS LAS CONEXIONES DE ACUERDO A LA NORMA: NOM-001-CONAGUA-2009.
  - LAS PUNTAS DE LA TUBERIA INSTALADA DEBERAN SER TAPADAS PROVISIONALMENTE, PARA EVITAR LA ENTRADA DE BASURA.
  - ANTES DE COLOCAR LOS ELEMENTOS ESTRUCTURALES DE CONCRETO: MUROS, TRABES Y LOSAS, DEBERA DE PREVENIRSE LA PREPARACION PARA PASOS DE TUBERIA DEJANDO UNA CAMISA DE TUBERIA DE PVC, DE UN DIAMETRO MAYOR AL DIAMETRO DEL PROYECTO, DEBIENDOSE RESPETAR DIAMETROS, POSICION EN PLANTA Y ELEVACION.
  - CUALQUIER INTERFERENCIA QUE SE TENGA CON LA INSTALACION PROYECTADA, CON LAS OTRAS INSTALACIONES DEBERA DE RESOLVERSE CON LA COORDINACION Y APROBACION DE LA SUPERVISION PARA SU CORRECTA Y ADECUADA COLOCACION POR PARTE DEL CONTRATISTA.

**SIMBOLOGIA**

- ☐ CODO 90°
- ◊ CODO 45°
- ⊕ YEE REDUCCION
- ⊙ COLADERA
- DIRECCION DE FLUJO
- TUBERIA DE VENTILACION
- REGISTRO
- ☐ CODO 90° SALIDA LAT.
- ⊕ YEE SENCILLA
- ⊕ TAPON REGISTRO
- TUBERIA
- LINEA DE CENTRO
- ⊕ TAPA REGISTRO
- ⊕ POZO DE VISITA

**NOMENCLATURA**

- B.A.N. - BAJANTE DE AGUAS NEGRAS
  - T.R. - TAPON REGISTRO
  - ∅ - DIAMETRO
  - O - SUBE TUBERIA DE VENTILACION
  - T.V.A. - TUBERIA DE VENTILACION A AZOTEA
  - XXXX-XX-XXXX - DIAMETRO DE EN MILIMETROS.
  - - PENDIENTE EN MILESIMAS.
  - - LONGITUD EN METROS.
- EQUIVALENCIAS ( PENDIENTES )
- |    |        |
|----|--------|
| 5  | - 0.5% |
| 10 | - 1.0% |
| 20 | - 2.0% |

**USO ESPECIFICO DEL PREDIO:**

**TIPO DE TRAMITE:**

DATOS DEL PROPIETARIO		DATOS GENERALES	
<b>NOMBRE:</b> No. _____ <b>COLOA:</b> _____ <b>DELEGACION:</b> _____ <b>FIRMA:</b> _____		<b>DATOS DEL PREDIO</b>	
<b>DATOS DEL D.R.O</b>		<b>USO</b>	
<b>NOMBRE:</b> XX <b>CEDELA PROFESIONAL:</b> XX <b>DIRECCION:</b> XX <b>DELEGACION:</b> XX <b>TELEFONO:</b> XX <b>FIRMA:</b> _____		<b>CLAVE CATASTRAL:</b> COND. M. AREA: M2. MEDIDA DEL FRENTE: FONDO: m. DIRECCION: No OFICIAL: ENTRE LA CALLE Y LA CALLE: COLONIA: DELEGACION: DICTAMEN DE USO DE SUELO No. DE FOLIO: FECHA:	
<b>CALCULISTA MECANICO</b>		<b>NORMATIVIDAD</b>	
<b>NOMBRE:</b> GERARDO MIGUEL JURADO DOMINGUEZ <b>CEDELA PROFESIONAL:</b> 6148259 <b>DIRECCION:</b> Rio Amazonas 30, Piso 1, Col. Cuauhtémoc. <b>DELEGACION:</b> Cuauhtémoc, Ciudad de Mexico <b>TELEFONO MOVIL:</b> (044) 55 - 39 - 28 - 91 <b>FIRMA:</b> _____		<b>CONCEPTO</b>	
<b>DATOS DEL D.R.O</b>		ALTURA MAXIMA PERMITIDA _____ COEFICIENTE DE OCUPACION DEL SUELO _____ COEFICIENTE DE UTILIZACION DEL SUELO _____ COEFICIENTE DE ABSORCION DEL SUELO _____ PORCENTAJE DE AREA LIBRE _____ RESTRECCION AL FRENTE _____ CAJONES DE ESTACIONAMIENTO _____ RESTRECCIONES DIC. USO DE SUELO _____	
<b>NOMBRE:</b> _____ <b>CEDELA PROFESIONAL:</b> ... COL. <b>DIRECCION:</b> _____ <b>DELEGACION:</b> _____ <b>TELEFONO:</b> _____ <b>FIRMA:</b> _____		<b>RIVERO BORRELL - GUTIERREZ</b> <b>ARQUITECTOS ingenor</b>	


**RIVERO BORRELL - GUTIERREZ**  
**ARQUITECTOS ingenor**

DATOS DE LA CONSTRUCCION				
CONCEPTO	A. CONSTRUIDA	OBRAS NUEVAS	REGULARIZACION	LICENCIA ANTERIORES
PLANTA BAJA				
1er NIVEL				
MEZZANINE				
2do. NIVEL				
3er NIVEL				
VOLADOS				
ESTACIONAMIENTO				
OTROS				
TOTAL DE M <sup>2</sup>				
BARDEDO ML.				
ALINEAMIENTO ML.				
DEMOLICION				
ESCALA:	1:25			
COTAS:	METROS			
CLAVE:	HS-02			
	B			
	Este plano sustituye a los anteriores			
	REVISION - 00 16 marzo 2018			


PLANO APTO PARA CONSTRUCCION

**SELLO**


**SELLO**

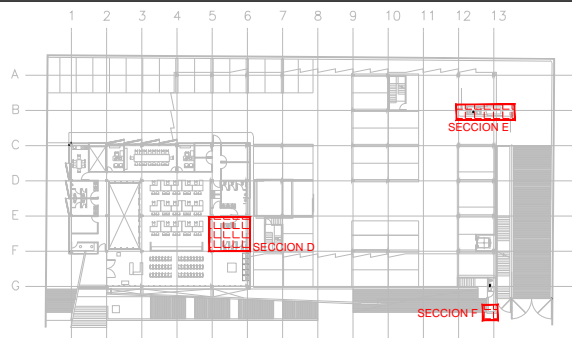


CROQUIS DE UBICACION  
PLANTA NIVEL ±0.00 / -1.80  
ESC: SE

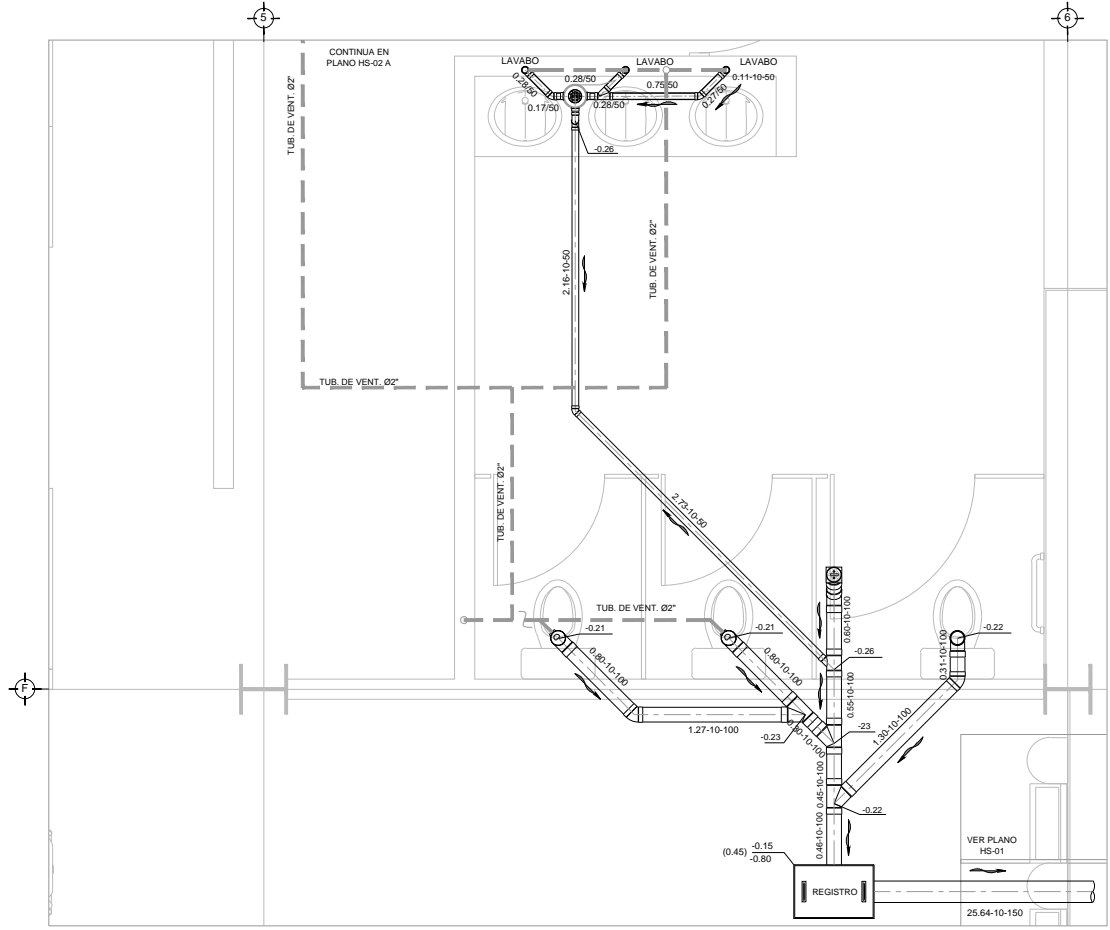

PLANTA - DISTRIBUCION -  
DRENAJE SANITARIO - SECCION D NIVEL ±0.00 / -1.80  
ESC: 1:25

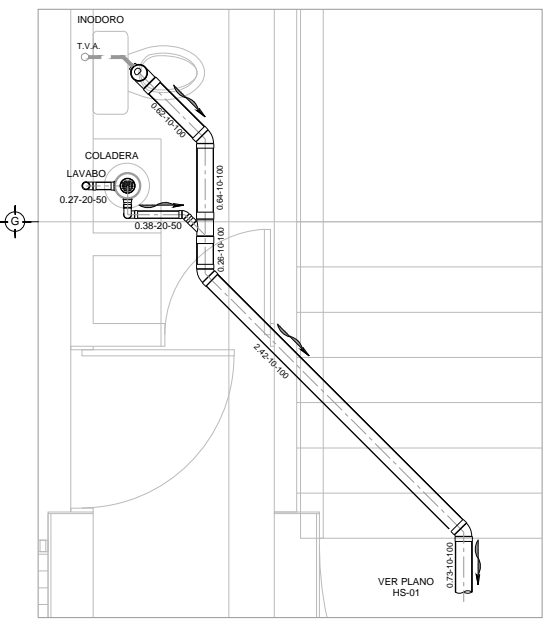

PLANTA - DISTRIBUCION -  
DRENAJE SANITARIO - SECCION F NIVEL ±0.00 / -1.80  
ESC: 1:25

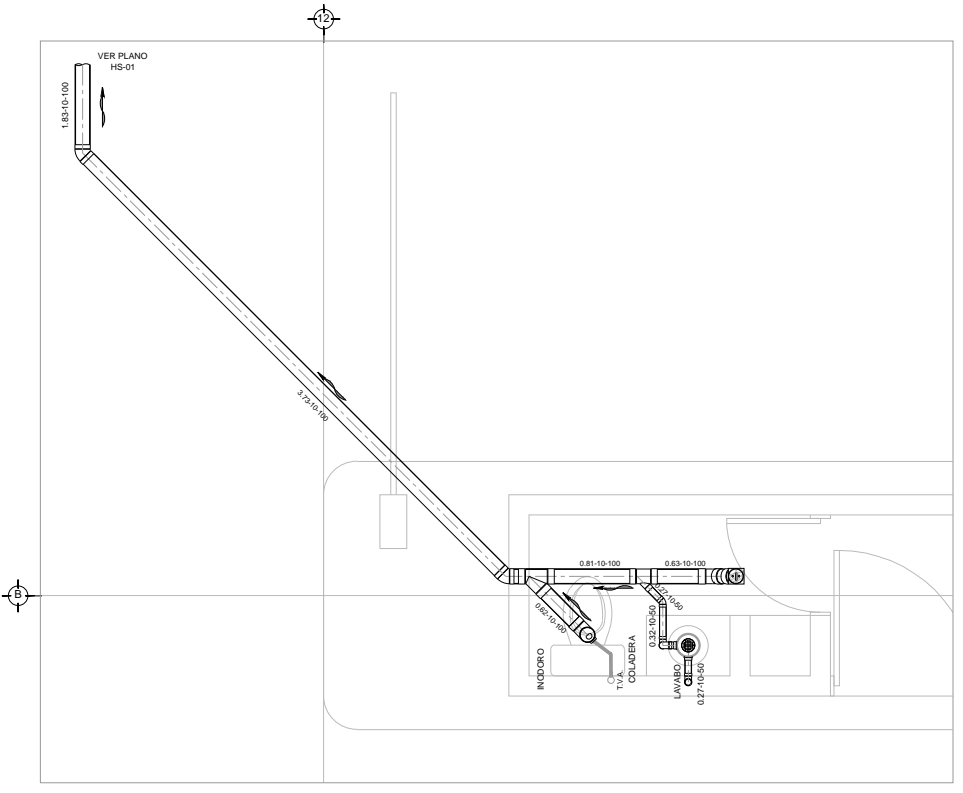

PLANTA - DISTRIBUCION -  
DRENAJE SANITARIO - SECCION E NIVEL ±0.00 / -1.80  
ESC: 1:25