

**CENTRO DE ATENCIÓN CESI INFONAVIT
CAMPECHE**
Lote 14-A, Av. Miguel Aleman, San Francisco de Campeche,
Campeche

**PROYECTO EJECUTIVO
INSTALACIÓN PCI**



**INSTALACION DE SISTEMA CONTRA INCENDIO -
EXTINTORES Y GABINETE**

NUMERO DEL PLANO:
CP-BO-PC-01

FECHA: 00-00-00 ACOTACION: MTS ESCALA: 1:125

UBICACION DEL ARCHIVO:



- NOTAS GENERALES**
- HIDRANTES:** SIEMPRE DE DESCARGA, LOS CUALES DEBEN ESTAR CONECTADOS A UN TERMINO ANGULAR A UN TERMINO DE BRONCE CON SU CHIFLON DE DESCARGA, ESTANDO CONTENIDOS ESTOS ELEMENTOS DENTRO DE UN GABINETE METALICO.
- GABINETE DE PROTECCION CONTRA INCENDIO:** CONJUNTO FORMADO POR EL GABINETE METALICO, LA VALVULA ANGULAR DE SECCIONAMIENTO, EL PORTAMANGUERA, LA MANGUERA CON SU CHIFLON Y UN EXTINTOR.
- MANGUERA:** LA MANGUERA DEBE SER DE MATERIAL 100% SINTETICO, CON UN ESPESOR INTERIOR DE "MICRONES" DE PRESION DE ACIDOS, ALCALIS, GASOLINA, HONGOS, ETC. TAMBIEN DEBERA SER APROPIADA PARA TRABAJOS CON EXPANSION LONGITUDINAL Y SECCIONAL MINIMA, EL DIAMETRO SERA DE 38 MM. Y UNA LONGITUD DE 30.00 MTS.
- CHIFLONES:** DEBE TENER UN CHIFLON TIPO NEBLA DE TRES PASOS DE 38 MM. SU DIAMETRO DEBE ESTAR CONSTRUCTO DE BRONCE Y PLASTICO, CON ROSCA HEMBRA EN LA ENTRADA.
- EXTINTOR:** SERA DEL TIPO ABC, CON CAPACIDAD DE 9 KG. DE POLVO QUIMICO.
- TOMA SIAMESA:** LA TOMA SIAMESA SERA DE LATON TOTALMENTE CROMADA CON DOS SALIDAS DE 1/2" ABREDA CON TUBO Y CADERA CON DE BOMBBEROS, CON PLACA DE INSCRIPCION Y CON LLAVE DE CUADRO DE 1/4" INMEDIATAMENTE SE COLOCARA UNA VALVULA DE NO RETROCESO TIPO CHECK.
- 1.- DIMENSIONES EN METROS.
 - 2.- ELEVACIONES EN METROS.
 - 3.- EL SISTEMA DE ROCIADORES CORRESPONDE AL NIVEL 1.
 - 4.- EL GABINETE DE LA ESTACION DE MANGUERA DEBERA ALQUILAR EL EXTINTOR ADICIONALE.
 - 5.- LA POSICION DE TODOS LOS ROCIADORES CORRESPONDENTES A ESTA AREA DEBERA UBICARSE DE ACUERDO A LA ESCALA DE REFERENCIA INDICADA.
 - 6.- LOS ROCIADORES CORRESPONDIENTES A ESTE PLANO SE UBICAN SOBRE PLAFON Y MURO.
- XXX - XX x XX
— ESPECIFICACION DE TUBERIA
Ø - DIAMETRO NOMINAL
- NOMENCLATURA:**
- FP - SISTEMA CONTRA INCENDIO
CPVC - TERMOPLASTICO (POLICLORURO DE VINILO CLORADO)
Ø - DIAMETRO
S - SPRINKLERS
SP - SPRINKLERS EN MURO
G - GABINETE

SIEMBOLOGIA

▲ EXTINTOR
▲ ESTACION DE MANGUERA CONTRA INCENDIO PARA ALQUILAR MANGUERA CON 30 M DE LONG. Y EXTINTOR EN GABINETE CON RESISTENCIA AL FUEGO EMPOTRADO EN PARED
- - - TOMA SIAMESA

NOMENCLATURA

E-# EXTINTOR ABC - # DE EXTINTOR
CO2-# EXTINTOR CO2 - # DE EXTINTOR
G-# GABINETE - # DE GABINETE
T-# TAMBO ARENERO - # DE TAMBO ARENERO

USO ESPECIFICO DEL PREDIO:
TIPO DE TRAMITE:

DATOS DEL PROPIETARIO		DATOS GENERALES	
NOMBRE:	No.:	DATOS DEL PREDIO	USO
CALLE:		CLAVE CATASTRAL:	AREA: M2.
COLONIA:		CONDOMINIO:	LOTE: m
DELEGACION:		MEDIDA DEL FRENTE:	FONDO: m
FIRMA:		DIRECCION:	No OFICIAL:
DATOS DEL D.R.O		CALLE:	
NOMBRE: XX		ENTRE LA CALLE:	
CEDULA PROFESIONAL: XX		Y LA CALLE:	
DIRECCION: XX		COLONIA:	
DELEGACION: XX		DELEGACION:	
TELEFONO: XX		DICTAMEN DE USO DE SUELO	
FIRMA:		No. DE FOLIO:	FECHA:
CALCULISTA MECANICO		NORMATIVIDAD	
NOMBRE: GERARDO MIGUEL JURADO DOMINGUEZ		CONCEPTO	
CEDULA PROFESIONAL: 6148259		ALTURA MAXIMA PERMITIDA	
DIRECCION: Rio Amazonas 30. Piso 1. Col. Cuauhtémoc.		COEFICIENTE DE OCUPACION DEL SUELO	
DELEGACION: Cuauhtémoc, Ciudad de Mexico		COEFICIENTE DE UTILIZACION DEL SUELO	
TELEFONO MOVIL: (044) 95-39-29-29-91		COEFICIENTE DE ABSORCION DEL SUELO	
FIRMA:		PORCENTAJE DEL AREA LIBRE	
DATOS DEL D.R.O		RESTRICCION AL FRENTE	
NOMBRE: ..		CAJONES DE ESTACIONAMIENTO	
CEDULA PROFESIONAL: ..		RESTRICCIONES DIC. USO DE SUELO	
DIRECCION: ..			
DELEGACION: ..			
TELEFONO: ..			
FIRMA:			

**RIVERO BORRELL - GUTIERREZ
ARQUITECTOS ingenor**

DATOS DE LA CONSTRUCCION

CONCEPTO	A. CONSTRUCCION	OBRA NUEVA	REGULARIZACION	LICENCIA ANTERIOR
SOTANO				
PLANTA BAJA				
1er NIVEL				
MEZZANINE				
2do NIVEL				
3er NIVEL				
VOLADOS				
ESTACIONAMIENTO				
OTROS				
TOTAL DE M ²				
BARDEO ML				
ALINEAMIENTO ML				
DEMOLICION				

SELO


ESCALA: 1:125

COTAS: METROS


CLAVE: BIPC-01

Este plano sustituye a los anteriores

REVISIÓN - 01 19 junio 2018

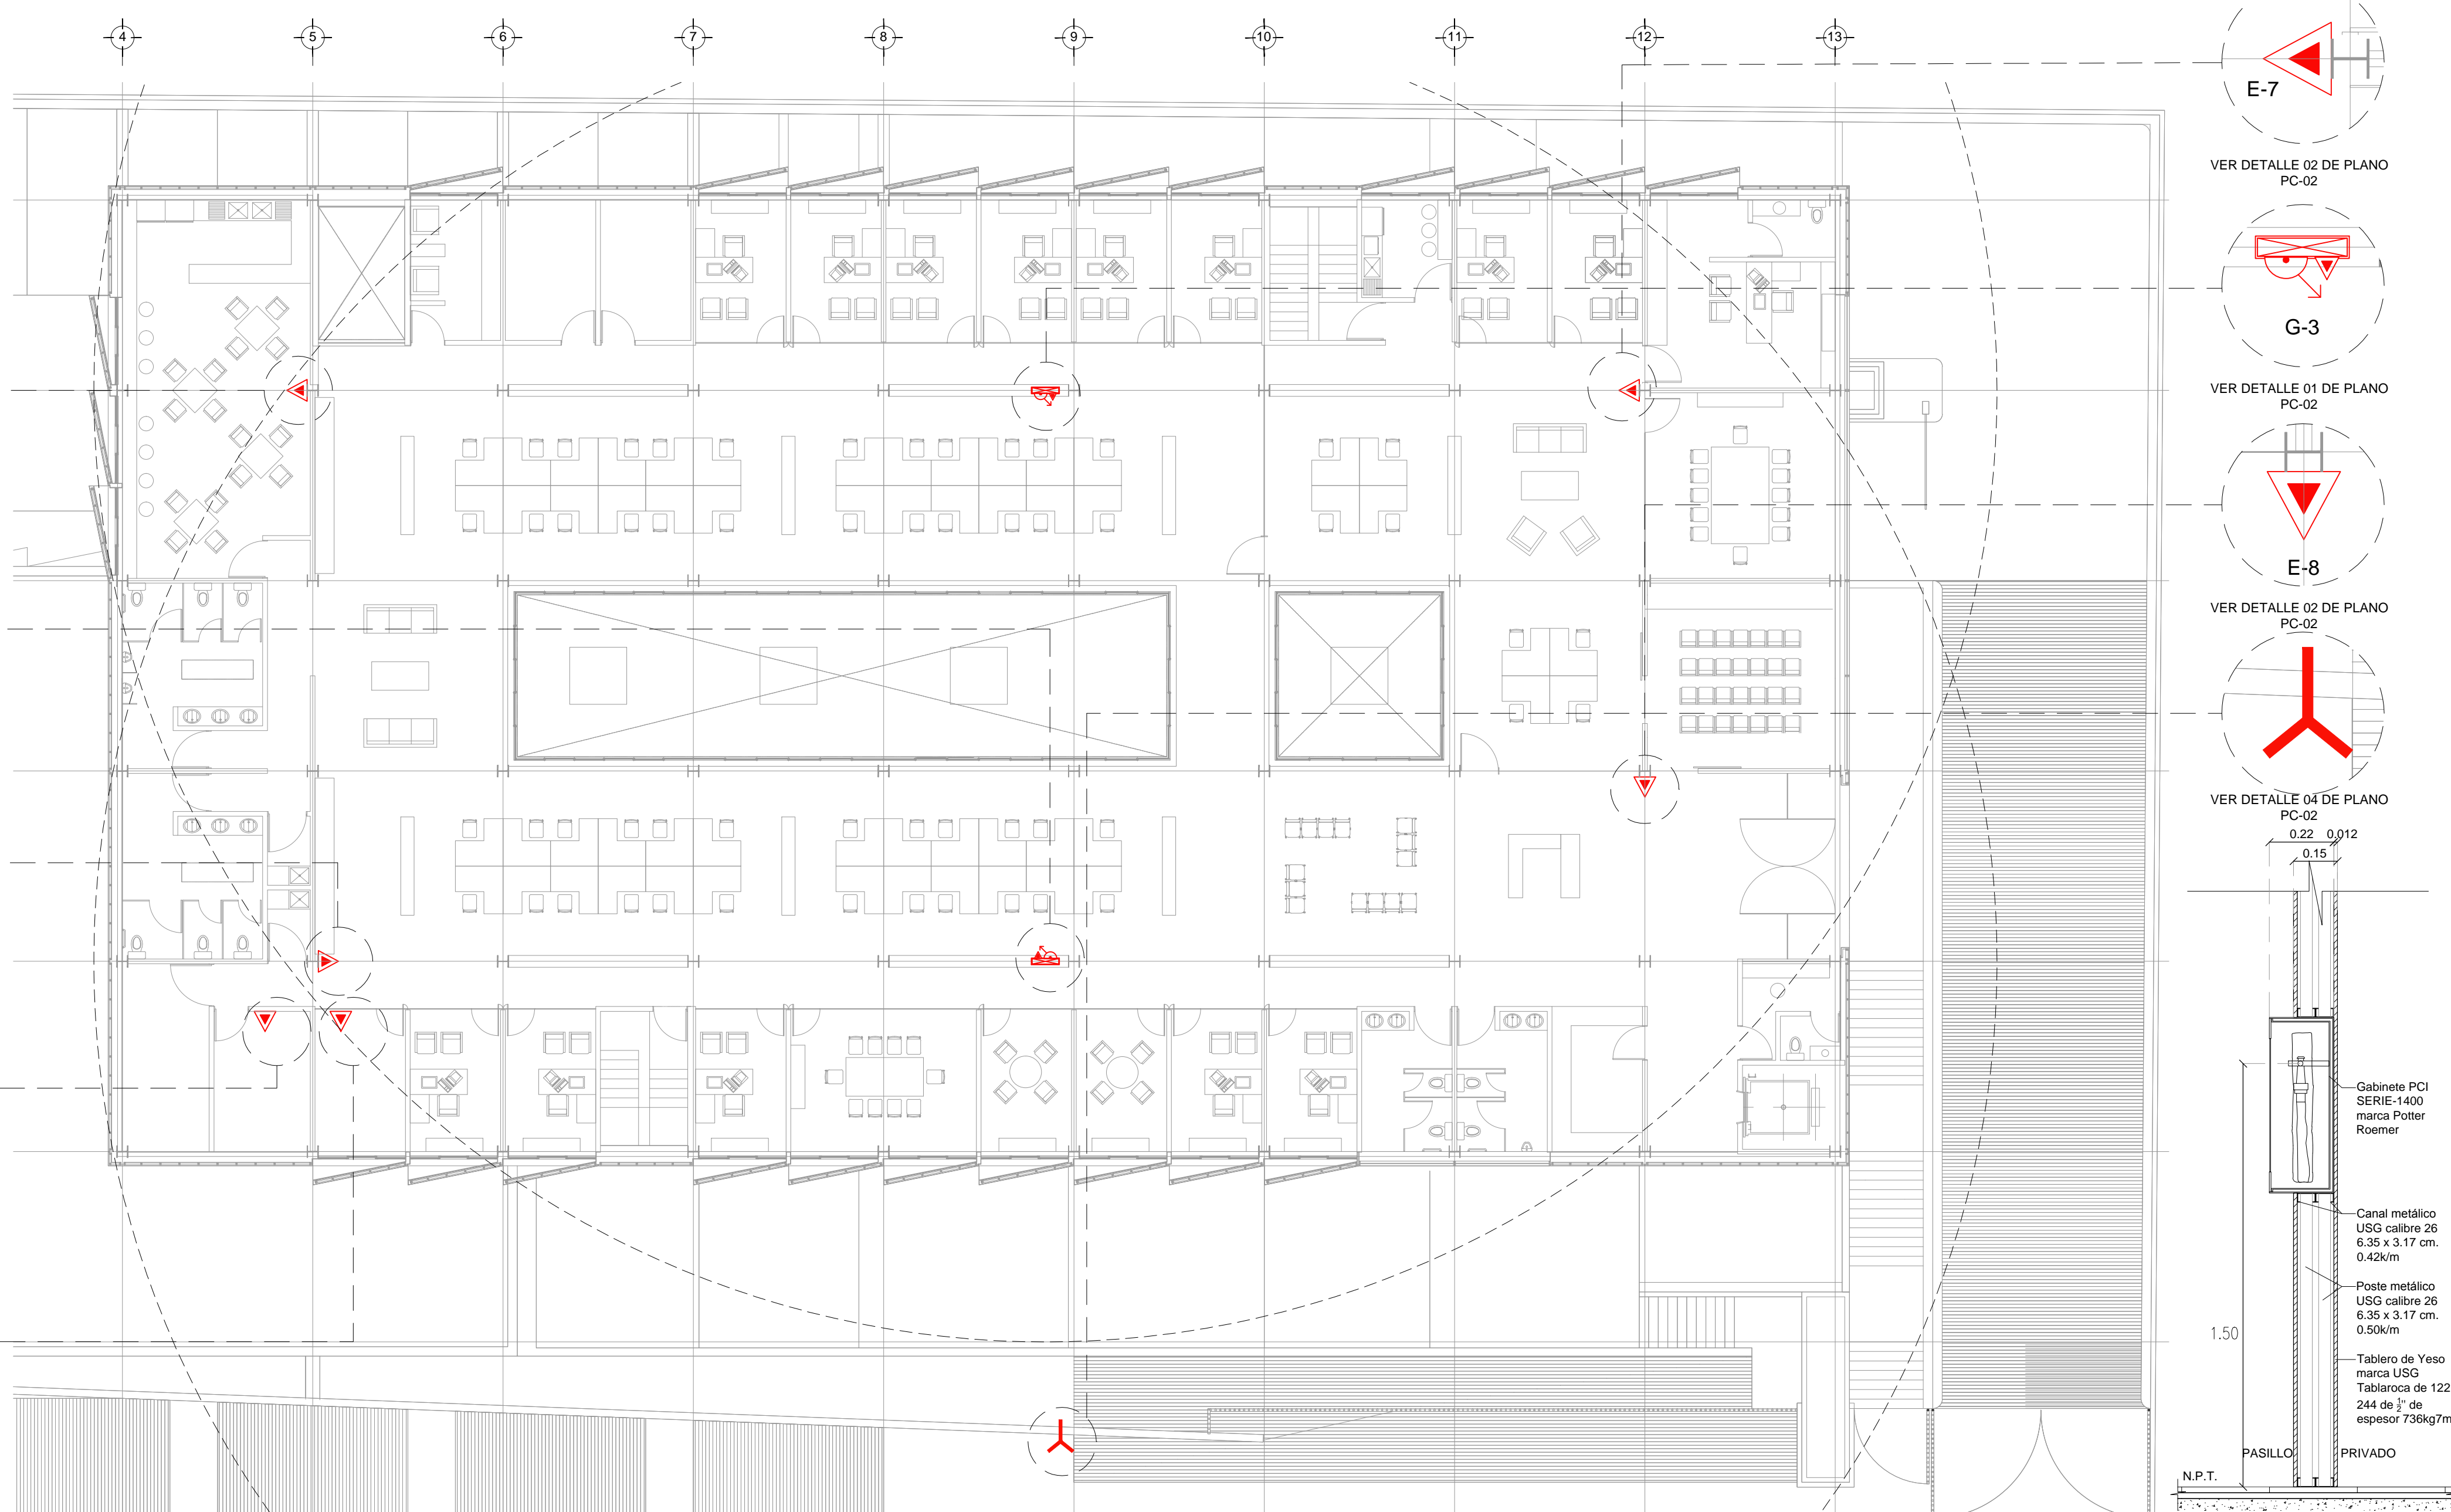

SISTEMA DE PROTECCION CONTRA INCENDIO - NIVEL +3.90 - PLANTA NIVEL 1
ESC.: 1:125

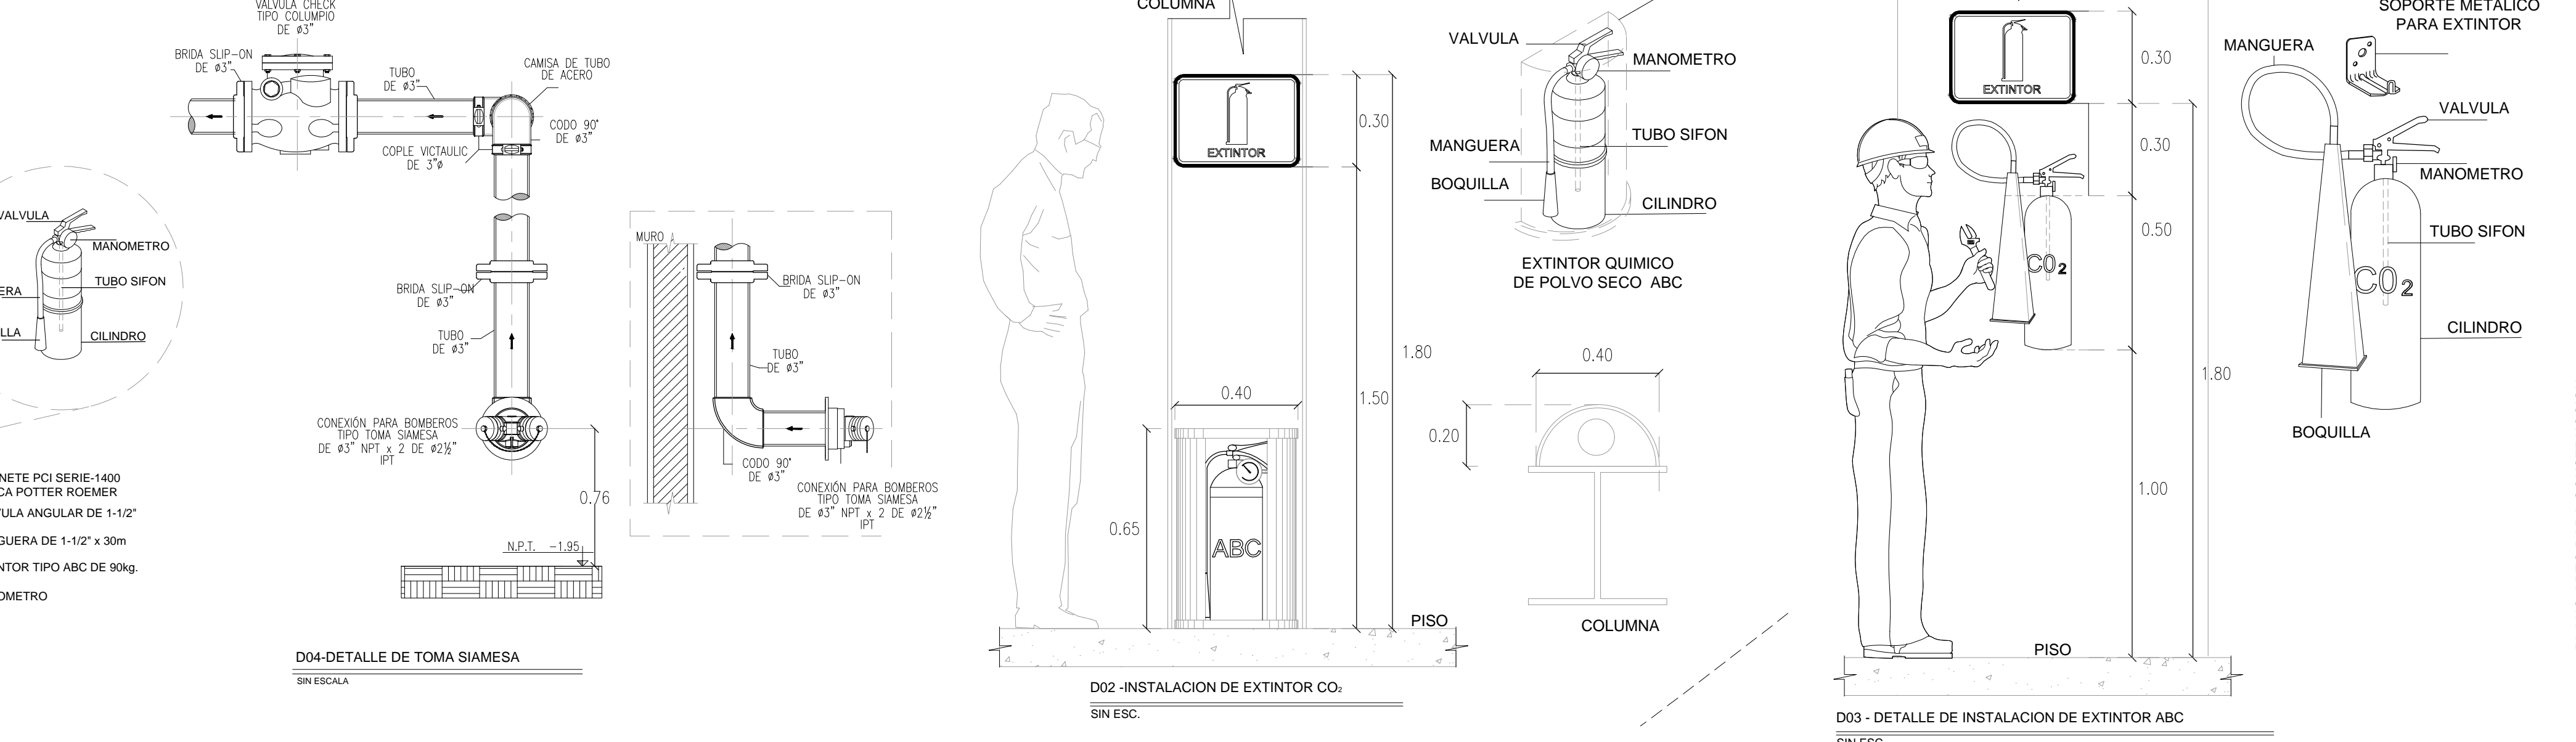

D01- DETALLE DE GABINETE SIN ESC.
D02- INSTALACION DE EXTINTOR CO2 SIN ESC.
D03- DETALLE DE INSTALACION DE EXTINTOR ABC SIN ESC.
D04- DETALLE DE TOMA SIAMESA SIN ESC.

PLANO APTO PARA CONSTRUCCION