


**CENTRO DE SERVICIO INFONAVIT / DEL**  
MÉRIDA

CALLE 39 CON LA EXTENSIÓN DE 32  
M-204 SECC. CATASTRAL 13 NUM. 512D MÉRIDA YUCATÁN

**PROYECTO EJECUTIVO**  
**INSTALACIÓN PCI**

NOTA:  
TRAYECTO MAS LARGO A LA RUTA DE  
EVACUACION SE RECORRE A 165.68  
SEGUNDOS A UNA VELOCIDAD DE 0.6  
M/S. VELOCIDAD CONSIDERADA PARA  
UNA MUJER CON NIÑO EN BRAZOS.

SEÑALAMIENTO DE ACUERDO A LA  
NORMA NOM-003-SECOB-2011

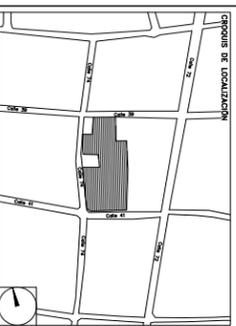

**SEÑALIZACION DE PROTECCION CONTRA  
INCENDIOS - PLANTA ALTA DELEGACION**

NUMERO DEL PLANO: ME-F-PL-PCI-009-40	HECHOS: 09-09-00	ACOTACIONES: MTS 1:200	ESCALA: 1:200
UBICACION DEL AREA:		NORTE	



**USO ESPECIFICO DEL PREDIO:**  
**TIPO DE TRAMITE:**

<b>DATOS DEL PROPIETARIO</b>	<b>DATOS DEL PREDIO</b>	<b>USO</b>
NOMBRE: No.:	CLAVE CATASTRAL:	HABITACIONAL <input type="checkbox"/>
CALLE: No.:	AREA: M <sup>2</sup> :	UNIFAMILIAR <input type="checkbox"/>
DELEGACION: No.:	HECHOS DEL PRESENTE: FONDO: M:	PUERBOS <input type="checkbox"/>
TELEFONO: No.:	DIRECCION: No. OFICIAL: M:	COMERCIAL <input type="checkbox"/>
<b>DATOS DEL D.R.O</b>	CALLE: No. OFICIAL: M:	SERVICIOS <input type="checkbox"/>
NOMBRE: xx	ENTRE LAS CALLES: No. DE FOLIO: M:	INDUSTRIAL <input type="checkbox"/>
GENERA PROFESIONAL: xx	<b>DICTAMEN DE USO DE SUELO</b>	
DIRECCION: xx	FECHA:	
TELEFONO: xx		
FRIMA: No. DE FOLIO:		
<b>CORRESPBLE. INGENIERIAS</b>	<b>NORMATIVIDAD</b>	
NOMBRE: xx	CONCEPTO	
GENERA PROFESIONAL: xx	ATENCION MAXIMA RESULTA	
TELEFONO: xx	CONFERENTE DE OCUPACION DEL SUELO	
FRIMA: No. DE FOLIO:	CONFERENTE DE ASORCION DEL SUELO	
<b>DATOS DEL D.R.O</b>	PERMISO DE CONSTRUCCION	
NOMBRE: ..	RESTRICCION AL PRESENTE	
GENERA PROFESIONAL: ..	RESTRICCION AL PRESENTE	
DIRECCION: ..	RESTRICCIONES D.C. USO DE SUELO	
TELEFONO: ..		
FRIMA: ..		

**RIVERO BORRELL - GUTIERREZ**  
**INGENOR**

**A R Q U I T E C T O S**

<b>DATOS DE LA CONSTRUCCION</b>		<b>SELO</b>
CONCEPTO	REGISTRACION	
SOTANO	REGISTRACION	<b>SELO</b>
PLANTA BAJA	REGISTRACION	
PLANTA PRIMERA	REGISTRACION	
PLANTA SEGUNDA	REGISTRACION	
PLANTA TERCERA	REGISTRACION	
PLANTA CUARTA	REGISTRACION	
PLANTA QUINTA	REGISTRACION	
PLANTA SEXTA	REGISTRACION	
PLANTA SEPTIMA	REGISTRACION	
PLANTA OCTAVA	REGISTRACION	


**SELO**

ESCALA: 1:200

COTAS: METROS

CLAVE: PC-09

REVISION - 00 2 marzo 2018

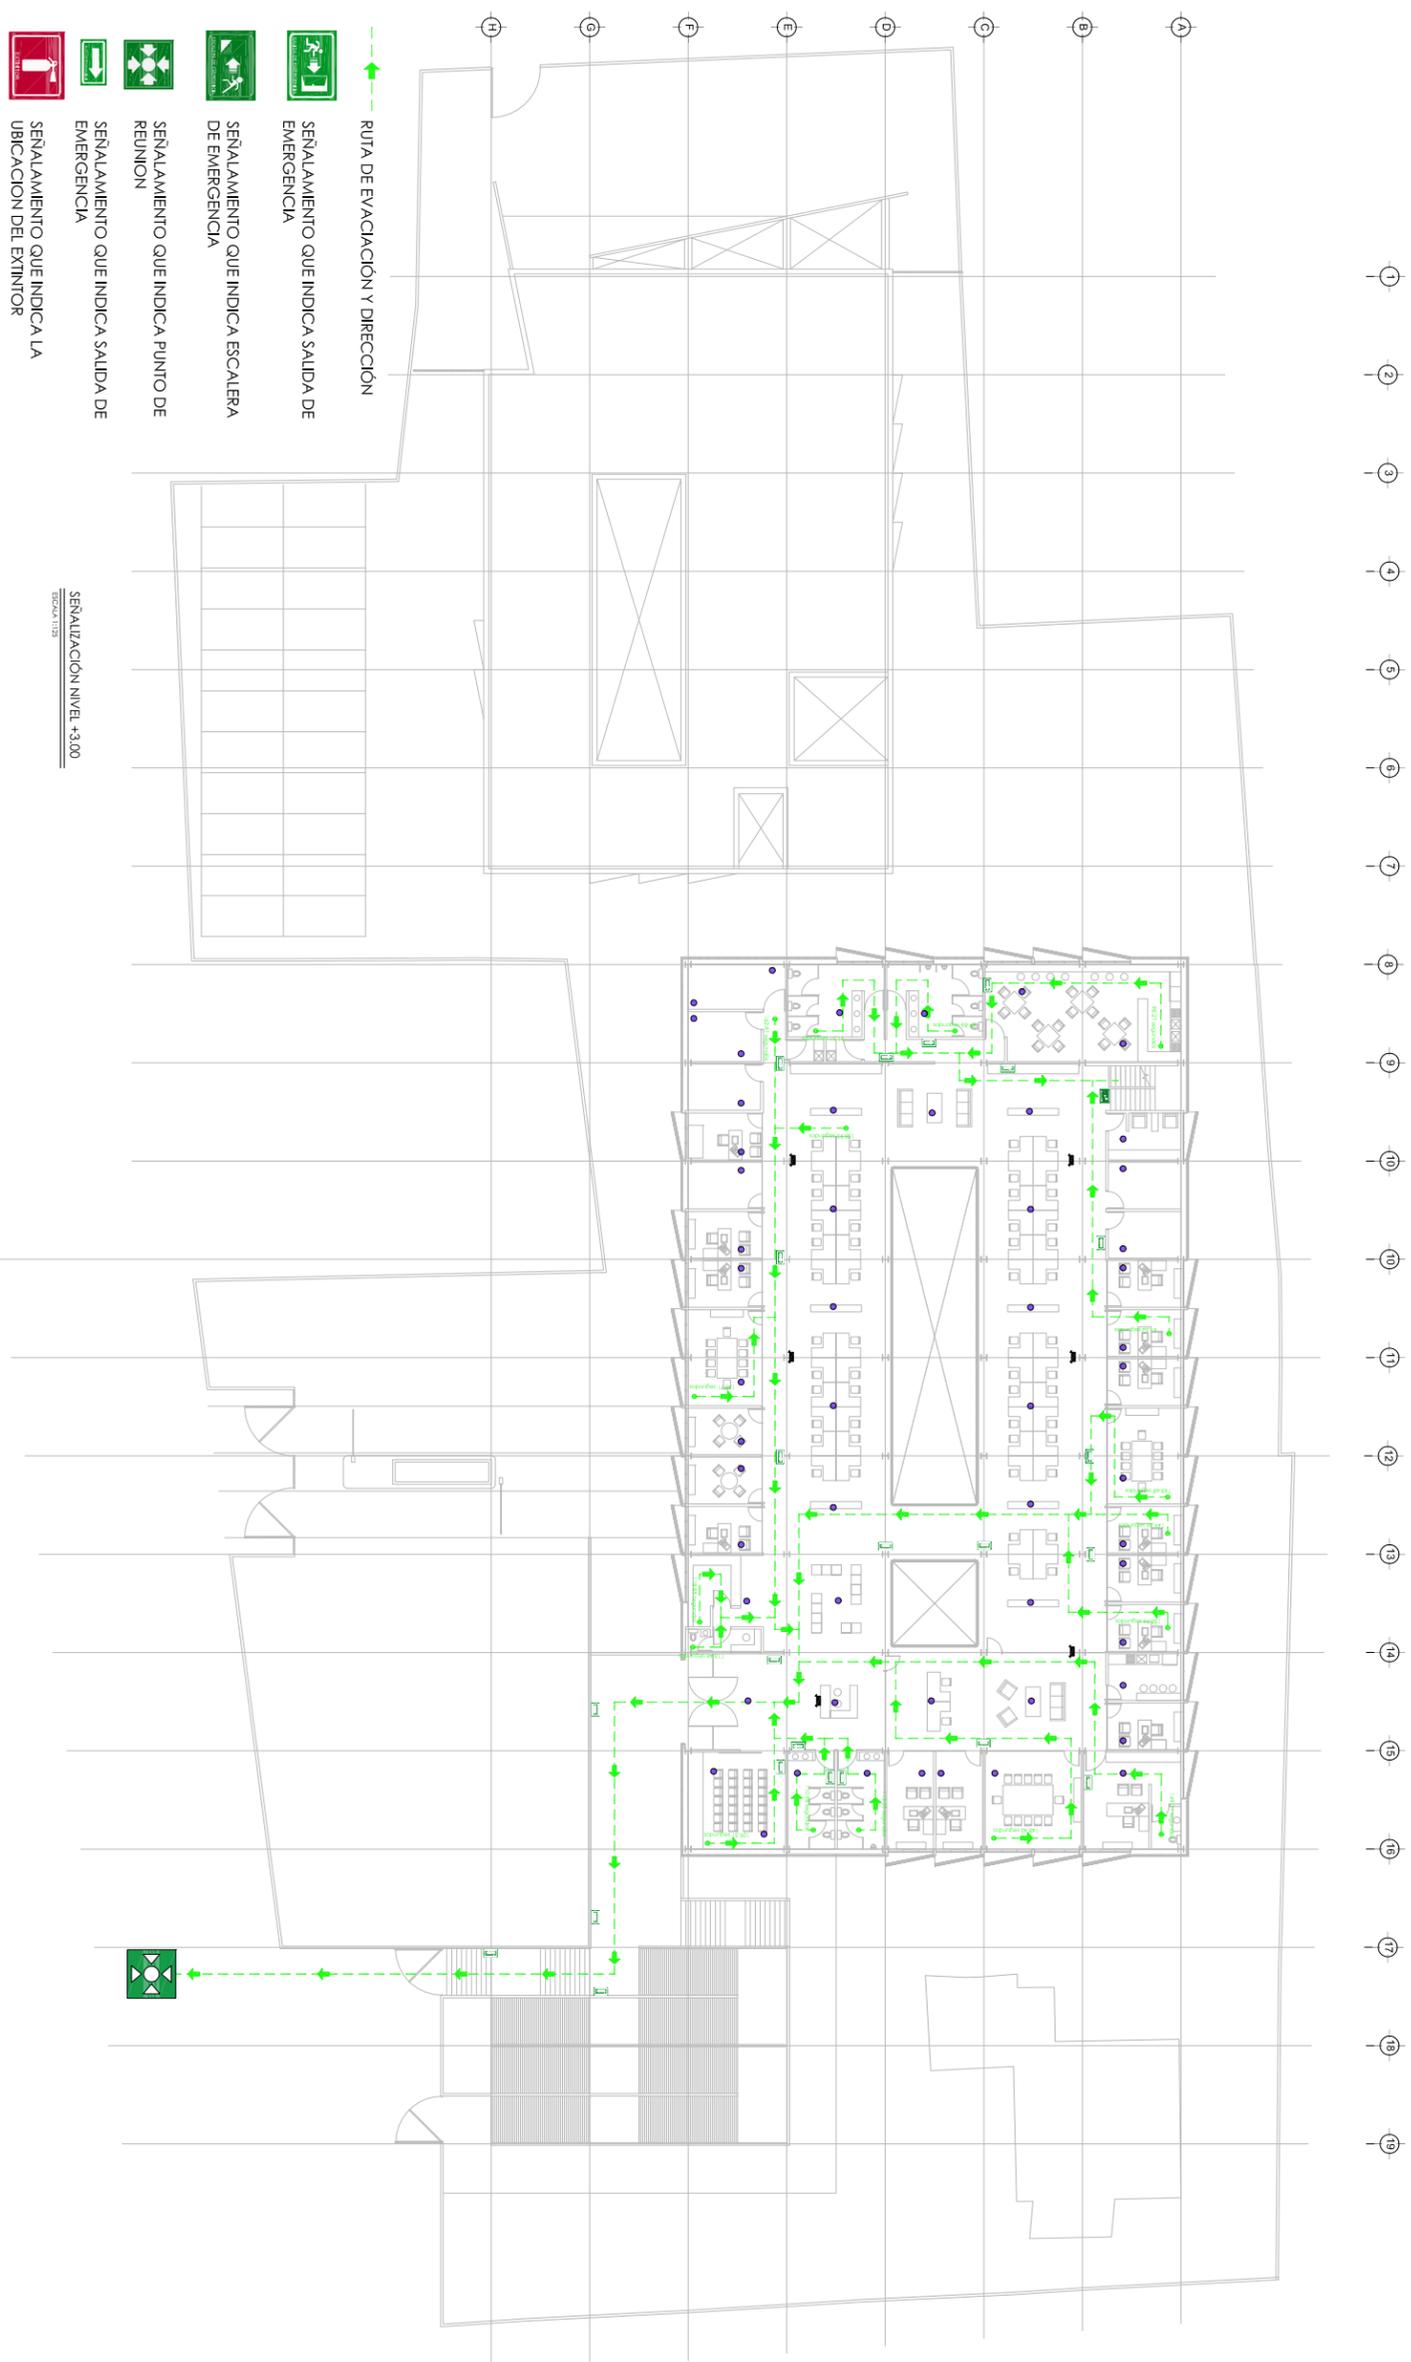

SEÑALIZACION NIVEL +3.00  
ESCALA 1:25

- RUTA DE EVACUACION Y DIRECCION
- SEÑALAMIENTO QUE INDICA SALIDA DE EMERGENCIA
- SEÑALAMIENTO QUE INDICA ESCALERA DE EMERGENCIA
- SEÑALAMIENTO QUE INDICA PUNTO DE REUNION
- SEÑALAMIENTO QUE INDICA SALIDA DE EMERGENCIA
- SEÑALAMIENTO QUE INDICA LA UBICACION DEL EXTINTOR
- SEÑALAMIENTO QUE INDICA LA UBICACION DEL HIDRANTE
- INDICA LA UBICACION DE BOTE CON ARENA
- DETECTOR DE HUMOS
- ALARMA AUDIBLE
- INDICA LONGITUD DE LA RUTA EN M. Y TIEMPO DE DESALOJO EN SEGUNDOS

PLANO APTO PARA CONSTRUCCION