


**CENTRO DE SERVICIO INFONAVIT
CESI / TORREÓN**

**LOTE 2, 3, 4 Y 5 FRACC. B-2 MANZANA 44-A, AV. JUÁREZ
FRACC. LAS TORRES MUNICIPIO DE TORREÓN, COAHUILA**

**PROYECTO EJECUTIVO
INSTALACIÓN PLUVIAL**

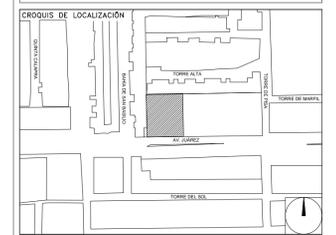

**DRENAJE PLUVIAL
PLANO LLAVE - PLANTA BAJA**

NUMERO DEL PLANO: TO-E-PL-HP-000-00 A

FECHA: 00-00-00 ACOTACION: MTS ESCALA: 1:125

UBICACION DEL ARCHIVO:



USO ESPECIFICO DEL PREDIO:


TIPO DE TRAMITE:

DATOS DEL PROPIETARIO		DATOS GENERALES	
NOMBRE: No.: CALLE: COLONIA: DELEGACION: TELEFONO: FIRMA:		DATOS DEL PREDIO CLAVE CATASTRAL: CONDOMINIO: AREA: M2. MEDIDA DEL FRENTE: LOTE: FONDO: m DIRECCION: CALLE: ENTRE LA CALLE: Y LA CALLE: COLONIA: DELEGACION: TELEFONO: XX FIRMA:	
DATOS DEL D.R.O NOMBRE: xx CEDULA PROFESIONAL: xx DIRECCION: xx DELEGACION: xx TELEFONO: xx FIRMA:		USO: HABITACIONAL <input type="checkbox"/> UNIFAMILIAR <input type="checkbox"/> PLURIFAMILIAR (CONDOMINIO) <input type="checkbox"/> COMERCIAL <input type="checkbox"/> SERVICIOS <input type="checkbox"/> INDUSTRIAL <input type="checkbox"/>	
CORRESPBLE. INGENIERIAS NOMBRE: xx CEDULA PROFESIONAL: xx DIRECCION: xx DELEGACION: xx TELEFONO: xx FIRMA:		NORMATIVIDAD CONCEPTO ALTURA MAXIMA PERMITIDA COEFICIENTE DE OCUPACION DEL SUELO COEFICIENTE DE UTILIZACION DEL SUELO COEFICIENTE DE ABSORCION DEL SUELO PORCENTAJE DEL AREA LIBRE RESTRICCION AL FRENTE CAJONES DE ESTACIONAMIENTO RESTRICCIONES DIC. USO DE SUELO	
DATOS DEL D.R.O NOMBRE: .. CEDULA PROFESIONAL: .. DIRECCION: .. DELEGACION: .. TELEFONO: .. FIRMA:		DICTAMEN DE USO DE SUELO No. DE FOLIO: FECHA:	

RIVERO BORRELL - GUTIERREZ
ARQUITECTOS ingenor

DATOS DE LA CONSTRUCCION		SELO
CONCEPTO	A. CONSTRUCCION OBRAS NUEVAS REGULARIZACION LICENCIA ANTERIOR	
SOTANO	NO LIC FECHA METROS	
PLANTA BAJA		
1er NIVEL		Este plano sustituye a los anteriores REVISIÓN - 00 23 febrero 2018
MEZZANINE		
2do. NIVEL		
3er NIVEL		
VOLADOS		
ESTACIONAMIENTO		
OTROS		
TOTAL DE M ²		
BARDEO ML		
ALINEAMIENTO ML		
DEMOLICION		
ESCALA:	1 : 125	
COTAS:	METROS	
CLAVE:	HP-00 A	

NUMERO DE PLANO
HP-01

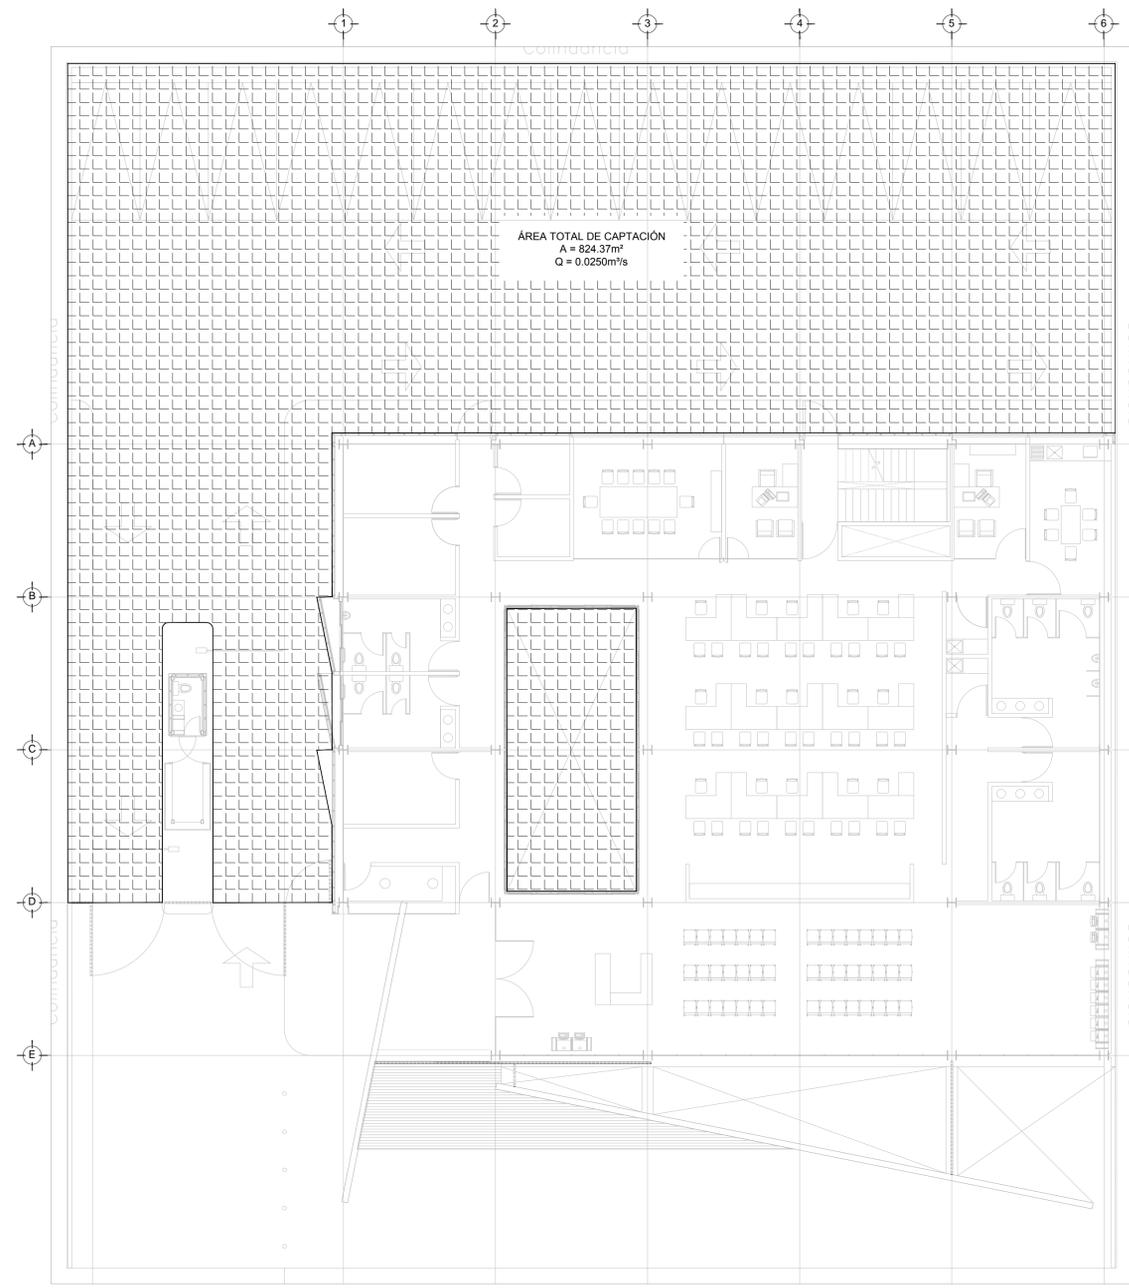

DRENAJE PLUVIAL - PLANO LLAVE
PLANTA BAJA - NIVEL 0.00
ESC. 1:125

PLANO APTO PARA CONSTRUCCION