


**CENTRO DE SERVICIO INFONAVIT
TULA
CARRETERA TULA-JOROBAS COLONIA EL LLANO
MUNICIPIO DE TULA. EDO. DE HIDALGO**

**PROYECTO EJECUTIVO
INSTALACIÓN ELÉCTRICA**

PLANOS: PLANO LLAVE ALIMENTADORES

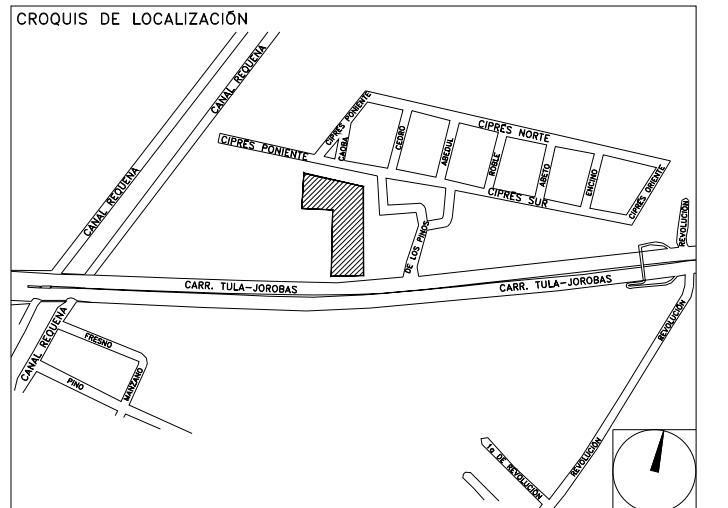

NUMERO DEL PLANO:
TU-E-PL-IE-00B-00

FECHA: 00-00-00 ACOTACION: MTS ESCALA: 1:250


UBICACION DEL ARCHIVO:



USO ESPECIFICO DEL PREDIO:

TIPO DE TRAMITE:

DATOS DEL PROPIETARIO		DATOS DEL PREDIO		USO
NOMBRE: No.: CALLE: COLONIA: DELEGACION: XX TELEFONO: XX FIRMA:		CLAVE CATASTRAL: CONDOMINIO: AREA: M2 MEDIDA DEL FRENTE: LOTE: FONDO: m DIRECCION: CALLE: No OFICIAL: ENTRE LA CALLE: Y LA CALLE: COLONIA: DELEGACION: XX DICTAMEN DE USO DE SUELO No. DE FOLIO: FECHA:		HABITACIONAL <input type="checkbox"/> UNIFAMILIAR <input type="checkbox"/> PLURIFAMILIAR (CONDOMINIO) <input type="checkbox"/> COMERCIAL <input type="checkbox"/> SERVICIOS <input type="checkbox"/> INDUSTRIAL <input type="checkbox"/>
DATOS DEL D.R.O		NORMATIVIDAD		
NOMBRE: XX CEDULA PROFESIONAL: XX DIRECCION: XX DELEGACION: XX TELEFONO: XX FIRMA:		CONCEPTO ALTURA MAXIMA PERMITIDA COEFICIENTE DE OCUPACION DEL SUELO COEFICIENTE DE UTILIZACION DEL SUELO COEFICIENTE DE ABSORCION DEL SUELO PORCENTAJE DE AREA LIBRE RESTRICCION AL FRENTE CAJONES DE ESTACIONAMIENTO RESTRICCIONES DIC. USO DE SUELO		
CORRESPBLE. INGENIERIAS				
NOMBRE: XX CEDULA PROFESIONAL: XX DIRECCION: XX DELEGACION: XX TELEFONO: XX FIRMA:				
DATOS DEL D.R.O				
NOMBRE: .. CEDULA PROFESIONAL: .. DIRECCION: .. DELEGACION: .. TELEFONO: .. FIRMA:				

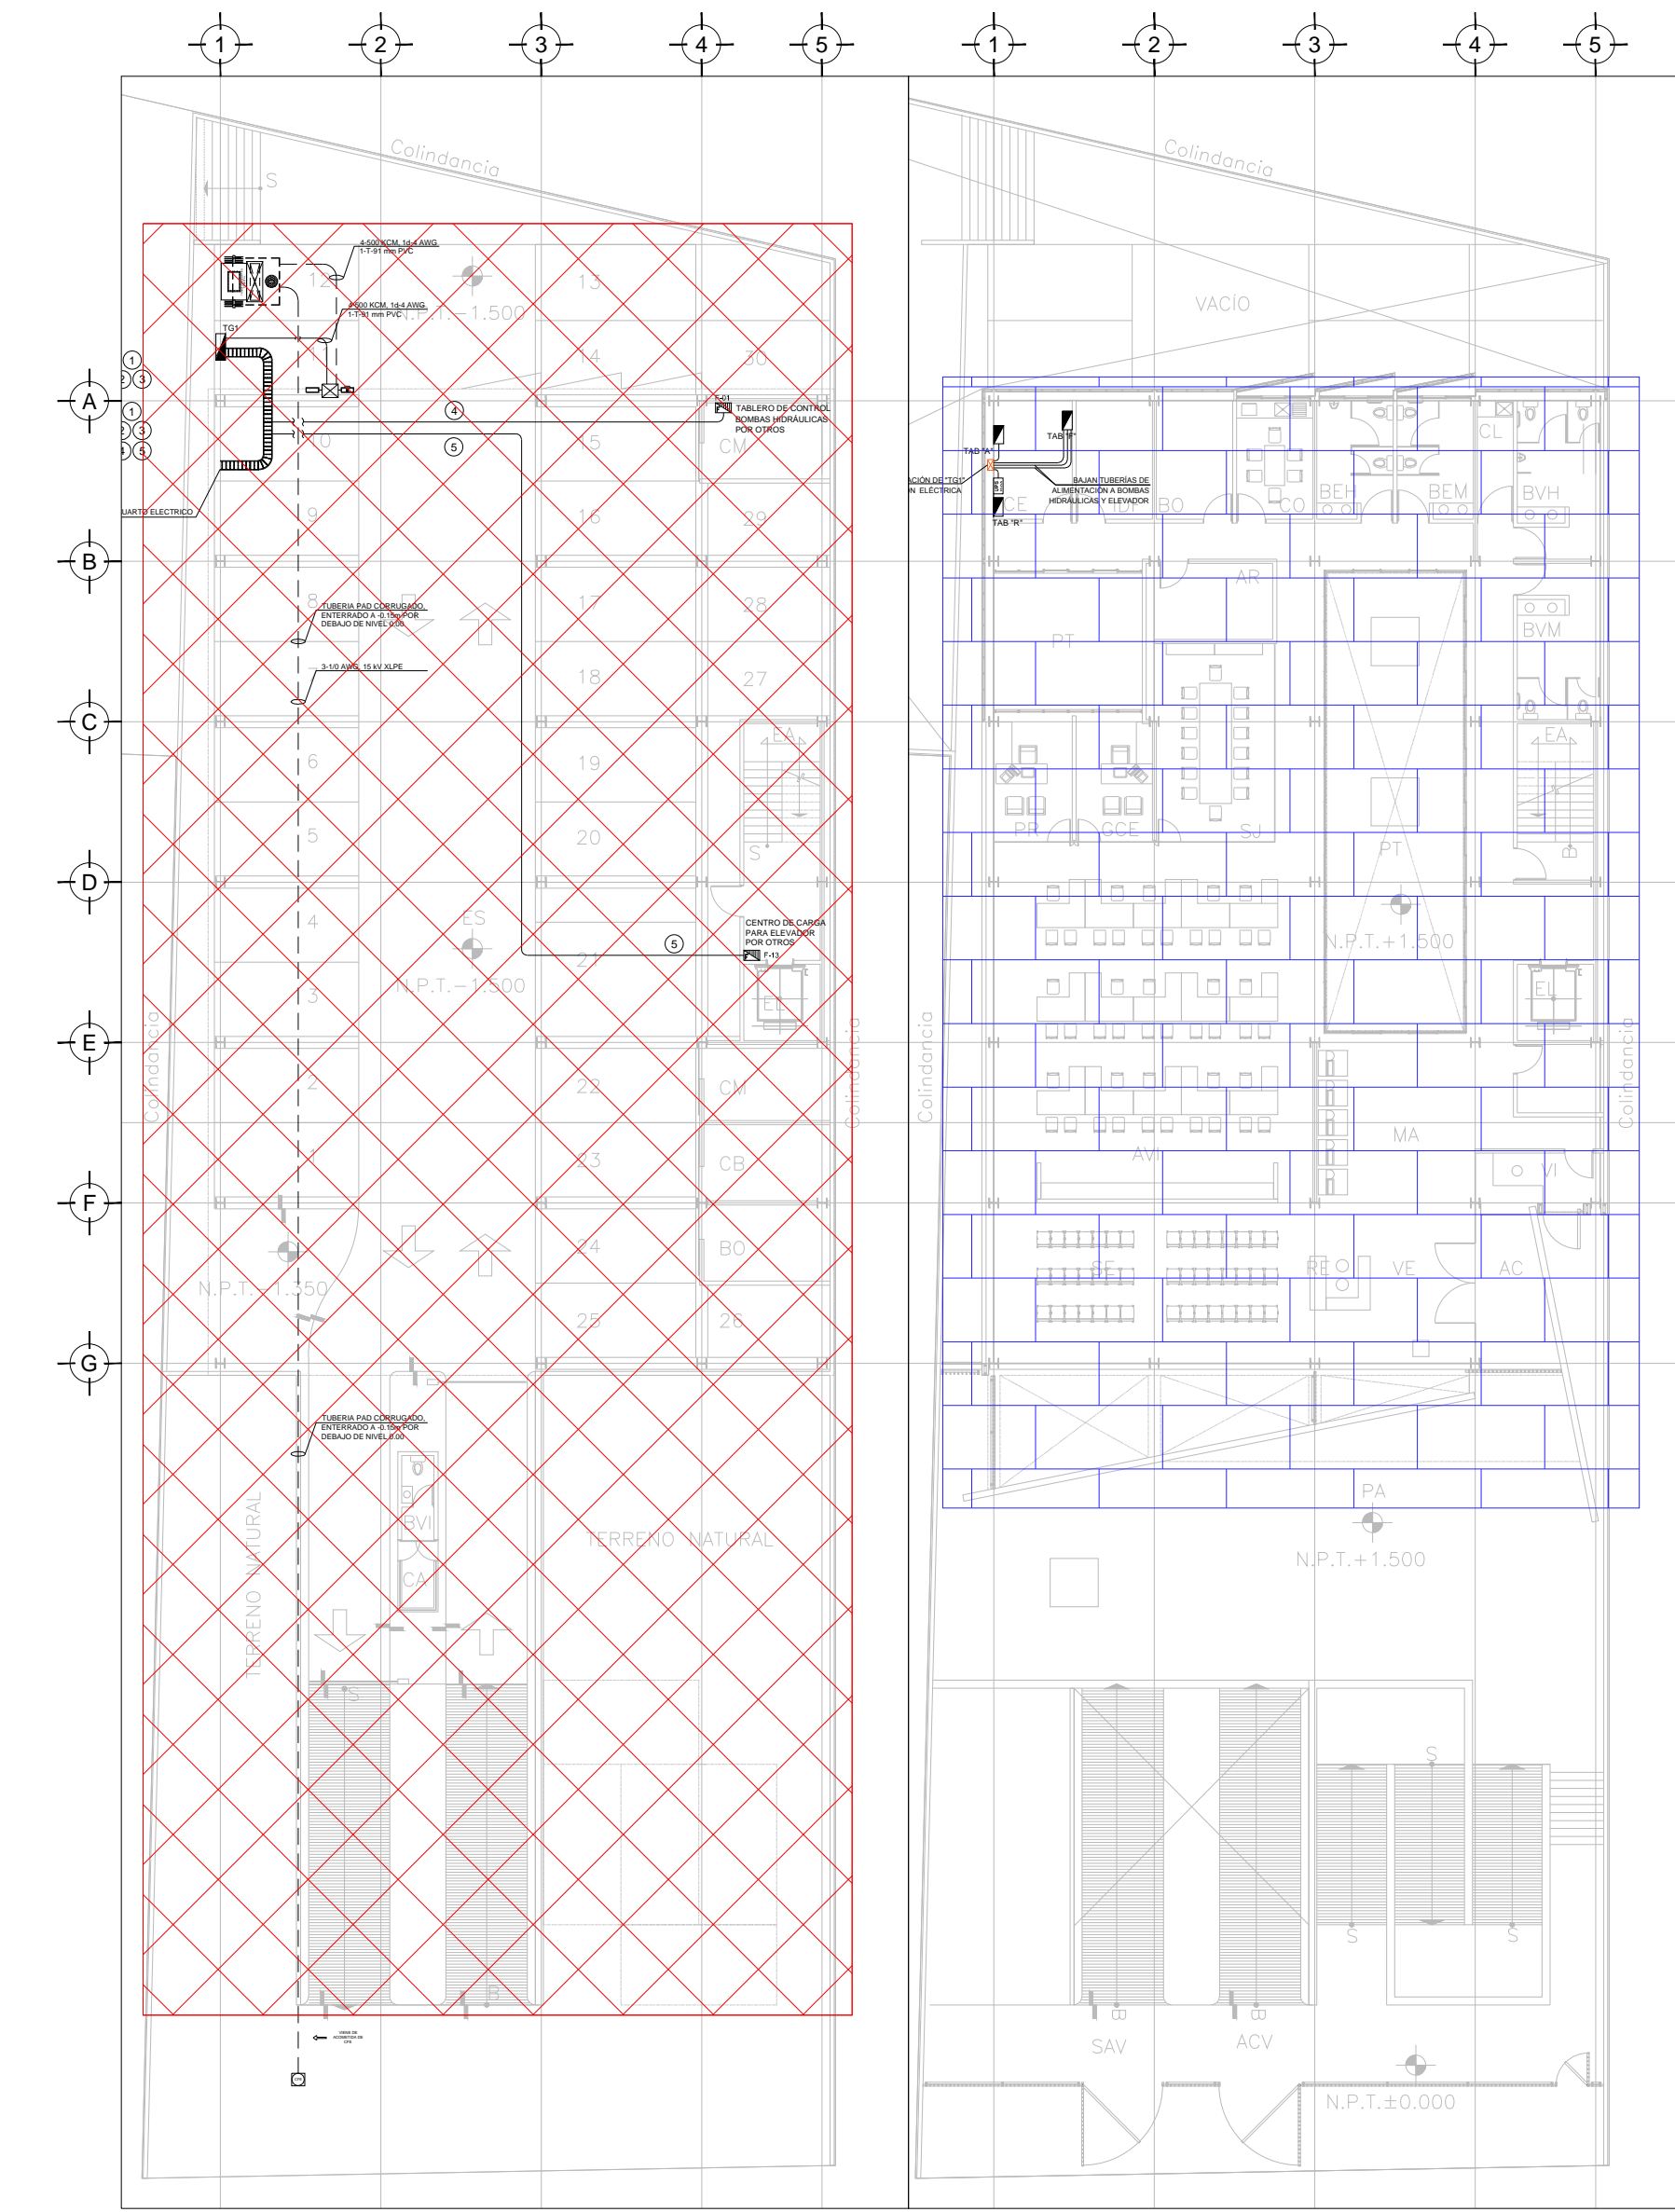

PLANO LLAVE N.P.T. -1.50mts.
ESC. 1:250

PLANO LLAVE N.P.T. +1.50mts.
ESC. 1:250

PLANO APTO PARA CONSTRUCCION

RIVERO BORRELL - GUTIERREZ
ARQUITECTOS

DATOS DE LA CONSTRUCCION			
CONCEPTO	A. CONSTRUCCION	OBRA NUEVA	REGULARIZACION
SOTANO			
PLANTA BAJA			
1er NIVEL			
MEZZANINE			
2do. NIVEL			
3er NIVEL			
VOLADOS			
ESTACIONAMIENTO			
OTROS			
TOTAL DE M ²			
BARDEO ML.			
ALINEAMIENTO ML.			
DEMOLICION			
ESCALA:	1:250		
COTAS:	METROS		
CLAVE:	IE-00B		

SELO

Este plano sustituye a los anteriores

REVISION - 00 28 febrero 2018