


INSTALACIÓN ELÉCTRICA (ILUMINACION EMERGENCIA CESI), N.P.T +1.50 mts  
ESC: 1:125

NOTAS:

- ESTE PROYECTO CUMPLE CON LO INDICADO EN LAS NORMAS: NOM-001-SEDE-2012.
- LA CONFIGURACIÓN DE LOS CIRCUITOS PARA BAJA TENSIÓN SERÁ LA INDICADA. EL ALIMENTADOR SERÁ CABLE DE COBRE CON AISLAMIENTO INDIVIDUAL TIPO THW-LS/THHW-LS, 75°C DE TEMPERATURA DE OPERACIÓN, 600V. MARCA CONDEX O VIKON
- LA CAIDA DE TENSIÓN MÁXIMA DE DISEÑO DE LOS CIRCUITOS ALIMENTADORES Y DERIVADOS HASTA LA SALIDA MÁS LEJANA, NO DEBE SER MAYOR DEL 5% COMO LO ESTABLECE LA NOM-001-SEDE-2012.
- TODO EL MATERIAL Y EL EQUIPO EMPLEADO DEBE SER CERTIFICADO POR UL Ó ANCE.
- VER MEMORIA DESCRIPTIVA Y DE CÁLCULO DE INSTALACIONES ELÉCTRICAS.
- PARA LOS EQUIPOS EXISTENTES SE DEBERÁ CONSIDERAR, LA LIMPIEZA, REUBICACIÓN SI ES NECESARIO, MANTENIMIENTO Y PUESTA A PUNTO POR PARTE DEL INSTALADOR.
- PARA EL SISTEMA DE TIERRAS SE USARÁ MALLA DE 40 AWG DESNUDO C.U. 0.8MM Y VARILLAS COOPERWELD DE 3M.
- CUMPLIENDO CON LO ESTABLECIDO EN EL DOCUMENTO "CUARTOS DE COMUNICACIONES IDF'S Y MDF'S INSTITUCIONALES", LOS CONDUCTORES DE ALIMENTADORES NEUTROS SE SOBREDIMENSIONARÁN CON UN FACTOR DE 1.73 VECES EL CALIBRE DE LAS FASES PARA LOS TABLEROS DE ENERGÍA REGULADA

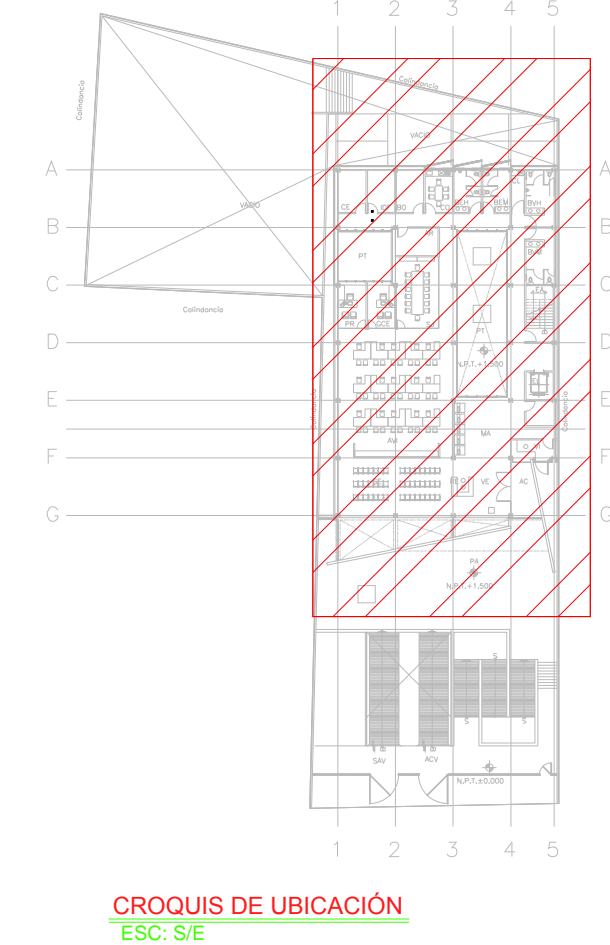

CROQUIS DE UBICACIÓN  
ESC: SE

SIMBOLOGIA ILUMINACIÓN	
L1	LUM. DE SOBREPONER EN ALUMINIO INYECTADO. CODIGO RE4024BBCD. 4.5 W. MCA. CONSTRULITA (MONTAJE SUSPENDIDO)
L2	LUM. DE SOBREPONER EN ALUMINIO INYECTADO. CODIGO RE4023BBCD. 9W. MCA. CONSTRULITA
L3	LUM. LED LINEAL INTERCONECTABLE DE SOBREPONER/SUSPENDER. MCA. MAGG, MOD. BL. 1800 S, COD. 5389-110. 15W, 127V, 1250lm.
L4	LUM. PARA EMPOTRAR O SUSPENDER EN ALUMINIO EXTRUIDO. 49W. CODIGO OF1098BBNA. MCA. CONSTRULITA.
L5	LUM. EN ALUMINIO 80 W ARBOTANTE. COD. OU6025FBC8. 6300lm 3000K IP65 MCA. CONSTRULITA.
L6	LUM. EMPOTRADO EN PISO, DE ACERO INOXIDABLE. MCA. MAGG, MOD. EP220-25 COD.L7340-918, 22W,127V, 1290lm
⊗	APAGADOR SENCILLO
⊗	APAGADOR DE TRES VIAS O ESCALERA
—	TUBERIA CONDUIT PARED DELGADA GALVANIZADA
- - -	TUBERIA CONDUIT PARED DELGADA GALVANIZADA EN PISO


CEDULA DE CABLEADO	
②	2x12 AWG + 12d, T-21mm
③	3x12 AWG + 12d, T-21mm
④	4x12 AWG + 12d, T-21mm
⑤	5x12 AWG + 12d, T-21mm
⑥	6x12 AWG + 12d, T-21mm
⑦	7x12 AWG + 12d, T-21mm
⑧	8x12 AWG + 12d, T-21mm
⑪	2x10 AWG + 12d, T-21mm
⑫	4x10 AWG + 12d, T-21mm
# # -XX	INDICA TABLERO INDICA CIRCUITO

**CENTRO DE SERVICIO INFONAVIT**  
**TULA**

**CARRERA TULA-JOROBAS COLONIA EL LLANO**  
**MUNICIPIO DE TULA. EDO. DE HIDALGO**

**PROYECTO EJECUTIVO**  
**INSTALACIÓN ELÉCTRICA**

PLANO:  
ILUMINACION EMERGENCIA PLANTA BAJA

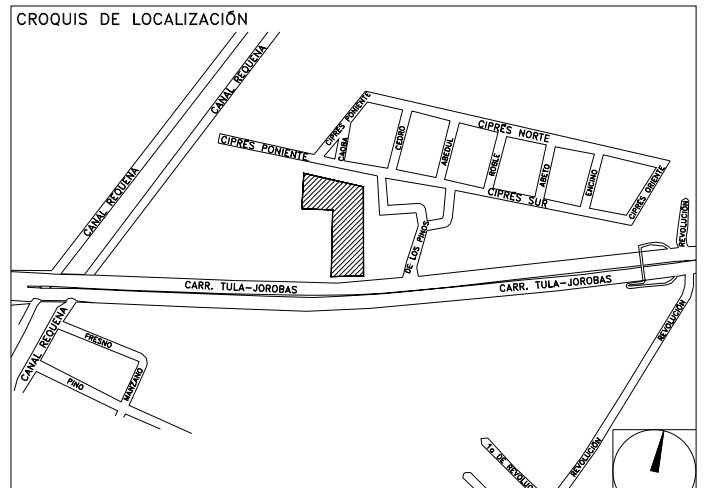

NUMERO DEL PLANO:  
**TU-E-PL-IE-15-01**

FECHA: 00-00-00  
ACOTACION: MTS  
ESCALA: 1:125

UBICACION DEL ARCHIVO:



**USO ESPECIFICO DEL PREDIO:**

**TIPO DE TRAMITE:**

**DATOS DEL PROPIETARIO**

**NOMBRE:** No.:  
**CALLE:**  
**COLONIA:**  
**DELEGACION:**  
**TELEFONO:**  
**FIRMA:**

**DATOS DEL D.R.O**  
**NOMBRE:** XX  
**CEDULA PROFESIONAL:** XX  
**DIRECCION:** XX  
**DELEGACION:** XX  
**TELEFONO:** XX  
**FIRMA:**

**CORRESPBLE. INGENIERIAS**

**NOMBRE:** XX  
**CEDULA PROFESIONAL:** XX  
**DIRECCION:** XX  
**DELEGACION:** XX  
**TELEFONO:** XX  
**FIRMA:**

**DATOS DEL D.R.O**

**NOMBRE:** ..  
**CEDULA PROFESIONAL:** .. COL.  
**DIRECCION:** ..  
**DELEGACION:** ..  
**TELEFONO:** ..  
**FIRMA:** ..

**DATOS GENERALES**

**DATOS DEL PREDIO**

**CLAVE CATASTRAL:** AREA: MZ. LOTE: M.  
**CONDominio:** MEDIDA DEL FRENTE: FONDO: m  
**DIRECCION:** No OFICIAL:  
**CALLE:** ENTRE LA CALLE: Y LA CALLE:  
**COLONIA:** DELEGACION:  
**TELEFONO:** XX

**DICTAMEN DE USO DE SUELO**  
No. DE FOLIO: FECHA:

**USO**

HABITACIONAL   
UNIFAMILIAR   
PLURIFAMILIAR (CONDominio)   
COMERCIAL   
SERVICIOS   
INDUSTRIAL

**NORMATIVIDAD**

CONCEPTO	NORMA	PROYECTO	DEF.
ALTURA MAXIMA PERMITIDA			
COEFICIENTE DE OCUPACION DEL SUELO			
COEFICIENTE DE UTILIZACION DEL SUELO			
COEFICIENTE DE ABSORCION DEL SUELO			
PORCENTAJE DE AREA LIBRE			
RESTRICCION AL FRENTE			
CAJONES DE ESTACIONAMIENTO			
RESTRICCIONES DIC. USO DE SUELO			

**RIVERO BORRELL - GUTIERREZ**  
**ARQUITECTOS ingenor**

**DATOS DE LA CONSTRUCCION**

CONCEPTO	A. CONSTRUCCION		OBRAS NUEVAS		REGULARIZACION		LICENCIA ANTERIOR	
	NO. LIC	FECHA	NO. LIC	FECHA	NO. LIC	FECHA	NO. LIC	FECHA
SOTANO								
PLANTA BAJA								
1er NIVEL								
MEZZANINE								
2do. NIVEL								
3er NIVEL								
VOLADOS								
ESTACIONAMIENTO								
OTROS								
TOTAL DE M <sup>2</sup>								
BARDEO ML.								
ALINEAMIENTO ML.								
DEMOLICION								

ESCALA:  
1:125

COTAS:  
METROS

CLAVE:  
IE-15

**SELLO**

Este plano sustituye a los anteriores  
**REVISIÓN - 00 28 febrero 2018**

**SELLO**

PLANO APTO PARA CONSTRUCCION