

**CENTRO DE SERVICIO INFONAVIT
TULA**

**CARRETERA TULA-JOROBAS COLONIA EL LLANO
MUNICIPIO DE TULA. EDO. DE HIDALGO**

**PROYECTO EJECUTIVO
INSTALACIÓN PCI**

NOTAS GENERALES


EXTINTOR:
SERA DEL TIPO ABC, CON CAPACIDAD DE 9 KG.
DE POLVO QUIMICO.

- 1.- DIMENSIONES EN METROS.
- 2.- ELEVACIONES EN METROS.

NOMENCLATURA:

E-# - EXTINTOR ABC - NUMERO DE EXTINTOR
CO2-# - EXTINTOR CO2 - NUMER DE EXTINTOR

PLANO: **DISTRIBUCION DE EXTINTORES
PLANTA BAJA - NIVEL +1.50**

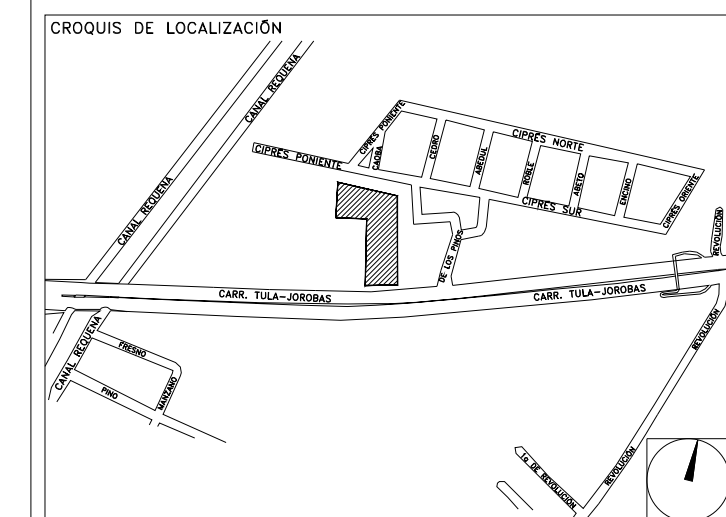

NUMERO DEL PLANO:
TU-E-PL-PCI-002-00

FECHA: 00-00-00
ACOTACION: MTS
ESCALA: 1:125

UBICACION DEL ARCHIVO:



**USO ESPECIFICO
DEL PREDIO:**

TIPO DE TRAMITE:

DATOS DEL PROPIETARIO

NOMBRE: No.:
CALLE:
COLONIA:
DELEGACION: XX
TELEFONO:
FIRMA:

DATOS DEL D.R.O

NOMBRE: XX
CEDULA PROFESIONAL: XX
DIRECCION: XX
DELEGACION: XX
TELEFONO: XX
FIRMA:

CORRESPBLE. INGENIERIAS

NOMBRE: XX
CEDULA PROFESIONAL: XX
DIRECCION: XX
DELEGACION: XX
TELEFONO: XX
FIRMA:

DATOS DEL D.R.O

NOMBRE: ..
CEDULA PROFESIONAL: ..
DIRECCION: ..
DELEGACION: ..
TELEFONO: ..
FIRMA:

DATOS GENERALES

DATOS DEL PREDIO		USO
CLAVE CATASTRAL:	AREA: M2.	HABITACIONAL <input type="checkbox"/>
CONDominio:	LOTE:	UNIFAMILIAR <input type="checkbox"/>
MEDIDA DEL FRENTE:	FONDO: m	PLURIFAMILIAR (CONDominio) <input type="checkbox"/>
DIRECCION:	No OFICIAL:	COMERCIAL <input type="checkbox"/>
CALLE:		SERVICIOS <input type="checkbox"/>
ENTRE LA CALLE:		INDUSTRIAL <input type="checkbox"/>
Y LA CALLE:		
COLONIA:		
DELEGACION:		
TELEFONO:		
FIRMA:		

NORMATIVIDAD			
CONCEPTO	NORMA	PROYECTO	OP.
ALTURA MAXIMA PERMITIDA			
COEFICIENTE DE OCUPACION DEL SUELO			
COEFICIENTE DE UTILIZACION DEL SUELO			
COEFICIENTE DE ABSORCION DEL SUELO			
PORCENTAJE DE AREA LIBRE			
RESTRICCION AL FRENTE			
CAJONES DE ESTACIONAMIENTO			
RESTRICCIONES DIC. USO DE SUELO			

RIVERO BORRELL - GUTIERREZ
ARQUITECTOS

DATOS DE LA CONSTRUCCION

CONCEPTO	A. CONSTRUCCION		OBRAS NUEVAS		REGULARIZACION		LICENCIA ANTERIOR	
	NO. LIC.	FECHA	NO. LIC.	FECHA	NO. LIC.	FECHA	NO. LIC.	FECHA
SOTANO								
PLANTA BAJA								
1er NIVEL								
MEZZANINE								
2do. NIVEL								
3er NIVEL								
VOLADOS								
ESTACIONAMIENTO								
OTROS								
TOTAL DE M ²								
BARDEO ML.								
ALINEAMIENTO ML.								
DEMOLICION								

ESCALA: 1:125


COTAS: METROS

CLAVE: PC-02


Este plano sustituye a los anteriores
REVISION - 00 28 febrero 2018

SELLO

SELLO

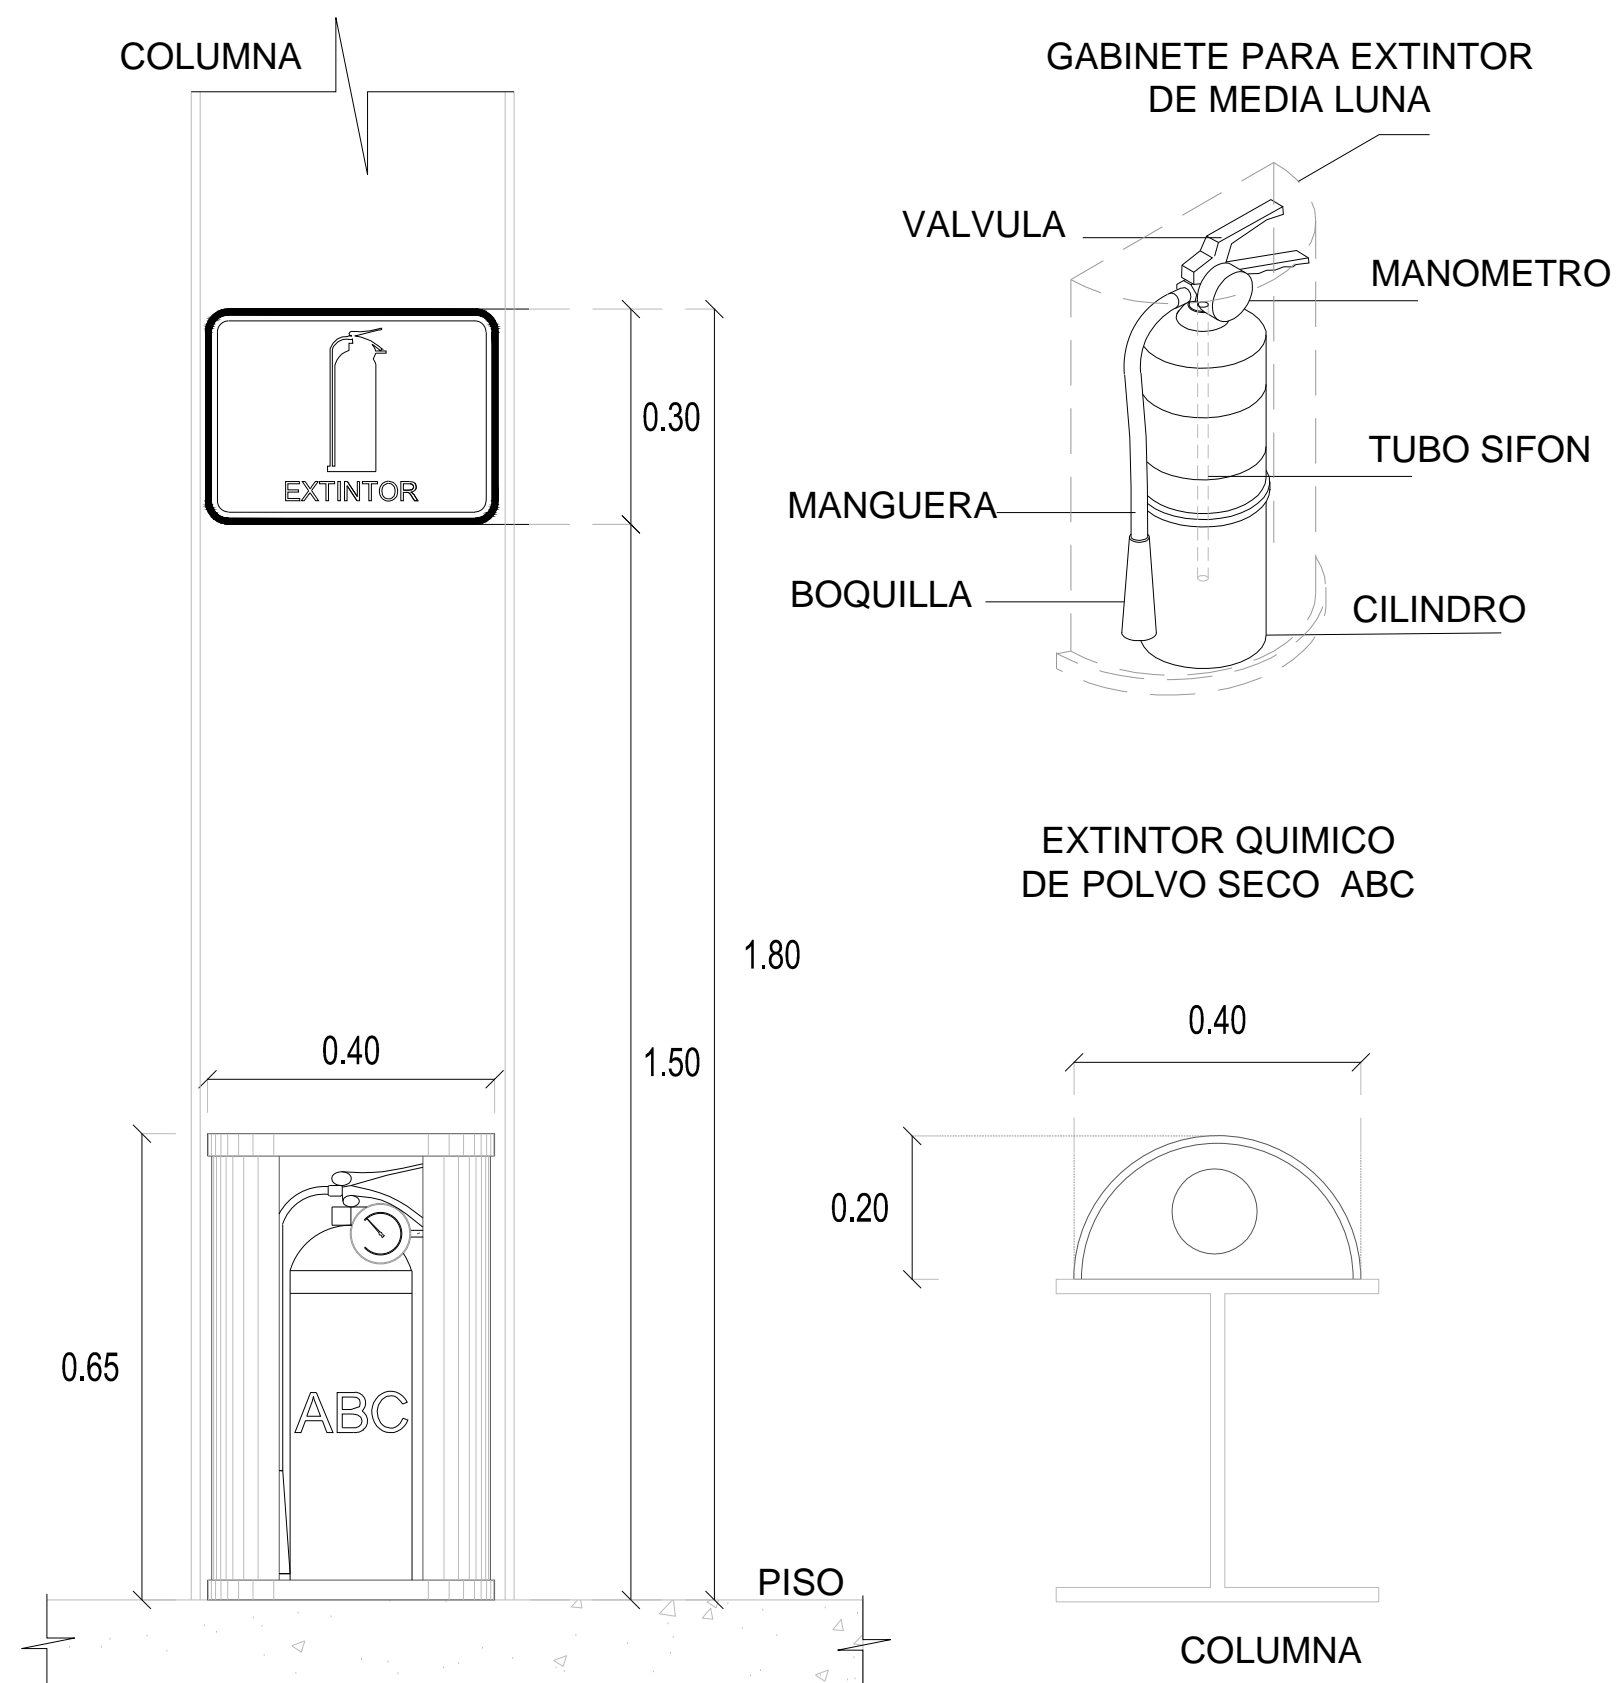

D01-DETALLE GENERAL DE INSTALACION DE EXTINTOR TIPO ABC
SIN ESCALA

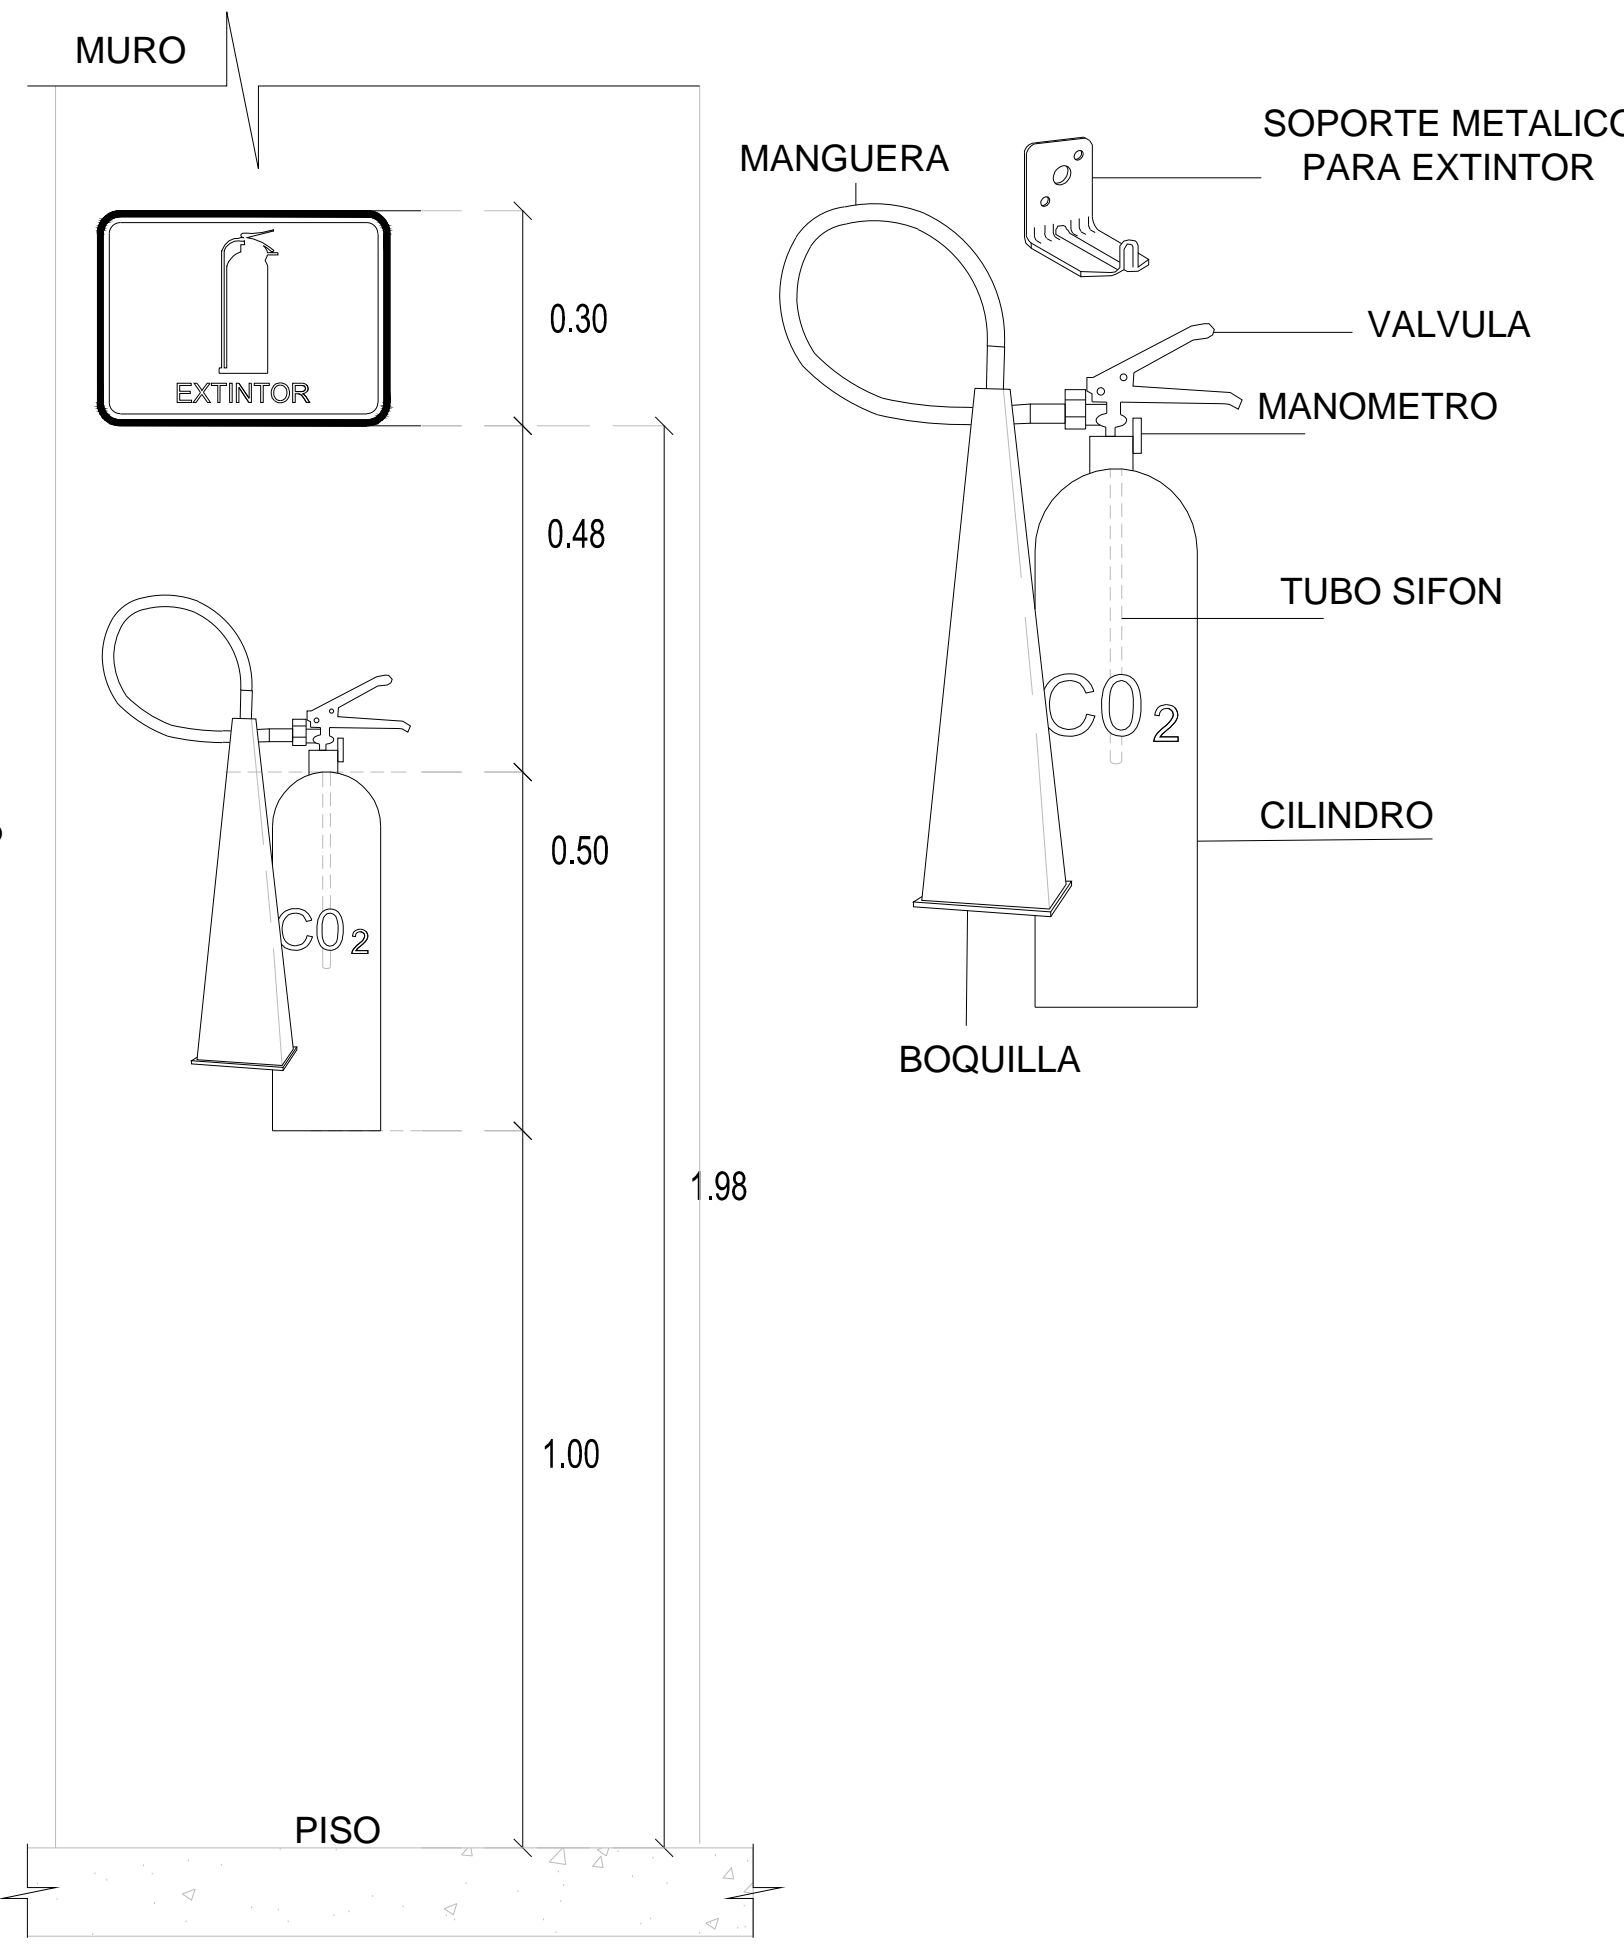

D02-DETALLE GENERAL DE INSTALACION DE EXTINTOR TIPO CO2
SIN ESCALA

SIMBOLOGIA	
	EXTINTOR
NOMENCLATURA	
E-#	EXTINTOR ABC - # DE EXTINTOR
CO2-#	EXTINTOR CO2 - # DE EXTINTOR

PLANTA NIVEL +1.50
DISTRIBUCION DE EXTINTORES
ESCALA 1:125

PLANO APTO PARA CONSTRUCCION